

COMUNE DI ARZACHENA

Provincia di SASSARI

PROGETTO PER LA RIDISTRIBUZIONE INTERNA DEI LOCALI A SERVIZIO DEGLI UFFICI DEL CANTIERE NAUTICO NEL COMPENDIO PORTUALE DI PORTO CERVO

TAVOLA N'	ELABORATO:		
A05	DISPOSIZIONE UTILIZZATORI IMPIANTO ELETTRICO		
SCALA	DATA	REV. N.	
VARIE	SETTEMBRE 2024		

IL TECNICO INCARICATO
ING. GUIDO MURRIGHILE

IL COMMITTENTE
SARDEGNA RESORTS S.R.L.



ORDINE INGEGNERI
PROVINCE DI SASSARI
E OLBIA TEMPIO

N° 1162 Dott. Ing. Guido Murrighile

*Ingegnere Civile Ambientale Industriale e
dell'informazione Sezione A- Settore a,b,c*



TABELLA IDENTIFICATIVA LINEE QUADRO GENERALE			
ID LINEA	DENOMINAZIONE LINEA	TIPOLOGIA CAVO	SEZIONE
LP00	LINEA DA AVQ A QEGEN	FG16OR16	5G16mm²
LP01	UNITA' ESTERNA CDZ	FG16OR16	5G4mm²
LP02	UNITA' INTERNE CDZ	FS17	3x2,5mm²
LP03	PDC ACS	FG16OR16	3G4mm²
LP04	LINEA UPS	FS17	5x10mm²
LP05	FM SERVIZIO 1	FS17	3x4mm²
LP06	FM SERVIZIO 2	FS17	3x4mm²
LP07	K1 (LUCI ESTERNE)	FG16OR16	3G2,5mm²
LP08	K2 (ESTRATTORE 1)	FS17	3x1,5mm²
LP09	K3 (ESTRATTORE 2)	FS17	3x1,5mm²
LA00	LINEA DA UPS A QEGEN	FS17	4x10mm²
LA01	FM SALA RIUNIONE	FS17	3x4mm²
LA02	FM SALA OPERATIVA	FS17	3x4mm²
LA03	FM UFFICIO 1	FS17	3x4mm²
LA04	FM UFFICIO 2	FS17	3x4mm²
LA05	FM UFFICIO 3	FS17	3x4mm²
LA06	FM UFFICIO 4	FS17	3x4mm²
LA07	LUCI SALA RIUNIONE	FS17	3x2,5mm²
LA08	LUCI UFFICIO 1	FS17	3x2,5mm²
LA09	LUCI UFFICIO 2	FS17	3x2,5mm²
LA10	LUCI UFFICIO 3	FS17	3x2,5mm²
LA11	LUCI UFFICIO 4	FS17	3x2,5mm²
LA12	LUCI ZONE COMUNI	FS17	3x2,5mm²
LA13	LUCI CORRIDOIO	FS17	3x2,5mm²
LA14	LUCI SICUREZZA 1	FS17	3x2,5mm²
LA15	LUCI SALA OPERATIVA	FS17	3x2,5mm²
LA16	LUCI AREA RELAX + BAGNI	FS17	3x2,5mm²
LA17	LUCI C.E.D. + ARCHIVIO	FS17	3x2,5mm²
LA18	LUCI SICUREZZA 2	FS17	3x2,5mm²
LA19	RACK DATI	FS17	3x2,5mm²
LA20	CONTROLLO ACCESSI	FS17	3x2,5mm²
LA21	CENTRALE ALLARME ANTINCENDIO	FS17	3x2,5mm²
LA22	CENTRALE ALLARME ANTINTR.	FS17	3x2,5mm²
LA23	IMPIANTO POSTAZIONI RADIO	FS17	3x2,5mm²
LA24	CITOFONO	FS17	3x2,5mm²

LEGENDA SCATOLE DI DERIVAZIONE DA INCASSO	
PT6	SCATOLA DI DERIVAZIONE DA INCASSO dim.19x152x70 mm
PT7	SCATOLA DI DERIVAZIONE DA INCASSO dim.29x4152x70 mm
PT8	SCATOLA DI DERIVAZIONE DA INCASSO dim.39x2152x70 mm
PT9	SCATOLA DI DERIVAZIONE DA INCASSO dim.48x160x70 mm
PT10	SCATOLA DI DERIVAZIONE DA INCASSO dim.51x620x80 mm
PT11	SCATOLA DI DERIVAZIONE DA INCASSO dim.51x294x80 mm
INGOMBRO REALE SCATOLE DI DERIVAZIONE	




LEGENDA SCATOLE DI DERIVAZIONE DA PARETE	
SS4	SCATOLA DI DERIVAZIONE DA PARETE dim.100x100x50 mm
SS5	SCATOLA DI DERIVAZIONE DA PARETE dim.120x80x50 mm
SS6	SCATOLA DI DERIVAZIONE DA PARETE dim.150x110x70 mm
SS7	SCATOLA DI DERIVAZIONE DA PARETE dim.190x140x70 mm
SS8	SCATOLA DI DERIVAZIONE DA PARETE dim.240x190x90 mm
SS9	SCATOLA DI DERIVAZIONE DA PARETE dim.300x220x120 mm
SS10	SCATOLA DI DERIVAZIONE DA PARETE dim.380x300x120 mm
SS11	SCATOLA DI DERIVAZIONE DA PARETE dim.460x380x120 mm

LEGENDA ALIMENTAZIONI	
A01	ALIM. UNITA' INTERNA CDZ
A02	ALIM. UNITA' INTERNA ACS
A03	PRED. ALIM. APPORTATA
A04	ALIM. ESTRATTORE


SPECIFICHE DISTRIBUZIONE ELETTRICA	
LA DERIVAZIONE DALLA DISTRIBUZIONE DORSALE FINO AD OGNI SINGOLO CORPO ILLUMINANTE, SARA' ESEGUITA CON CONDUTTORI TIPO FS17 SEZ. 2(1x1,5) mm²+T COSI' POSATI: - IN TUBAZIONI CORRUGATE FK2020 mm POSATE ENTRO PARETE E A SOFFITTO	
LA DERIVAZIONE DALLA DISTRIBUZIONE DORSALE FINO AD OGNI SINGOLO CORPO ILLUMINANTE DA ESTERNO, SARA' ESEGUITA CON CONDUTTORI TIPO FG16OR16 SEZ. 3x1,5 mm² COSI' POSATI: - IN TUBAZIONI CORRUGATE FK2025 mm POSATE ENTRO PARETE E A SOFFITTO	
LA DERIVAZIONE DALLA DISTRIBUZIONE DORSALE FINO AD OGNI SINGOLA PRESA 10/16A 2P+T, SARA' ESEGUITA CON CONDUTTORI TIPO FS17 SEZ. 2(1x2,5) mm²+T COSI' POSATI: - IN TUBAZIONI CORRUGATE FK2025 mm POSATE ENTRO PARETE E A SOFFITTO	
LA DERIVAZIONE DALL'ARMADIO DI PERMUTAZIONE FINO AD OGNI SINGOLA PRESA DATI RJ45, TELECAMERA O QUALSIASI PUNTO RELATIVO AL CABLAGGIO STRUTTURATO SARA' ESEGUITA CON CAVI UTP CATEGORIA 6 COSI' POSATI: - IN TUBAZIONI CORRUGATE FK2020 mm POSATE ENTRO PARETE E A SOFFITTO	
L'ALIMENTAZIONE DI OGNI SINGOLA LAMPADA DI SICUREZZA O KIT DI EMERGENZA, SARA' ESEGUITA CON CONDUTTORI TIPO FS17 SEZ. 2(1x1,5) mm²+T COSI' POSATI: - IN TUBAZIONI CORRUGATE Ø20 mm POSATE ENTRO PARETE E A SOFFITTO	
IL CABLAGGIO DI OGNI COMANDO INTERROTTO SARA' ESEGUITO CON CONDUTTORI TIPO FS17 SEZ. 2(1x1,5) mm² COSI' POSATI: - IN TUBAZIONI CORRUGATE Ø20 mm POSATE ENTRO PARETE E A SOFFITTO	
IL CABLAGGIO DI OGNI COMANDO DEVIATO SARA' ESEGUITO CON CONDUTTORI TIPO FS17 SEZ. 3(1x1,5) mm² COSI' POSATI: - IN TUBAZIONI CORRUGATE Ø20 mm POSATE ENTRO PARETE E A SOFFITTO	
IL CABLAGGIO DI OGNI COMANDO A PULSANTE SARA' ESEGUITO CON CONDUTTORI TIPO FS17 SEZ. 2(1x1,5) mm² COSI' POSATI: - IN TUBAZIONI CORRUGATE Ø20 mm POSATE ENTRO PARETE E A SOFFITTO	
LA DERIVAZIONE DALLA DISTRIBUZIONE DORSALE FINO AD OGNI PREDISPOSIZIONE RELATIVA ALL'IMPIANTO ANTINTRUSIONE SARA' COSI' ESEGUITA: - IN TUBAZIONI CORRUGATE FK2020 mm POSATE ENTRO PARETE E A SOFFITTO	

TABELLA IDENTIFICATIVA TRATTE PRINCIPALI	
ID	LINEE PRESENTI
T01	LP02 - LP06 - LA01 - LA07 - LA14
T02	LP02 - LP05 - LA02 - LA08 - LA15 - LA18
T03	LP02 - LA02 - LA08 - LA15 - LA18
T04	LA00 - LP01/02/03/04/05/06/08/09 LA01/03/04/05/06/07/08/09/10/11/12/13/14/16/17/18/19/20/21/22/23
T05	LP01 - LP02 - LP06 - LA03 - LA04 - LA09 - LA14
T06	LP01
T07	LP05 - LP06 - LP08 - LA16 - LA18
T08	LP02-LP03-LP06-LP04-LP09-LA16-LA18-LA19-LA20-LA21-LA22-LA23
T09	LP03
T10	LP02-LP06-LA01-LA05-LA06-LA07-LA10-LA11-LA12-LA14
T11	LP02-LP06-LA05-LA06-LA10-LA11-LA14
T12	LP00-LP02-LP05-LP07-LA12-LA14
T13	LP00

LEGENDA SCATOLE DI DERIVAZIONE	
●	SCATOLA DI DERIVAZIONE FORZA, MOTRICE
●	SCATOLA DI DERIVAZIONE TRASMISSIONE DATI
●	SCATOLA DI DERIVAZIONE TV / SAT
●	SCATOLA DI DERIVAZIONE ANTINTRUSIONE

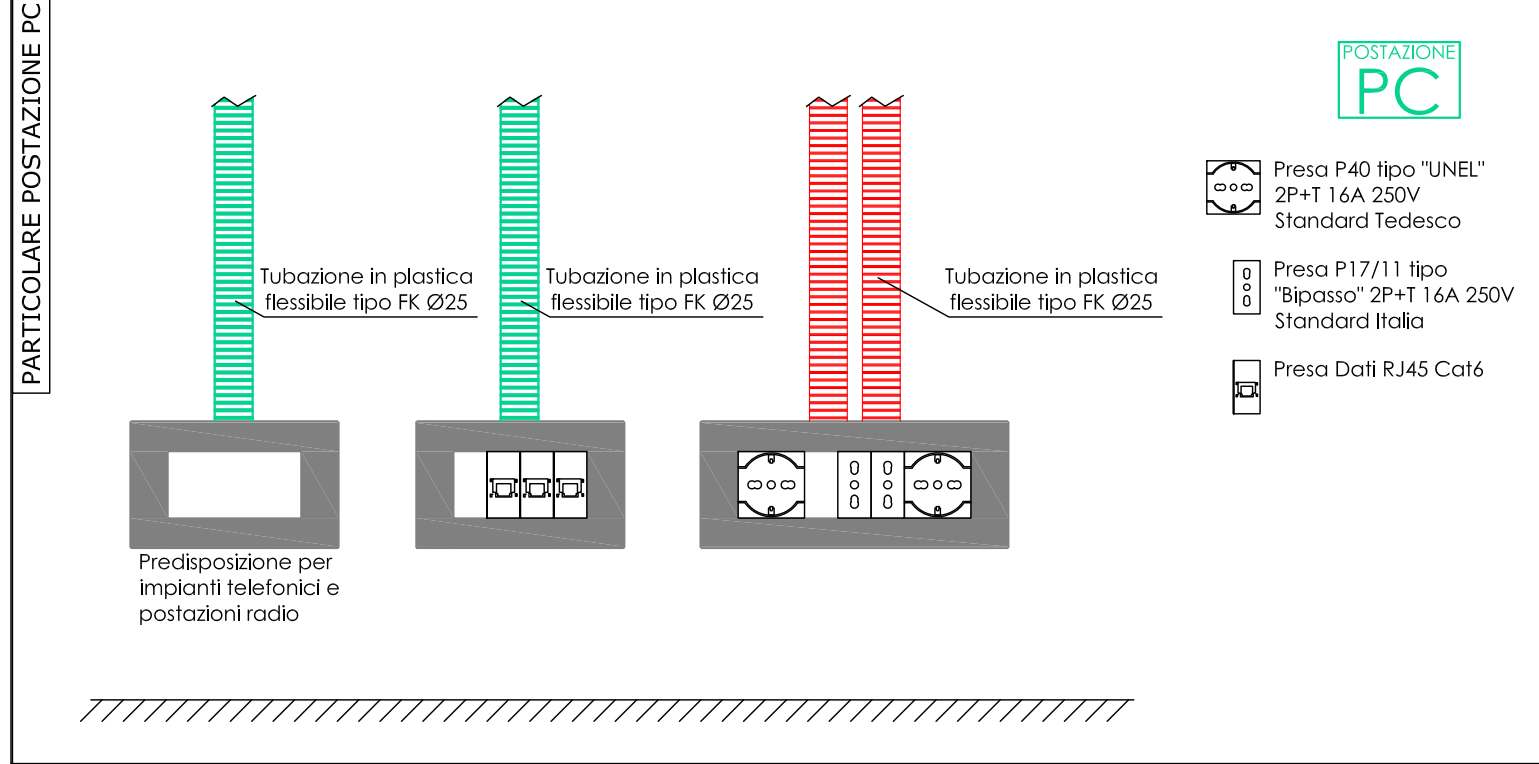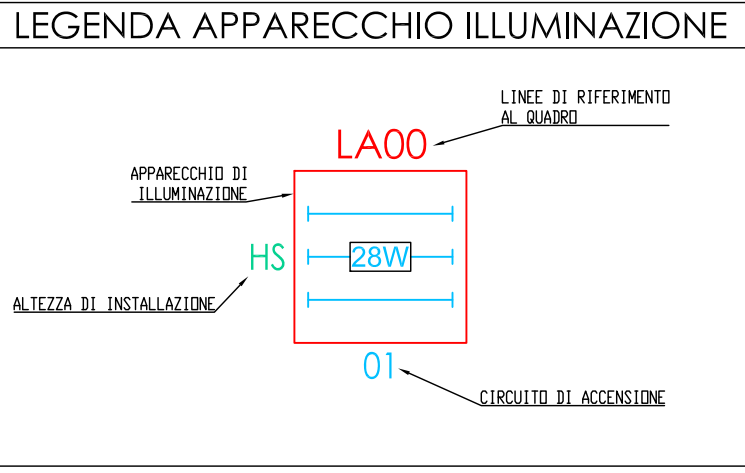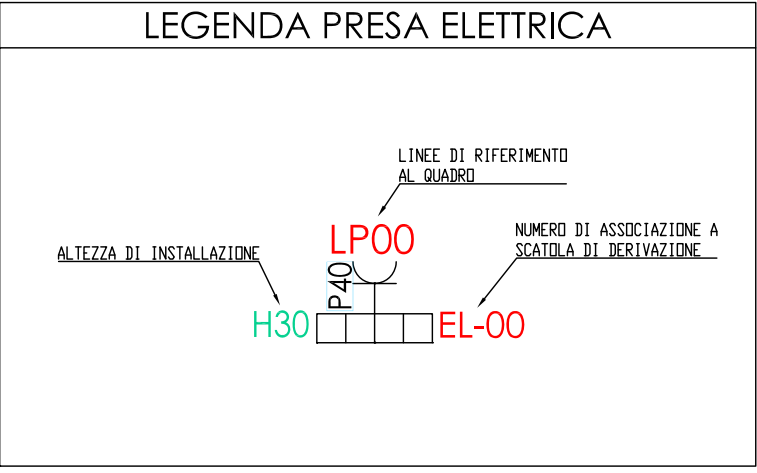

LEGENDA SIMBOLI ELETTRICI	
	INTERRUTTORE / DEVIATORE / INVERTITORE
	PULSANTE / PULSANTE A TIRANTE / INTERRUTTORE BIPOLARE
	PRESA A SPINA 10 / 16A
	POSTAZIONE CITOFONICA - VIDEOCITOFONICA
	PRESA DATI RJ45 - PRESA TELEFONICA RJ11
	SCATOLA PORTAFRUTTO 3 - 4 - 6/7 POSTI
	PREDISPOSIZIONE CONTATTO MAGNETICO
	PREDISPOSIZIONE SENSORE DOPPIA TECNOLOGIA
	PUNTO LUCE A SOFFITTO - A PARETE
	PUNTO LUCE A SOFFITTO - A PARETE DA ESTERNO
	QUADRO ELETTRICO
	SCATOLA DI DERIVAZIONE - PUNTO DI ALIMENT. GENERICO
	ARMADIO DI PERMUTAZIONE
	PREDISPOSIZIONE CENTRALE D'ALLARME ANTINTRUSIONE
	APPARECCHIO SA-SE AUTONOMO
	PREDISPOSIZIONE TELECAMERA VIDEOSORVEGLIANZA
	POSTAZIONE PC (VEDI PARTICOLARE)
	DISANO MINICOMFORT LED x4
	DISANO MINICOMFORT LED x3
	DISANO ECO LEX Q4
	TASTIERINO ANTINTRUSIONE - BADGE CONTROLLO ACCESSI (predisposizione)
	PREDISPOSIZIONE GRUPPO DI CONTINUITÀ
	CENTRALE D'ALLARME ANTINCENDIO
	SCATOLA PORTAFRUTTO 2 POSTI + TERMOSTATO
	PREDISPOSIZIONE RIPETITORE WI-FI
	PREDISPOSIZIONE SIRENA DA ESTERNO

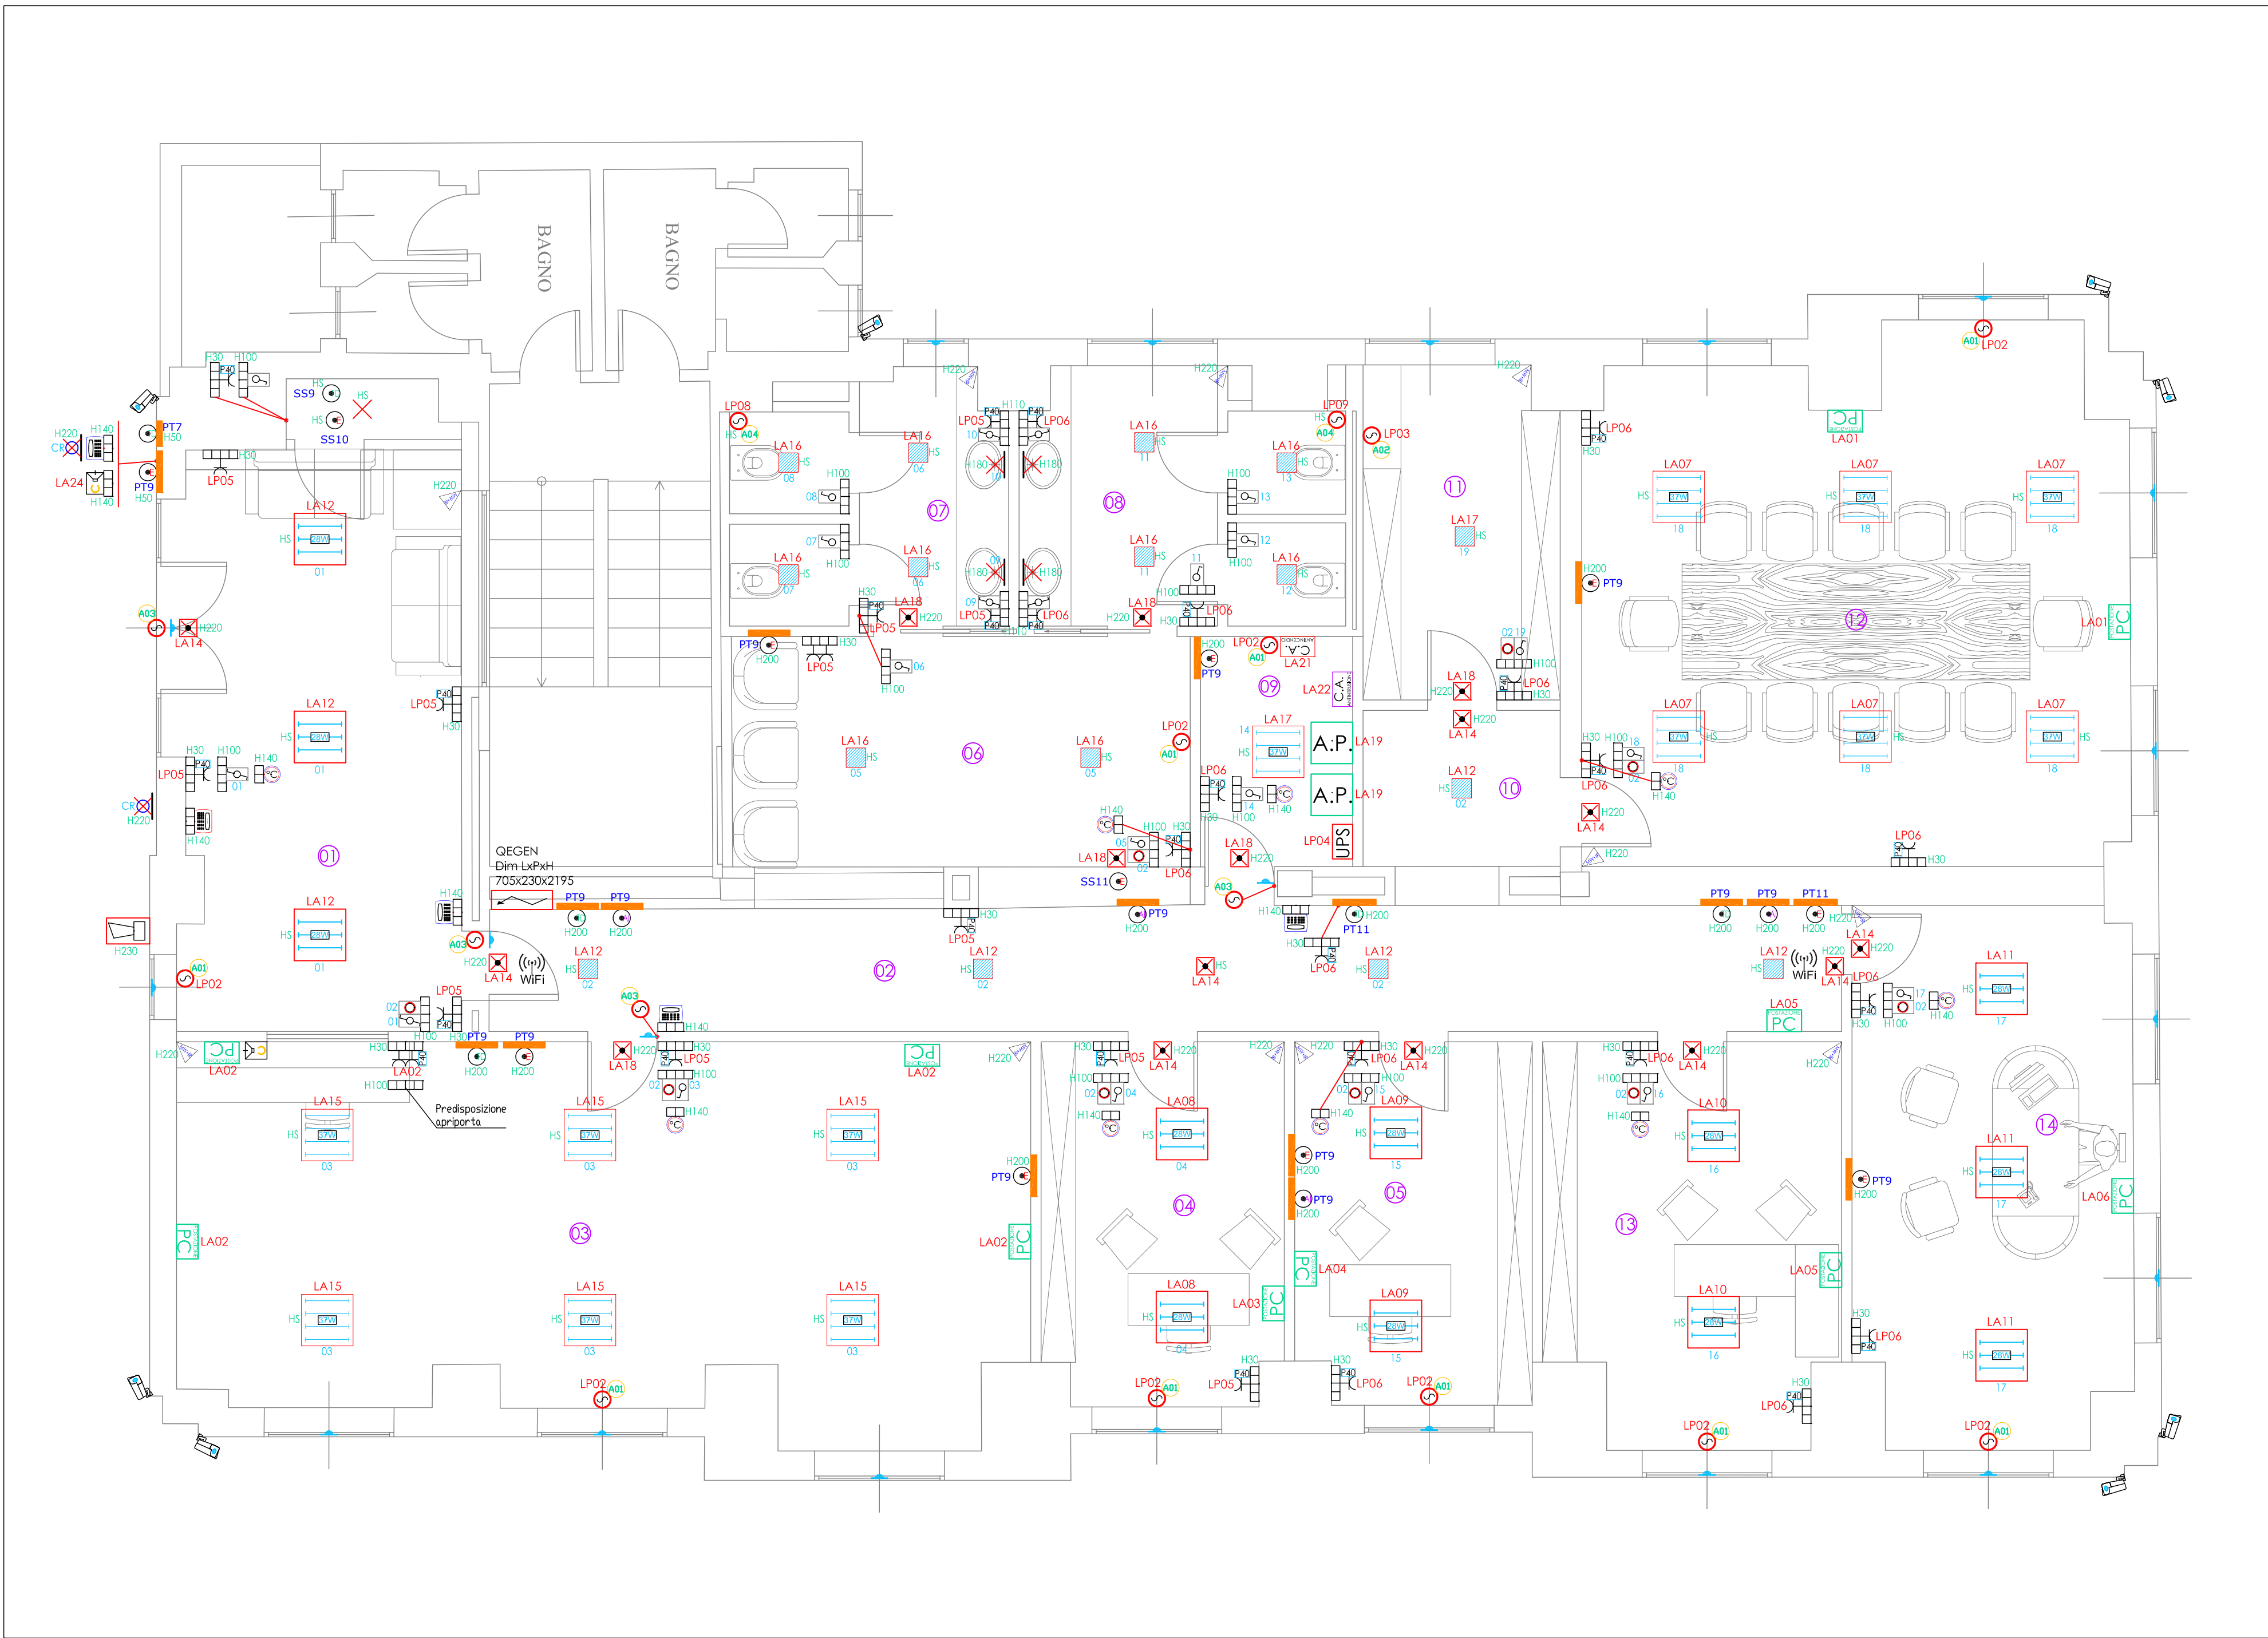

LEGENDA LOCALI	
01	INGRESSO
02	CORRIDOIO
03	SALA OPERATIVA
04	UFFICIO 1
05	UFFICIO 2
06	AREA RELAX
07	BAGNI UOMINI
08	BAGNI DONNE
09	C.E.D.
10	DISIMPEGNO
11	ARCHIVIO
12	SALA RIUNIONI
13	UFFICIO 3
14	UFFICIO 4



DeCa

PROGETTI

VIA DE FILIPPI N.46
07026 OLBIA (OT) - TEL. 0789200074
INFO@DECAPROGETTI.IT - WWW.DECAPROGETTI.IT

COMUNE DI ARZACHENA

Provincia di SASSARI

IMPIANTI TECNOLOGICI A SERVIZIO DI UN LOCALE
DA ADIBIRE A UFFICI VIGILANZA SITO IN LOCALITÀ
PORTO CERVO NEL COMUNE DI ARZACHENA

TAVOLA N°
E.01

DISPOSIZIONE UTILIZZATORI IMPIANTO
ELETTRICO

SCALA
1:50

DATA
20/02/2024

REV. N.
01

PROGETTO TIPO
PREL. DEF. **ES.** A.B.

I TECNICI

DECA PROGETTI STP SRL

DECA PROGETTI STP S.r.l.
via delle Terme Vicolo A.n. 1
07026 - Olbia (SS)
P.IVA 02859910909
Iscrizione Albo STP Speciale
Ordine Per. Ind. Sassari - N. 2/5
DECAPROGETTISTP@PEC.IT

COMMITTENTE : Sardegna Resorts Srl

IL PRESENTE DOCUMENTO È TUTELATO DALLA LEGGE SUI DIRITTI D'AUTORE 22-4-42
N.438 E DAL D.L. 16-4-42 N. 1409 E POI DALLA LEGGE N. 131 DEL 2001
PARZIALE SENZA L'AUTOREZZAZIONE SCRITTA DEL TECNICO