

COMUNE DI ARZACHENA

Provincia di SASSARI

PROGETTO PER LA RIDISTRIBUZIONE INTERNA DEI LOCALI A SERVIZIO DEGLI UFFICI DEL CANTIERE NAUTICO NEL COMPENDIO PORTUALE DI PORTO CERVO

TAVOLA N'	ELABORATO:		
A06	DISTRIBUZIONE PRIMARIA E SECONDARIA IMPIANTO ELETTRICO		
SCALA	DATA	REV. N.	
VARIE	SETTEMBRE 2024		

IL TECNICO INCARICATO
ING. GUIDO MURRIGHILE

IL COMMITTENTE
SARDEGNA RESORTS S.R.L.




ORDINE INGEGNERI
PROVINCE DI SASSARI
E OLBIA TEMPIO

N° 1162 Dott. Ing. Guido Murrighile


*Ingegnere Civile Ambientale Industriale e
dell'informazione Sezione A- Settore a,b,c*



PLANIMETRIA DISTRIBUZIONE PRIMARIA - SCALA 1:50

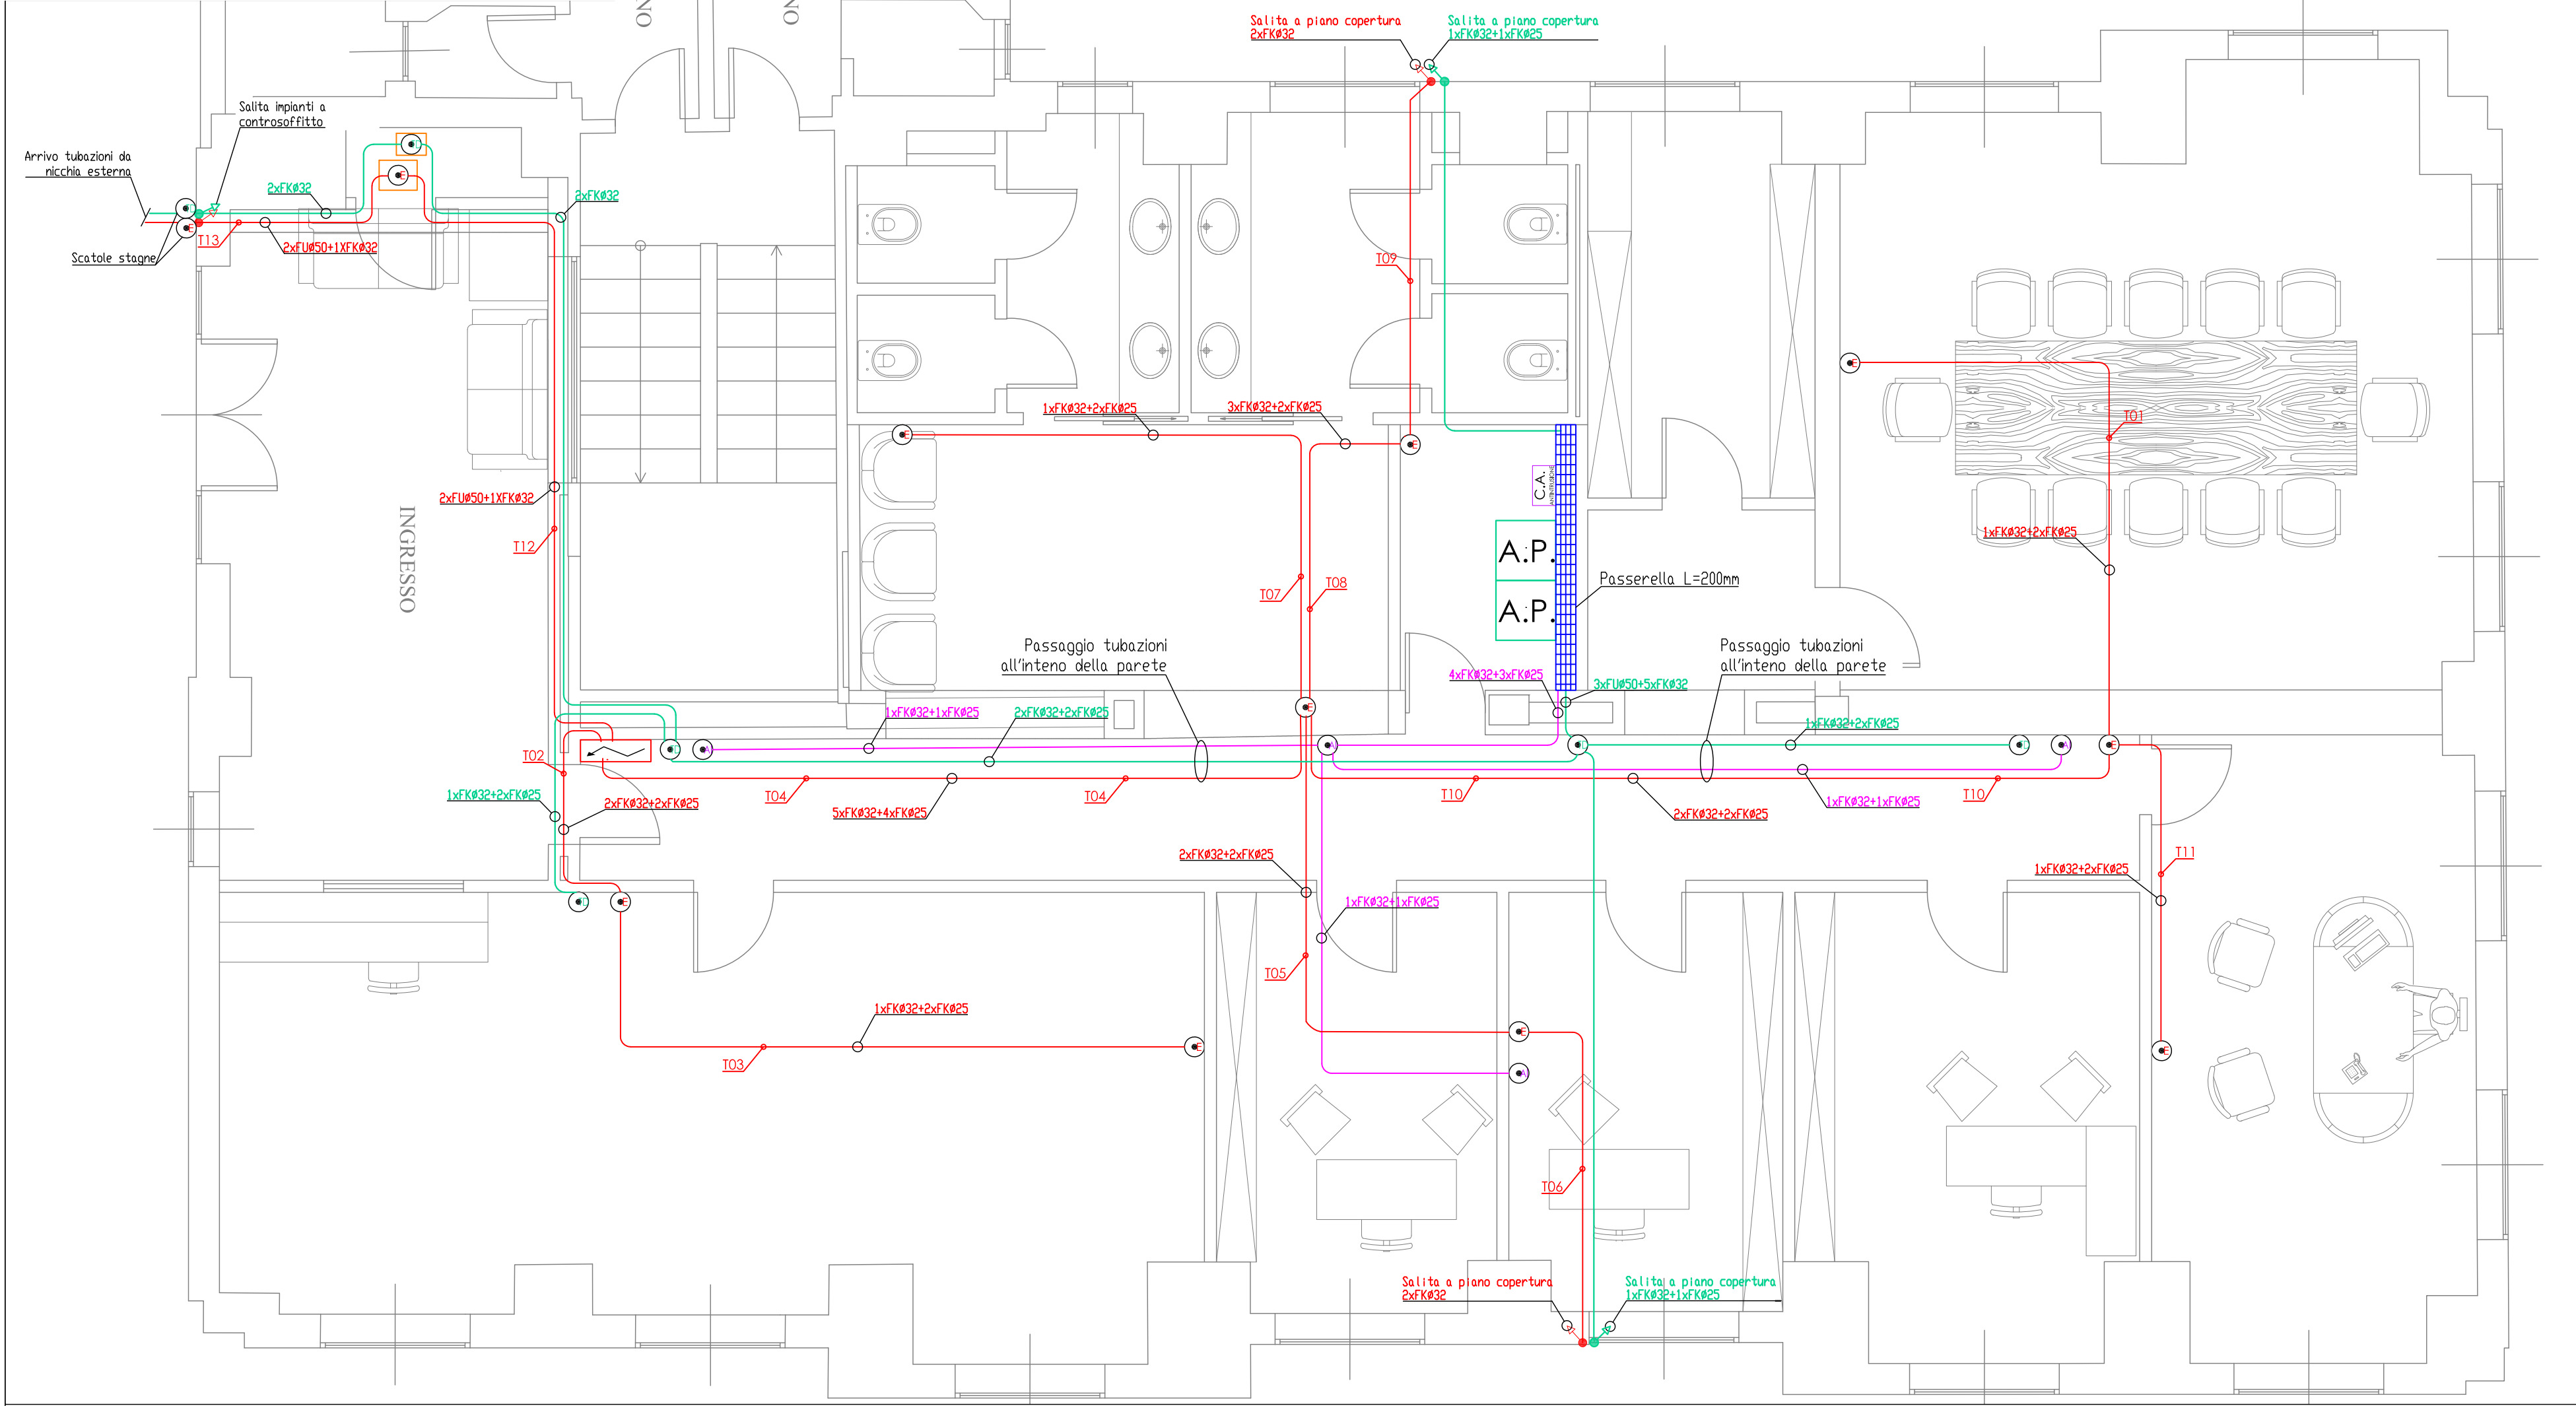

PLANIMETRIA DISTRIBUZIONE SECONDARIA - SCALA 1:50

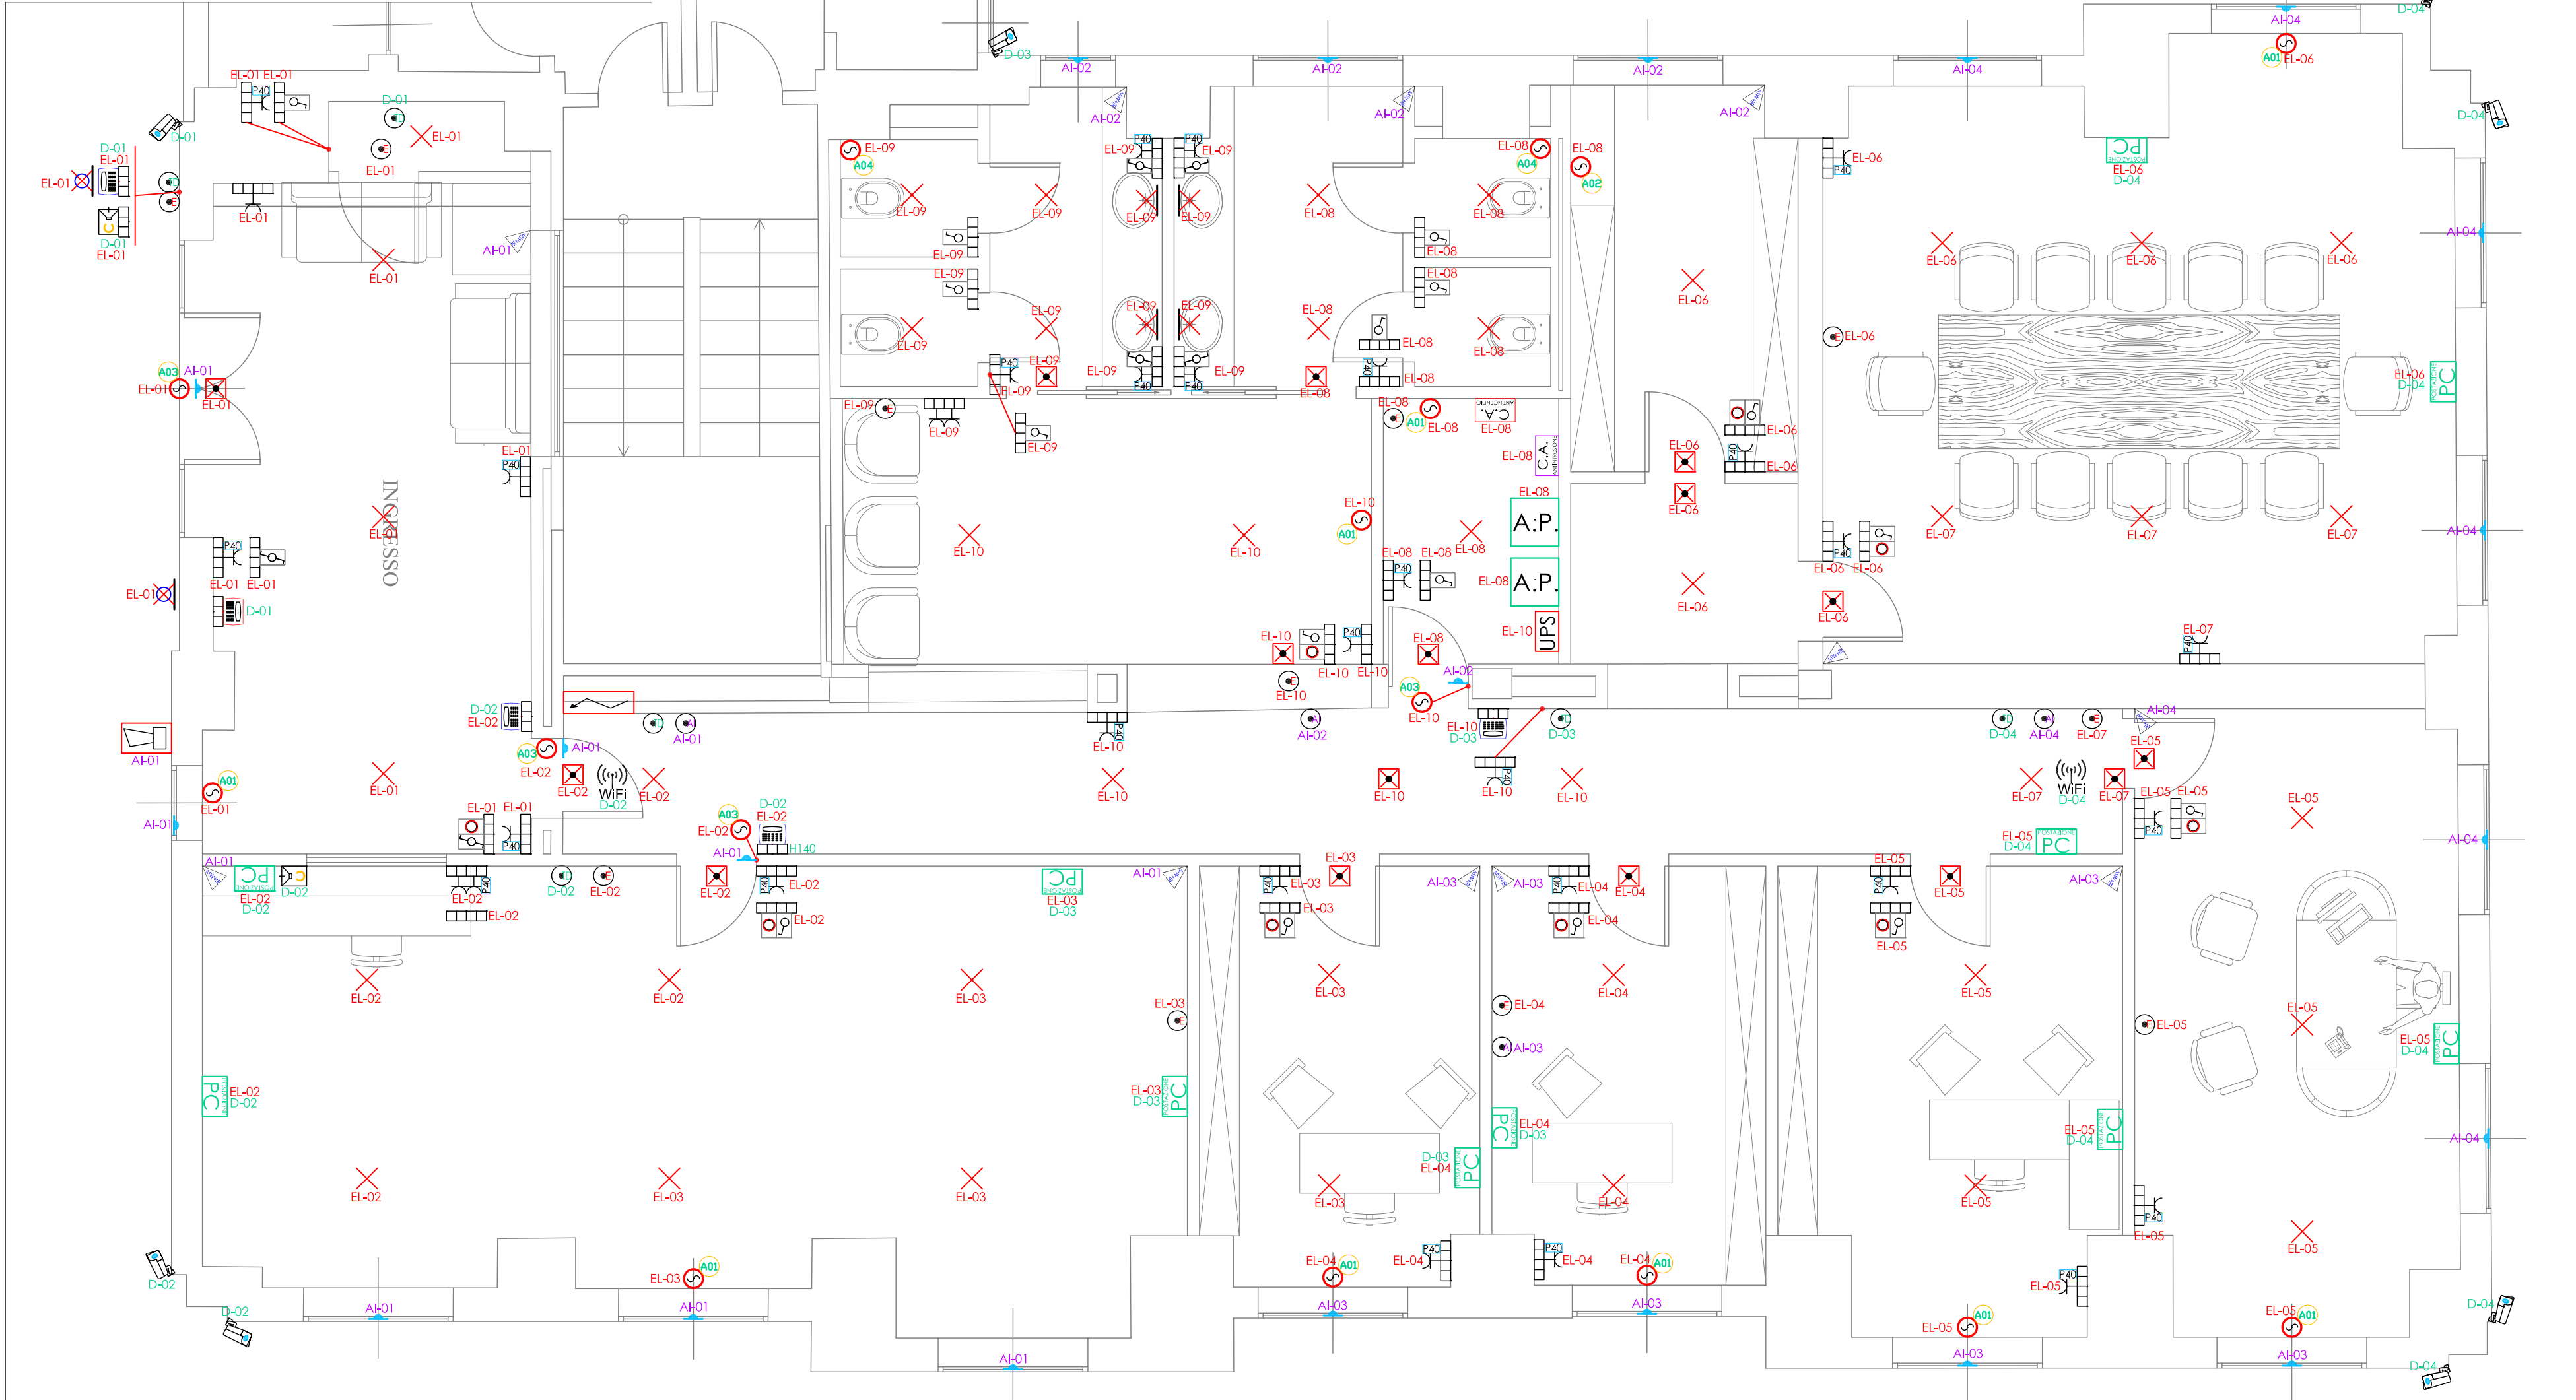

SPECIFICHE DISTRIBUZIONE ELETTRICA

LA DERIVAZIONE DALLA DISTRIBUZIONE DORSALE FINO AD OGNI SINGOLO CORPO ILLUMINANTE, SARA' ESEGUITA CON CONDUTTORI TIPO FS17 SEZ. 2(1x1,5) mm² COSI' POSATI:
- IN TUBAZIONI CORRUGATE FK225 mm POSATE ENTRO PARETE E A SOFFITTO

LA DERIVAZIONE DALLA DISTRIBUZIONE DORSALE FINO AD OGNI SINGOLO CORPO ILLUMINANTE DA ESTERNO, SARA' ESEGUITA CON CONDUTTORI TIPO FG160R16 SEZ. 3x1,5 mm² COSI' POSATI:
- IN TUBAZIONI CORRUGATE FK225 mm POSATE ENTRO PARETE E A SOFFITTO

LA DERIVAZIONE DALL'ARMADIO DI PERMUTAZIONE FINO AD OGNI SINGOLA PRESA DATI RJ45, TELECAMERA O QUALSIASI PUNTO RELATIVO AL CABLAGGIO STRUTTURATO SARA' ESEGUITA CON CAVI UTP CATEGORIA 6 COSI' POSATI:
- IN TUBAZIONI CORRUGATE FK225 mm POSATE ENTRO PARETE E A SOFFITTO

L'ALIMENTAZIONE DI OGNI SINGOLA LAMPADA DI SICUREZZA O HIT DI EMERGENZA, SARA' ESEGUITA CON CONDUTTORI TIPO FS17 SEZ. 2(1x2,5) mm² COSI' POSATI:
- IN TUBAZIONI CORRUGATE 225 mm POSATE ENTRO PARETE E A SOFFITTO

L'ALIMENTAZIONE DI OGNI SINGOLA UNITA' INTERNA DI CONDIZIONAMENTO SARA' ESEGUITA CON CONDUTTORI TIPO FS17 SEZ. 2(1x2,5) mm² COSI' POSATI:
- IN TUBAZIONI CORRUGATE 225 mm POSATE ENTRO PARETE E A SOFFITTO

IL CABLAGGIO DI OGNI COMANDO INTERRITTO SARA' ESEGUITO CON CONDUTTORI TIPO FS17 SEZ. 2(1x1,5) mm² COSI' POSATI:
- IN TUBAZIONI CORRUGATE 220 mm POSATE ENTRO PARETE E A SOFFITTO


IL CABLAGGIO DI OGNI COMANDO DEVIATO SARA' ESEGUITO CON CONDUTTORI TIPO FS17 SEZ. 3(1x1,5) mm² COSI' POSATI:
- IN TUBAZIONI CORRUGATE 220 mm POSATE ENTRO PARETE E A SOFFITTO

IL CABLAGGIO DI OGNI COMANDO A PULSANTE SARA' ESEGUITO CON CONDUTTORI TIPO FS17 SEZ. 2(1x1,5) mm² COSI' POSATI:
- IN TUBAZIONI CORRUGATE 220 mm POSATE ENTRO PARETE E A SOFFITTO

LA DERIVAZIONE DALLA DISTRIBUZIONE DORSALE FINO AD OGNI PREDISPOSIZIONE RELATIVA ALL'IMPIANTO ANTINTRUSIONE SARA' COSI' ESEGUITA:
- IN TUBAZIONI CORRUGATE FK225 mm POSATE ENTRO PARETE E A SOFFITTO


ID LINEA	DENOMINAZIONE LINEA	TIPOLOGIA CAVO	SEZIONE
LP00	LINEA DA AVQ A QEGEN	FG160R16	5G16mm ²
LP01	UNITA' ESTERNA CDZ	FG160R16	5G4mm ²
LP02	UNITA' INTERNE CDZ	FS17	3x2,5mm ²
LP03	PDC ACS	FG160R16	3G4mm ²
LP04	LINEA UPS	FS17	5x10mm ²
LP05	FM SERVIZIO 1	FS17	3x4mm ²
LP06	FM SERVIZIO 2	FS17	3x4mm ²
LP07	K1 (LUCI ESTERNE)	FG160R16	3G2,5mm ²
LP08	K2 (ESTRATTORE 1)	FS17	3x1,5mm ²
LP09	K3 (ESTRATTORE 2)	FS17	3x1,5mm ²
LA00	LINEA DA UPS A QEGEN	FS17	4x10mm ²
LA01	FM SALA RIUNIONE	FS17	3x4mm ²
LA02	FM SALA OPERATIVA	FS17	3x4mm ²
LA03	FM UFFICIO 1	FS17	3x4mm ²
LA04	FM UFFICIO 2	FS17	3x4mm ²
LA05	FM UFFICIO 3	FS17	3x4mm ²
LA06	FM UFFICIO 4	FS17	3x4mm ²
LA07	LUCI SALA RIUNIONE	FS17	3x2,5mm ²
LA08	LUCI UFFICIO 1	FS17	3x2,5mm ²
LA09	LUCI UFFICIO 2	FS17	3x2,5mm ²
LA10	LUCI UFFICIO 3	FS17	3x2,5mm ²
LA11	LUCI UFFICIO 4	FS17	3x2,5mm ²
LA12	LUCI ZONE COMUNI	FS17	3x2,5mm ²
LA13	LUCI CORRIDOIO	FS17	3x2,5mm ²
LA14	LUCI SICUREZZA 1	FS17	3x2,5mm ²
LA15	LUCI SALA OPERATIVA	FS17	3x2,5mm ²
LA16	LUCI AREA RELAX + BAGNI	FS17	3x2,5mm ²
LA17	LUCI C.E.D. + ARCHIVIO	FS17	3x2,5mm ²
LA18	LUCI SICUREZZA 2	FS17	3x2,5mm ²
LA19	RACK DATI	FS17	3x2,5mm ²
LA20	CONTROLLO ACCESSI	FS17	3x2,5mm ²
LA21	CENTRALE ALLARME ANTINCENDIO	FS17	3x2,5mm ²
LA22	CENTRALE ALLARME ANTINTR.	FS17	3x2,5mm ²
LA23	IMPIANTO POSTAZIONI RADIO	FS17	3x2,5mm ²
LA24	CITOFONO	FS17	3x2,5mm ²

ID	LINEE PRESENTI
T01	LP02 - LP06 - LA01 - LA07 - LA14
T02	LP02 - LP05 - LA02 - LA08 - LA15 - LA18
T03	LP02 - LA02 - LA08 - LA15 - LA18
T04	LA00 - LP01/02/03/04/05/06/08/09
T05	LA01/03/04/05/06/07/08/09/10/11/12/13/14/16/17/18/19/20/21/22/23
T06	LP01 - LP02 - LP06 - LA03 - LA04 - LA09 - LA14
T07	LP01
T08	LP05 - LP06 - LP08 - LA16 - LA18
T09	LP02-LP03-LP06-LP04-LP09-LA16-LA18-LA19-LA20-LA21-LA22-LA23
T10	LP03
T11	LP02-LP06-LA01-LA05-LA06-LA07-LA10-LA11-LA12-LA14
T12	LP02-LP08-LA05-LA06-LA10-LA11-LA14
T13	LP00-LP02-LP05-LP07-LA12-LA14
	LP00

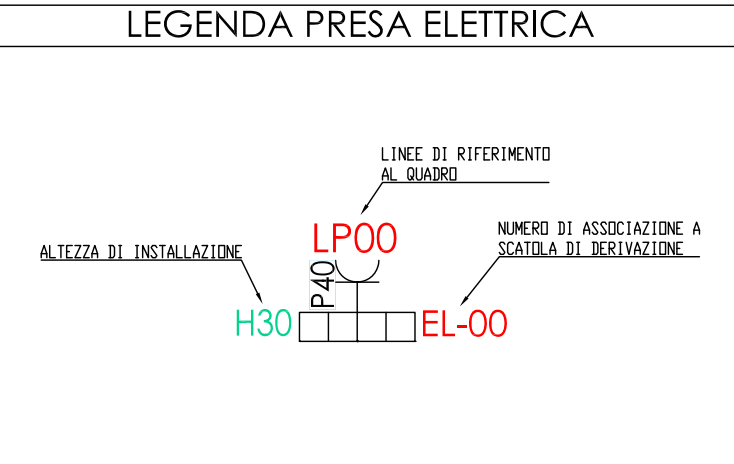

LEGENDA SCATOLE DI DERIVAZIONE
SCATOLA DI DERIVAZIONE FORZA MOTRICE
SCATOLA DI DERIVAZIONE TRASMISSIONE DATI
SCATOLA DI DERIVAZIONE TV / SAT
SCATOLA DI DERIVAZIONE ANTINTRUSIONE

INQUADRAMENTO SCATOLE DI DERIVAZIONE CON RIFERIMENTI - SCALA 1:100

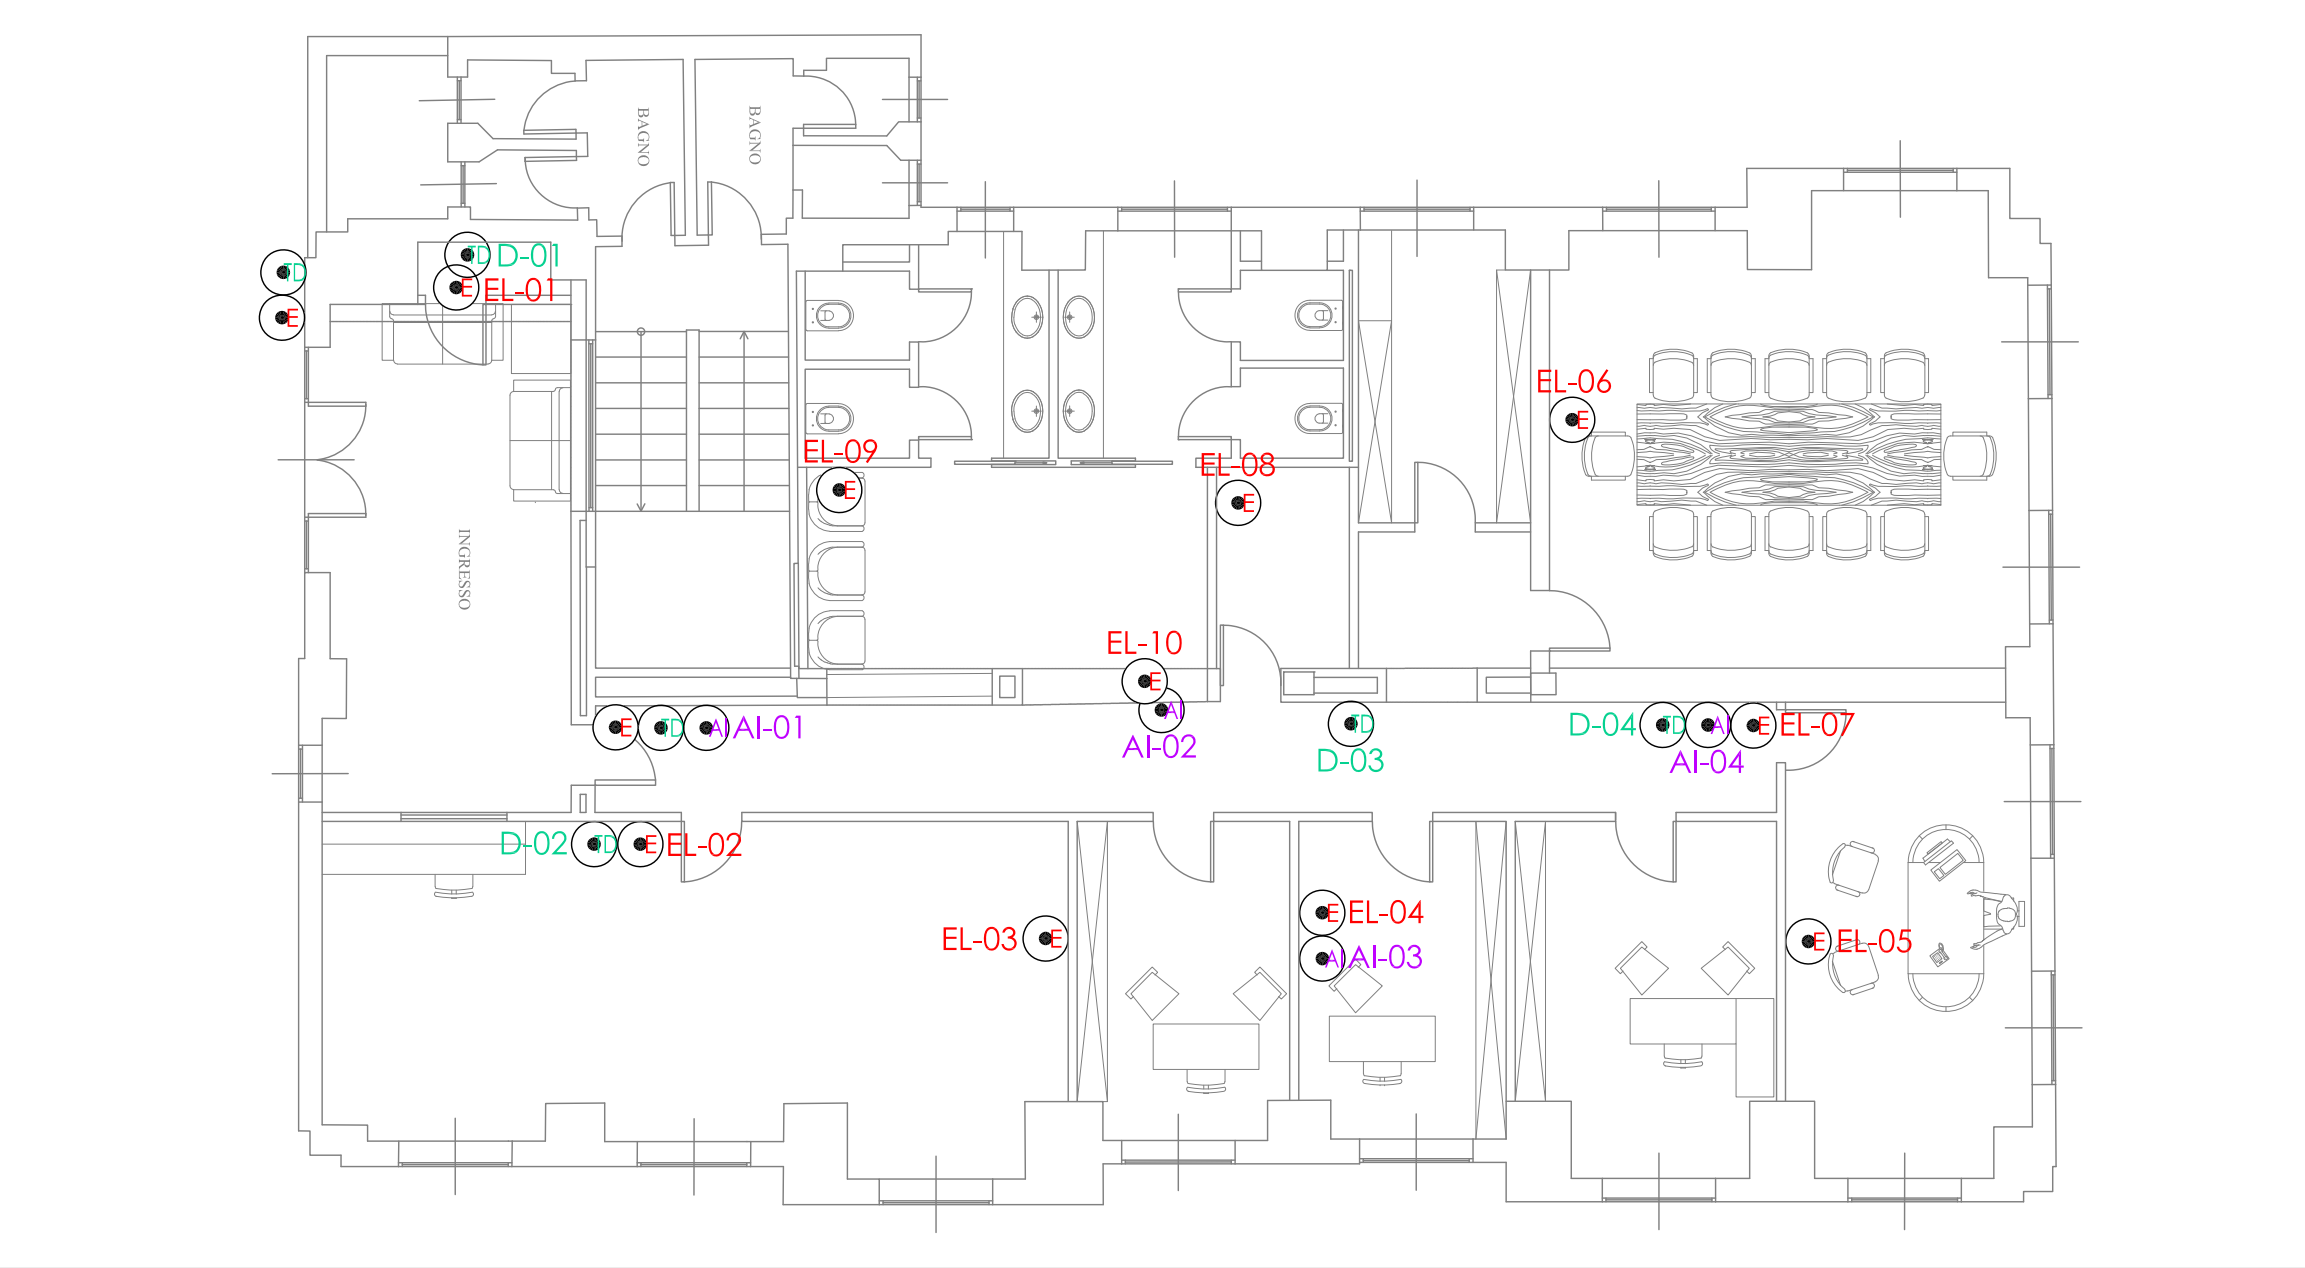


LEGENDA SIMBOLI ELETTRICI
INTERRUTTORE / DEVIATORE / INVERTITORE
PULSANTE / PULSANTE A TIRANTE / INTERRUTTORE BIPOLARE
PRESA A SPINA 10 / 16A
POSTAZIONE CITOFONICA - VIDEOCITOFONICA
PRESA DATI RJ45 - PRESA TELEFONICA RJ11
SCATOLA PORTAFRUITO 3 - 4 - 6/7 POSTI
PREDISPOSIZIONE CONTATTO MAGNETICO
PREDISPOSIZIONE SENSORE DOPPIA TECNOLOGIA
PUNTO LUCE A SOFFITTO - A PARETE
PUNTO LUCE A SOFFITTO - A PARETE DA ESTERNO
QUADRO ELETTRICO
SCATOLA DI DERIVAZIONE - PUNTO DI ALIMENT. GENERICO
ARMADIO DI PERMUTAZIONE
PREDISPOSIZIONE CENTRALE D'ALLARME ANTINTRUSIONE
APPARECCHIO SA-SE AUTONOMO
PREDISPOSIZIONE TELECAMERA VIDEOSORVEGLIANZA
POSTAZIONE PC (VEDI PARTICOLARE)
DISANO MINICOMFORT LED x4
DISANO MINICOMFORT LED x3
DISANO ECO LEX G4
FASTIERNO ANTINTRUSIONE - BADGE CONTROLLO ACCESSI (predisposizione)
PREDISPOSIZIONE GRUPPO DI CONTINUITA'
CENTRALE D'ALLARME ANTINCENDIO
SCATOLA PORTAFRUITO 2 POSTI + TERMOSTATO
PREDISPOSIZIONE RIPETITORE W-I/F
PREDISPOSIZIONE SIRENA DA ESTERNO

LEGENDA SCATOLE DI DERIVAZIONE DA INCASSO
SCATOLA DI DERIVAZIONE DA INCASSO dim. 196x152x70 mm
SCATOLA DI DERIVAZIONE DA INCASSO dim. 294x152x70 mm
SCATOLA DI DERIVAZIONE DA INCASSO dim. 392x152x70 mm
SCATOLA DI DERIVAZIONE DA INCASSO dim. 490x160x70 mm
SCATOLA DI DERIVAZIONE DA INCASSO dim. 516x202x80 mm
SCATOLA DI DERIVAZIONE DA INCASSO dim. 516x294x80 mm
INGOMBRO REALE SCATOLE DI DERIVAZIONE

LEGENDA SCATOLE DI DERIVAZIONE DA PARETE
SCATOLA DI DERIVAZIONE DA PARETE dim. 100x100x50 mm
SCATOLA DI DERIVAZIONE DA PARETE dim. 120x80x50 mm
SCATOLA DI DERIVAZIONE DA PARETE dim. 150x100x50 mm
SCATOLA DI DERIVAZIONE DA PARETE dim. 190x140x70 mm
SCATOLA DI DERIVAZIONE DA PARETE dim. 240x190x90 mm
SCATOLA DI DERIVAZIONE DA PARETE dim. 300x220x120 mm
SCATOLA DI DERIVAZIONE DA PARETE dim. 380x380x120 mm
SCATOLA DI DERIVAZIONE DA PARETE dim. 460x380x120 mm

LEGENDA ALIMENTAZIONI
AUM. UNITA' INTERNA CDZ
AUM. UNITA' INTERNA ACS
PRED. ALIM. APRIPORTA
AUM. ESTRATTORE

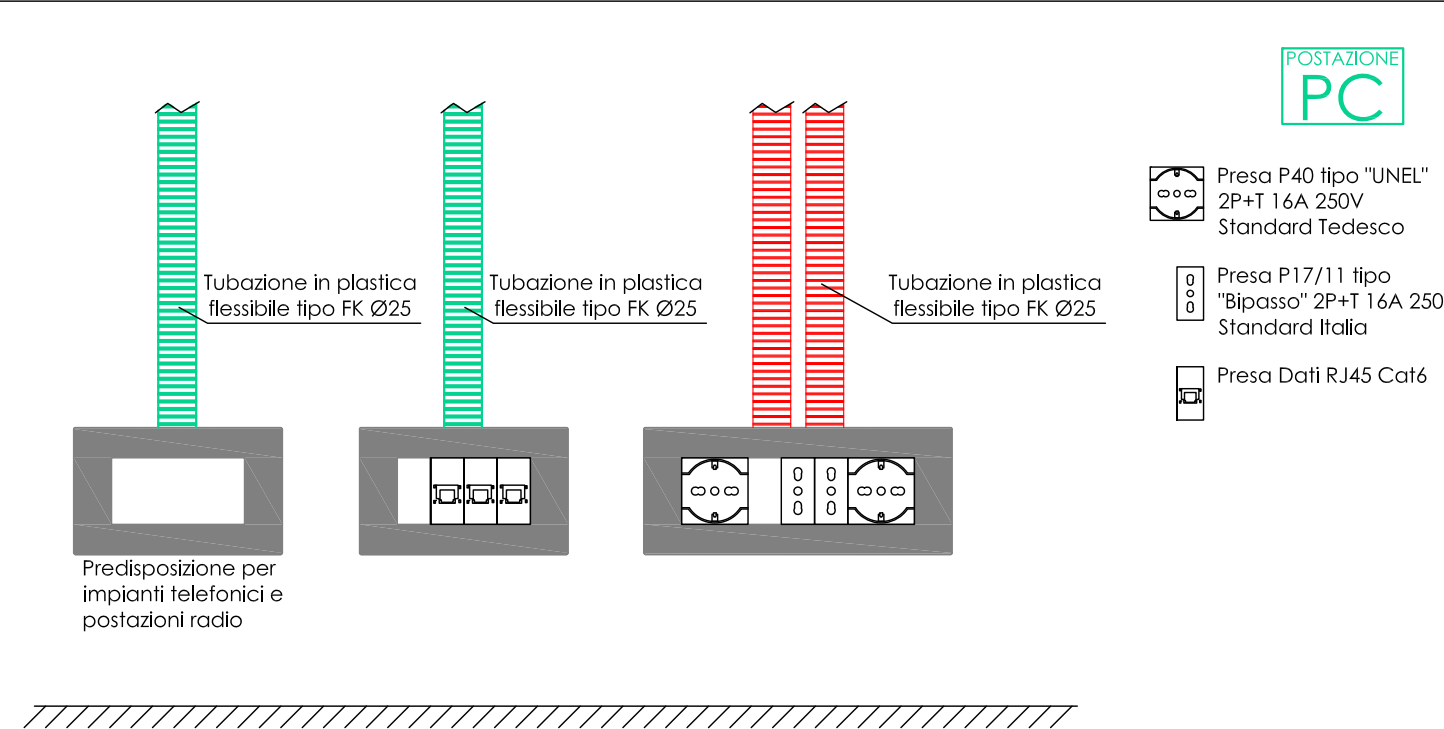

DeCa
PROGETTI

VIA DE FILIPPI N.46
07026 OLBIA (OT) - TEL. 0789200074
INFO@DECAPROGETTI.IT - WWW.DECAPROGETTI.IT

COMUNE DI ARZACHENA
Provincia di SASSARI

IMPIANTI TECNOLOGICI A SERVIZIO DI UN LOCALE
DA ADIBIRE A UFFICI VIGILANZA SITO IN LOCALITÀ
PORTO CERVO NEL COMUNE DI ARZACHENA

TAVOLA N°
E.02

DISTRIBUZIONE PRIMARIA E SECONDARIA
IMPIANTO ELETTRICO

REF. PROG.
SCALA
1:50

DATA
20/02/2024

REV. N.
01

PROGETTO TIPO
[PREL.] [DEF.] [E.V.C.] [A.B.]

CONTENUTI
- DISTRIBUZIONE PRIMARIA IMPIANTO ELETTRICO
- DISPOSIZIONE SECONDARIA IMPIANTO ELETTRICO
- PARTICOLARI E LEGENDA

I TECNICI

DECA PROGETTI STP SRL

DECA PROGETTI STP S.r.l.
via delle Terme Vicolo A n. 1
07026 - Olbia (SS)
P.IVA 02859910909
Iscrizione Albo STP Speciale
Ordine Per. Ind. Sassari - N. 2/S
DECAPROGETTISTP@PEC.IT

COMMITTENTE : Sardegna Resorts Srl

IL PRESENTE DOCUMENTO E' TUTELATO DALLA LEGGE SUL DIRITTO D'AUTORE 22-4/2
N.438 E DAL D.L. 16-4-2013 N. 40/13 E PROTEGGE CON LA RIPRODUZIONE TOTALE O
PARZIALE SENZA L'AUTORIZZAZIONE SCRITTA DEL TECNICO