

COMUNE DI ARZACHENA

Provincia di SASSARI

PROGETTO PER LA RIDISTRIBUZIONE INTERNA DEI LOCALI A SERVIZIO DEGLI UFFICI DEL CANTIERE NAUTICO NEL COMPENDIO PORTUALE DI PORTO CERVO

TAVOLA N'	ELABORATO:		
A08	IMPIANTO RIVELAZIONE INCENDI		
SCALA	DATA	REV. N.	
VARIE	SETTEMBRE 2024		

IL TECNICO INCARICATO
ING. GUIDO MURRIGHILE

IL COMMITTENTE
SARDEGNA RESORTS S.R.L.



ORDINE INGEGNERI
PROVINCE DI SASSARI
E OLBIA TEMPIO

N° 1162 Dott. Ing. Guido Murrighile

*Ingegnere Civile Ambientale Industriale e
dell'informazione Sezione A- Settore a,b,c*



SIRENA



Marca : Hyfire
Modello : MWSO-01 +
SBR-23-03
Dim. :136x126x92 mm

CENTRALE



Marca : Hyfire
Modello : MX5101V
Dim. : 340x340x85 mm

TRASLATORE



Marca : Hyfire
Modello : TAU-TRM-01
Dim. : 235x160x70 mm

PULSANTE



Marca : Hyfire
Modello : TAU-CP-R-01
Dim. : 88x87x61 mm

RIVELATORE




Marca : Hyfire
Modello : TAU-TH/OP-01
Dim. : 110x70 mm


LEGENDA SCHEMA RIVELAZIONE INCENDI

	CENTRALE D'ALLARME ANTINCENDIO
	SENSORE OTTICO DI FUMO WIRELESS
	APP. AUDIO VISIVO DI SEGN. INCENDIO WIRELESS
	PULSANTE MANUALE DI SEGNALE INCENDIO WIRELESS
	LOOP IMPIANTO RIVELAZIONE INCENDI
	ALIMENTAZIONE CORRENTE ALTERNATA 230V _{ac}
	ALIMENTAZIONE CORRENTE CONTINUA 27V _{dc}
	ASSOCIAZIONE WIRELESS COMPONENTI
	TRASLATORE DI SEGNALE FILARE
	ESPANSORE DI SEGNALE WIRELESS

SCHEMA RIVELAZIONE INCENDI

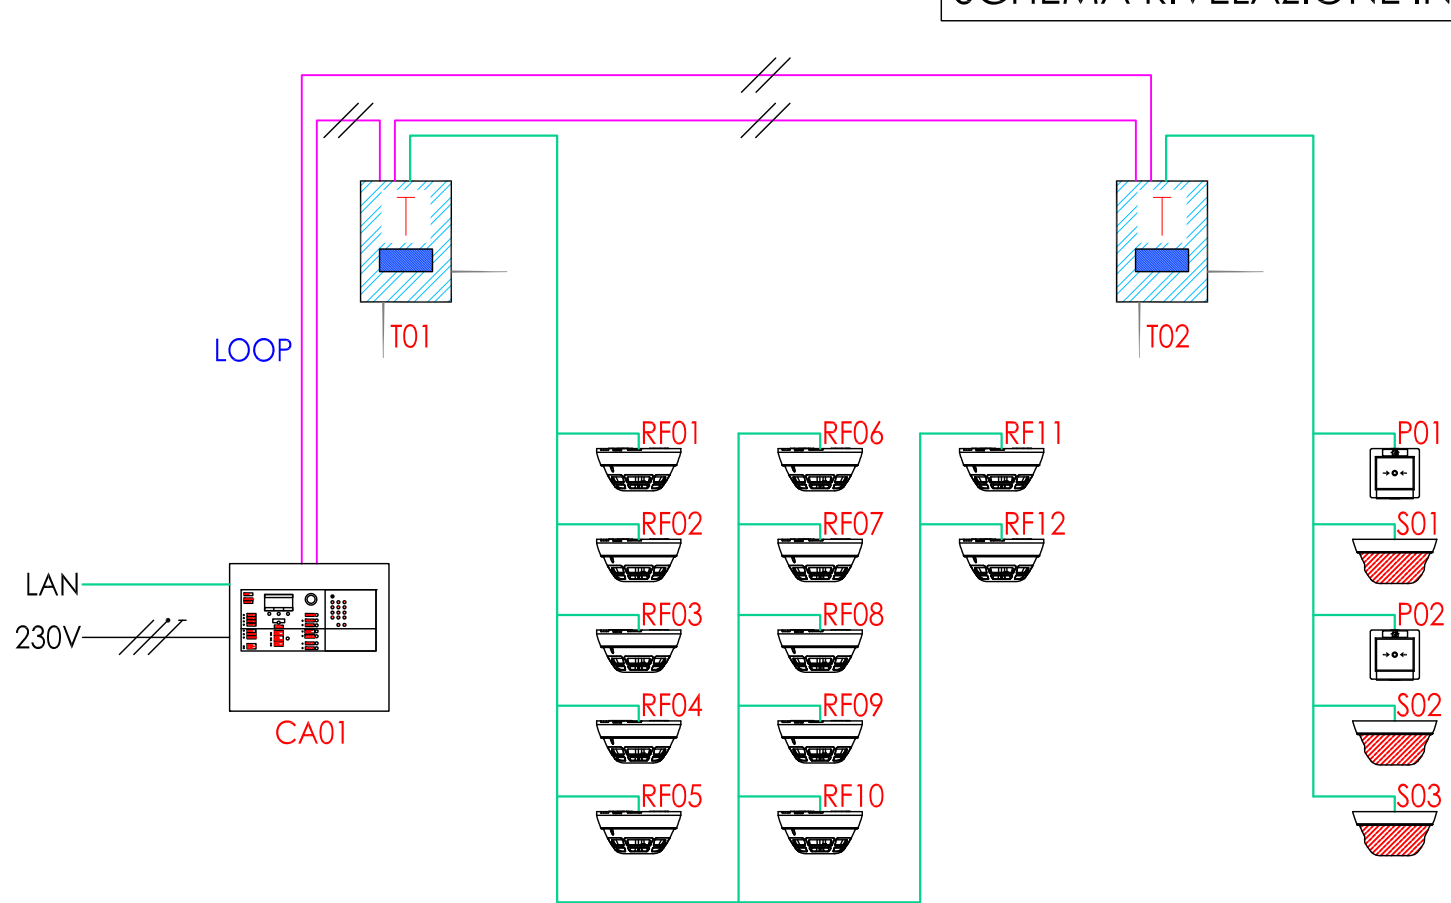

PLANIMETRICO - SCALA 1:50

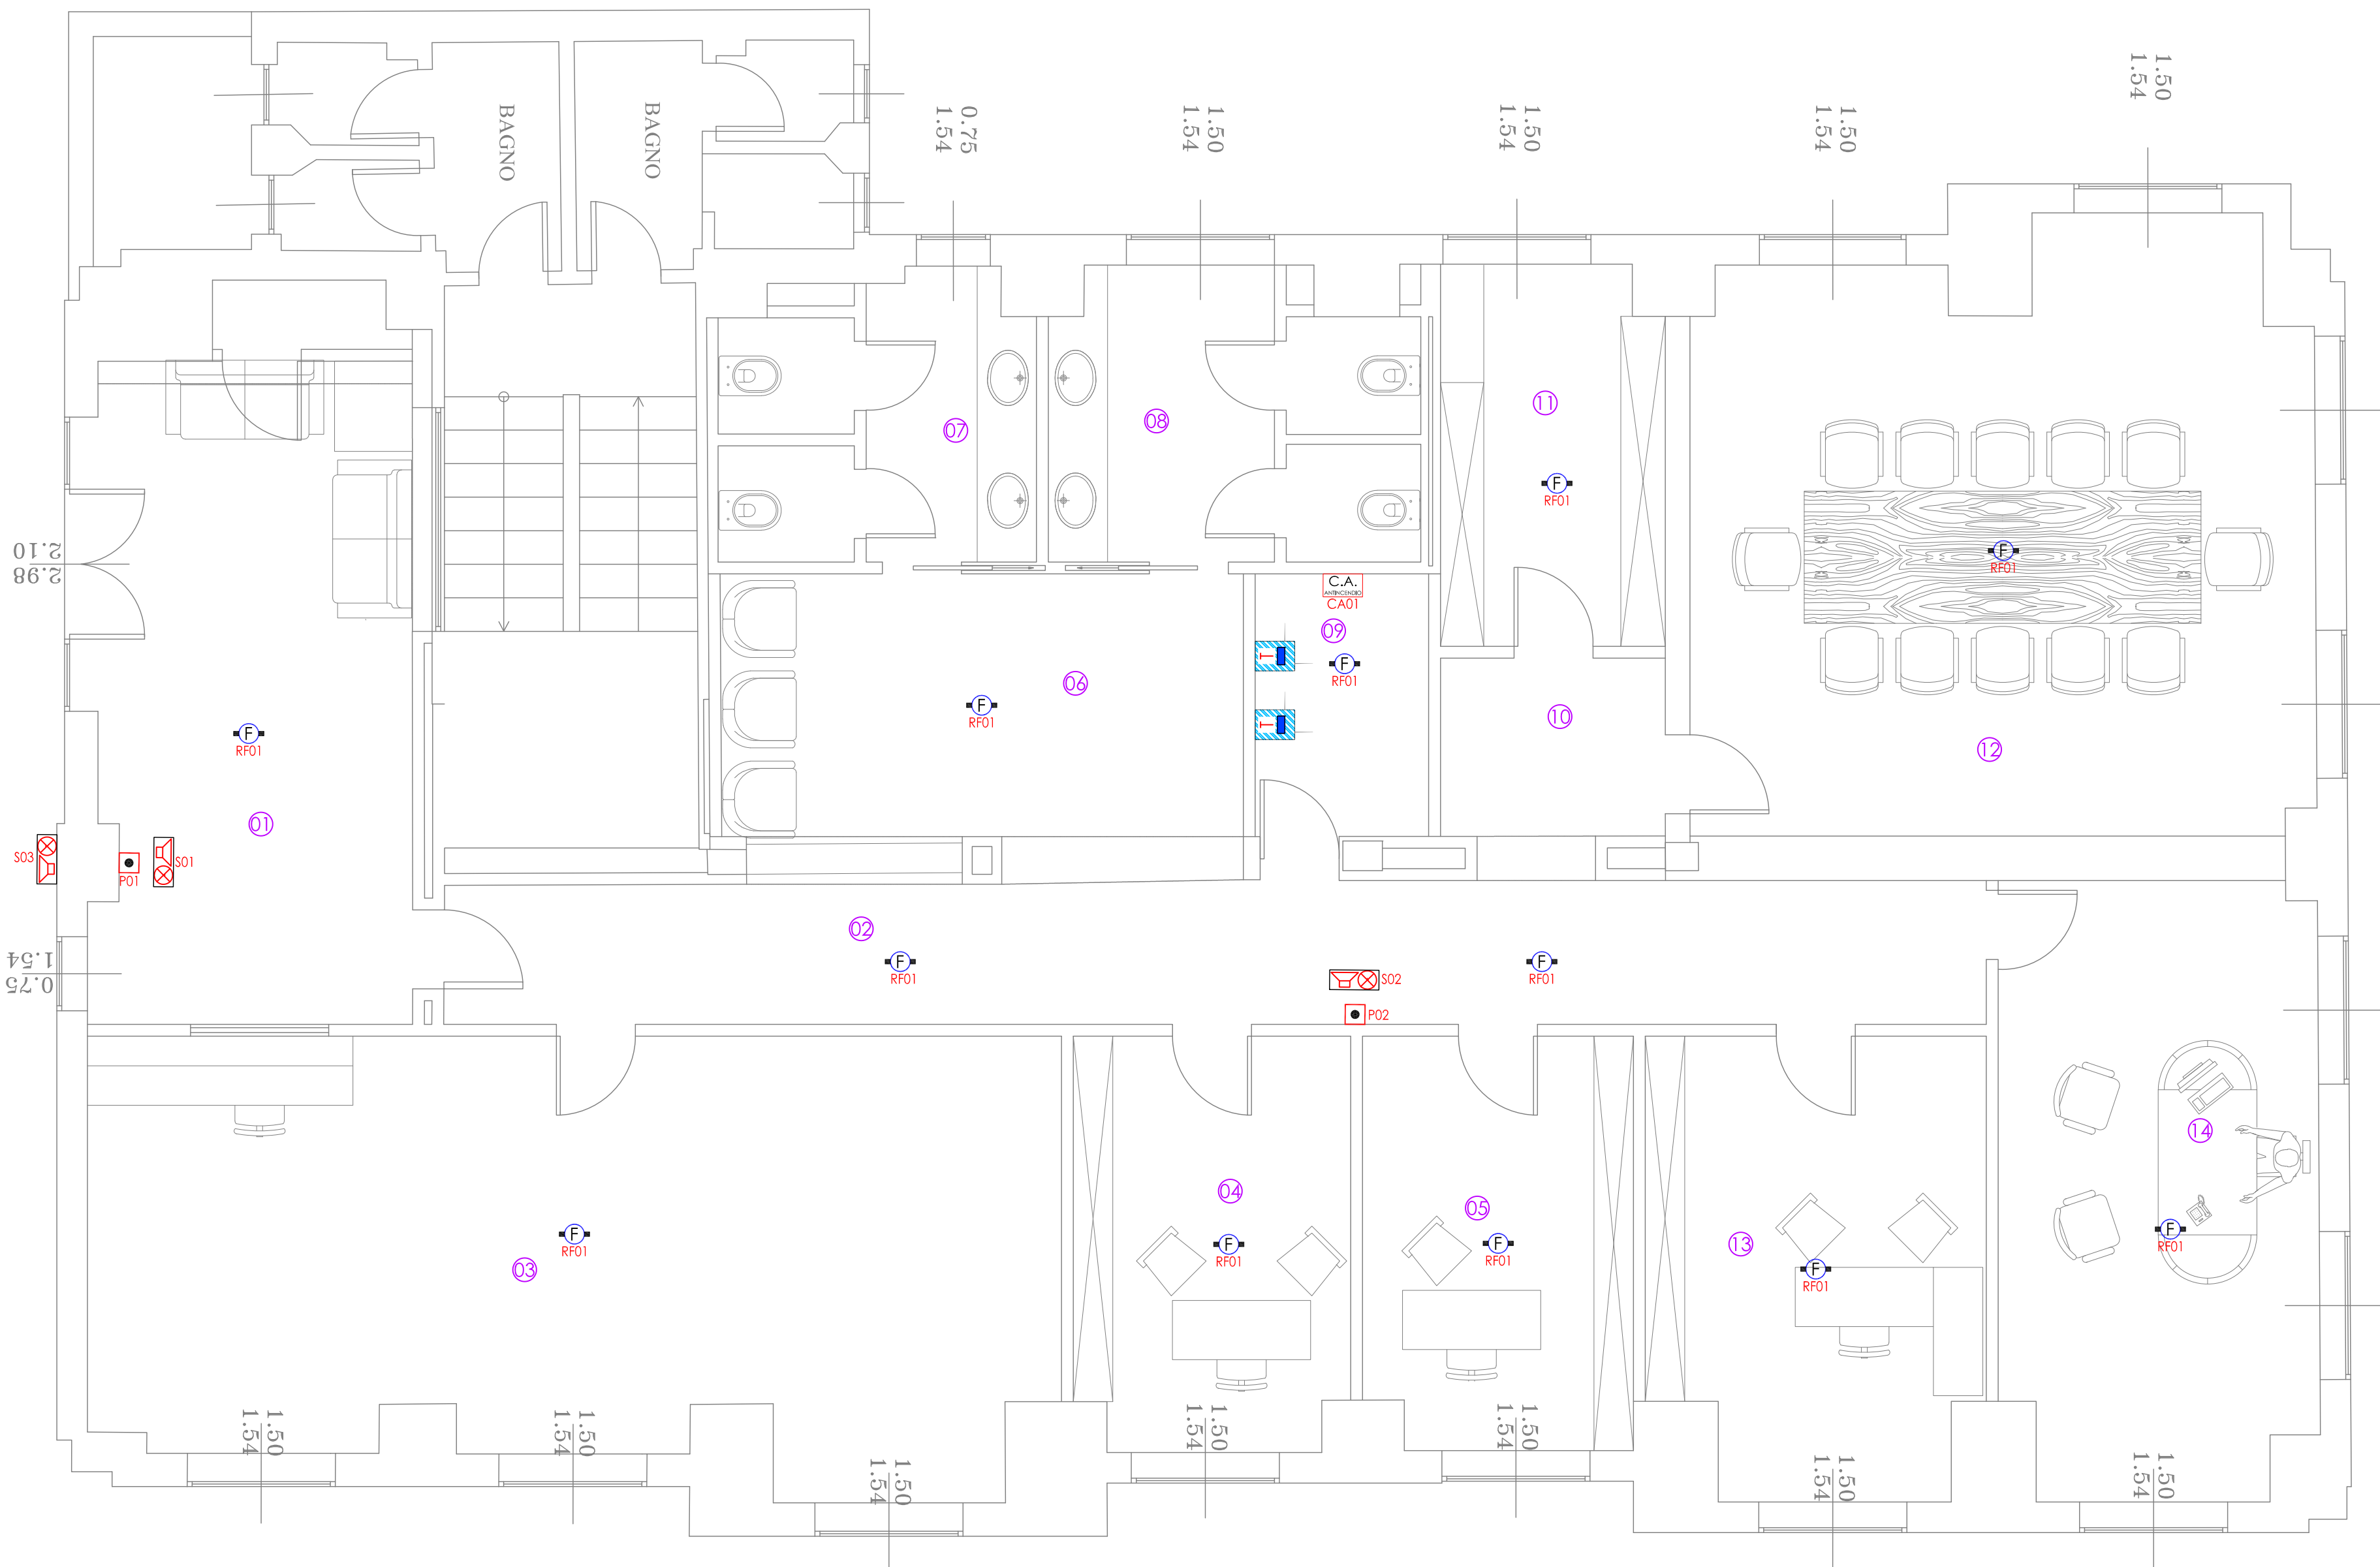

LEGENDA PLANIMETRIA RIVELAZIONE INCENDI

	RIVELATORE OTTICO DI FUMO WIRELESS
	RIVELATORE TERMOVELOCIMETRICO WIRELESS
	CENTRALE D'ALLARME ANTINCENDIO
	PULSANTE MANUALE DI SEGNALE INCENDIO WIRELESS
	APP. AUDIO VISIVO DI SEGN. INCENDIO WIRELESS
	TRASLATORE DI SEGNALE FILARE
	EXPANDER - RIPETITORE DI SEGNALE WIRELESS CON ALIMENTAZIONE ESTERNA SUPPLEMENTARE

NOTE

- Il sistema wireless richiede che tutti i dispositivi ad esso collegati operino in condizioni di livello pari a MARK4 o MARK5;
- Tutte le apparecchiature dovranno essere uguali o similari a quelle inserite in progetto.
- Dovrà essere effettuata ispezione preventiva per valutare le condizioni ambientali e la propagazione del segnale radio nei vari punti con apposita apparecchiatura.

LEGENDA LOCALI

01	INGRESSO
02	CORRIDOIO
03	SALA OPERATIVA
04	UFFICIO 1
05	UFFICIO 2
06	AREA RELAX
07	BAGNI UOMINI
08	BAGNI DONNE
09	C.E.D.
10	DISIMPEGNO
11	ARCHIVIO
12	SALA RIUNIONI
13	UFFICO 3
14	UFFICO 4

DeCa
PROGETTI

VIA DE FILIPPI N.46
07026 OLBIA (OT) - TEL. 0789200074
INFO@DECAPROGETTI.IT - WWW.DECAPROGETTI.IT

COMUNE DI ARZACHENA
Provincia di SASSARI

IMPIANTI TECNOLOGICI A SERVIZIO DI UN LOCALE
DA ADIBIRE A UFFICI VIGILANZA SITO IN LOCALITÀ
PORTO CERVO NEL COMUNE DI ARZACHENA

TAVOLA N° RI.01	DISPOSIZIONE UTILIZZATORI IMPIANTO RIVELAZIONE INCENDI		
Rif. Prog. --	DATA 20/02/2024	REV. N. 01	PROGETTO TIPO PREL. DEF. EST.C. A.B.
SCALA 1:50	I TECNICI DECA PROGETTI STP SRL DECA PROGETTI STP S.r.l. via delle Terme Vicolo A n. 1 07026 - Olbia (SS) P.IVA 02859910909 Iscrizione Albo STP Speciale Ordine Per. Ind. Sassari - N. 2/S DECAPROGETTISTPSRL@PEC.IT		
COMMITTENTE : Sardegna Resorts Srl		IL PRESENTE DOCUMENTO È TUTELATO DALLA LEGGE SUI DIRITTI D'AUTORE 22-6-42 N.633 E DALL'R.D. 16-6-42 N. 1639; È PROIBITA OGNI RIPRODUZIONE TOTALE O PARZIALE SENZA L'AUTORIZZAZIONE SCRITTA DEL TECNICO.	