

COMUNE DI ARZACHENA

Provincia di SASSARI

PROGETTO PER LA RIDISTRIBUZIONE INTERNA DEI LOCALI A SERVIZIO DEGLI UFFICI DEL CANTIERE NAUTICO NEL COMPENDIO PORTUALE DI PORTO CERVO

TAVOLA N'	ELABORATO:		
A09	IMPIANTO CLIMATIZZAZIONE		
SCALA	DATA	REV. N.	
VARIE	SETTEMBRE 2024		

IL TECNICO INCARICATO
ING. GUIDO MURRIGHILE

IL COMMITTENTE
SARDEGNA RESORTS S.R.L.





ORDINE INGEGNERI
PROVINCE DI SASSARI
E OLBIA TEMPIO

N° 1162 Dott. Ing. Guido Murrighile

*Ingegnere Civile Ambientale Industriale e
dell'informazione Sezione A- Settore a,b,c*



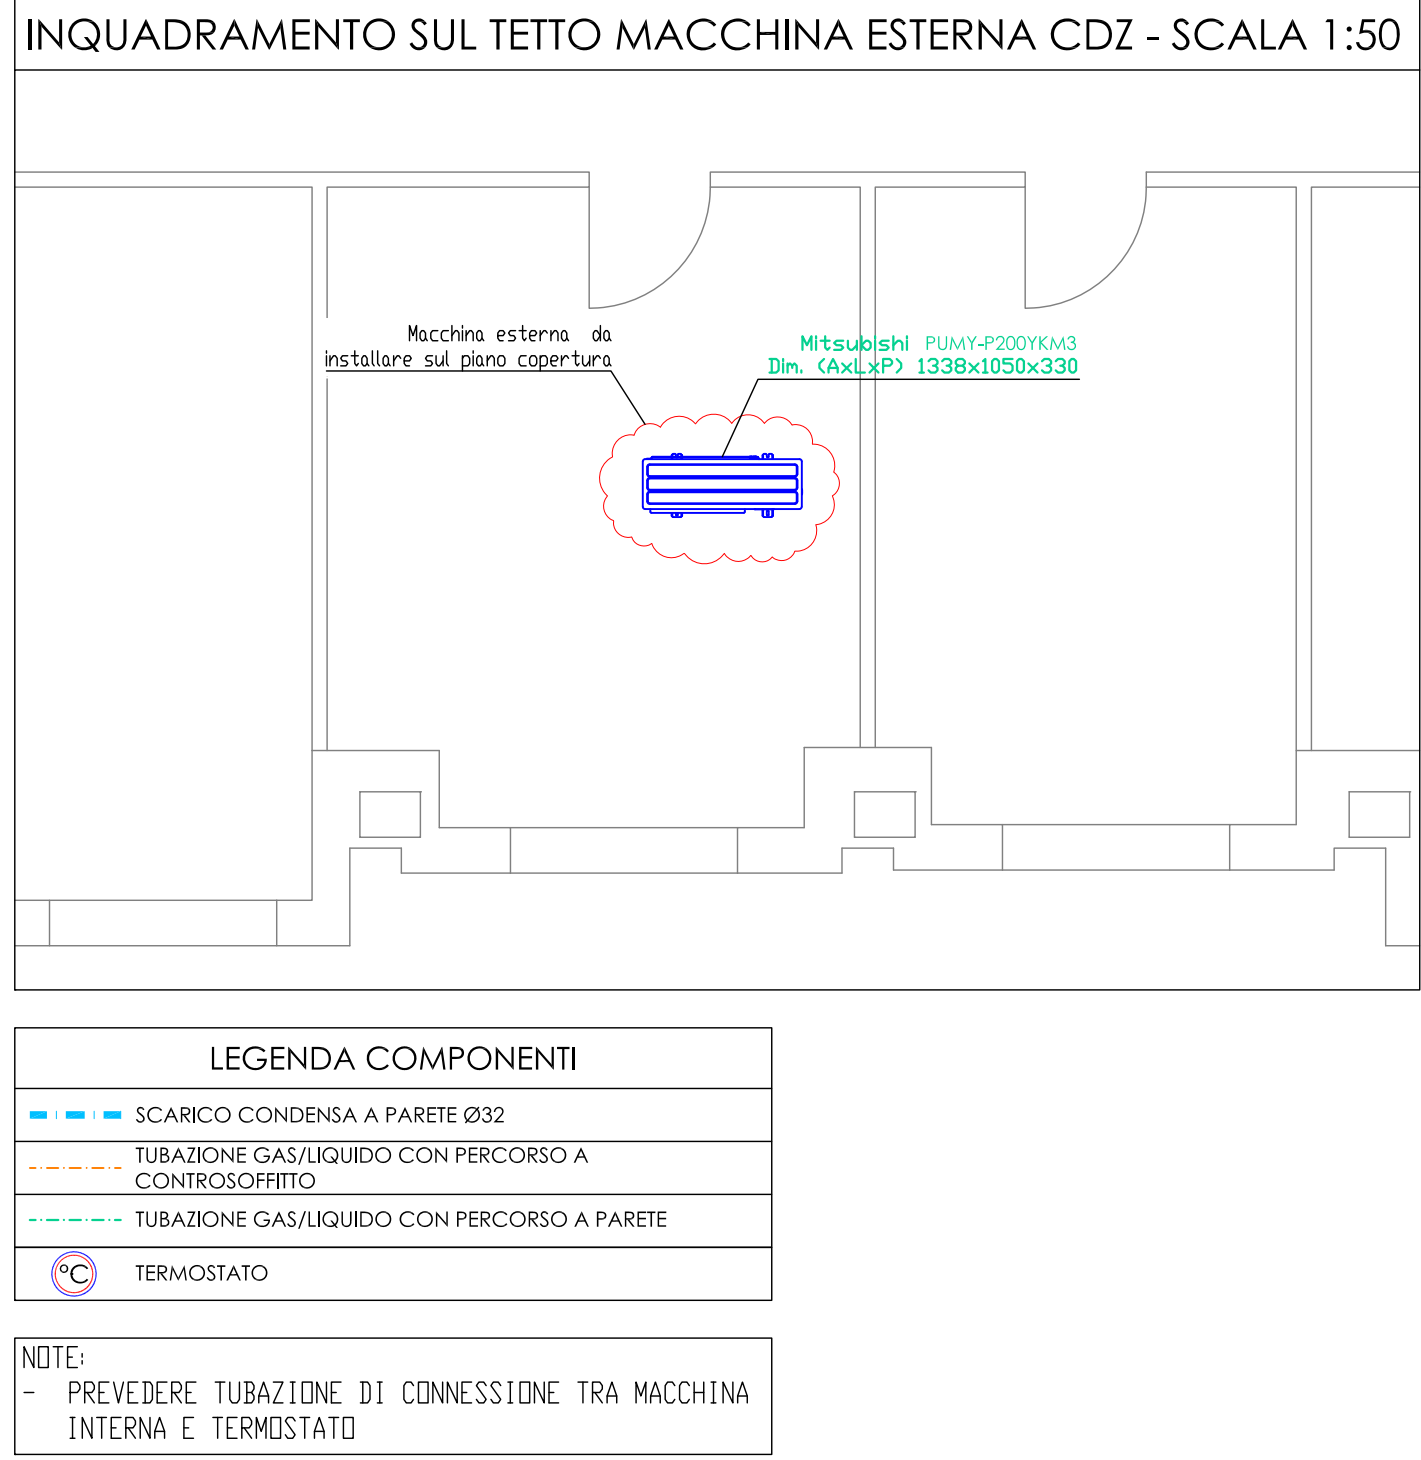
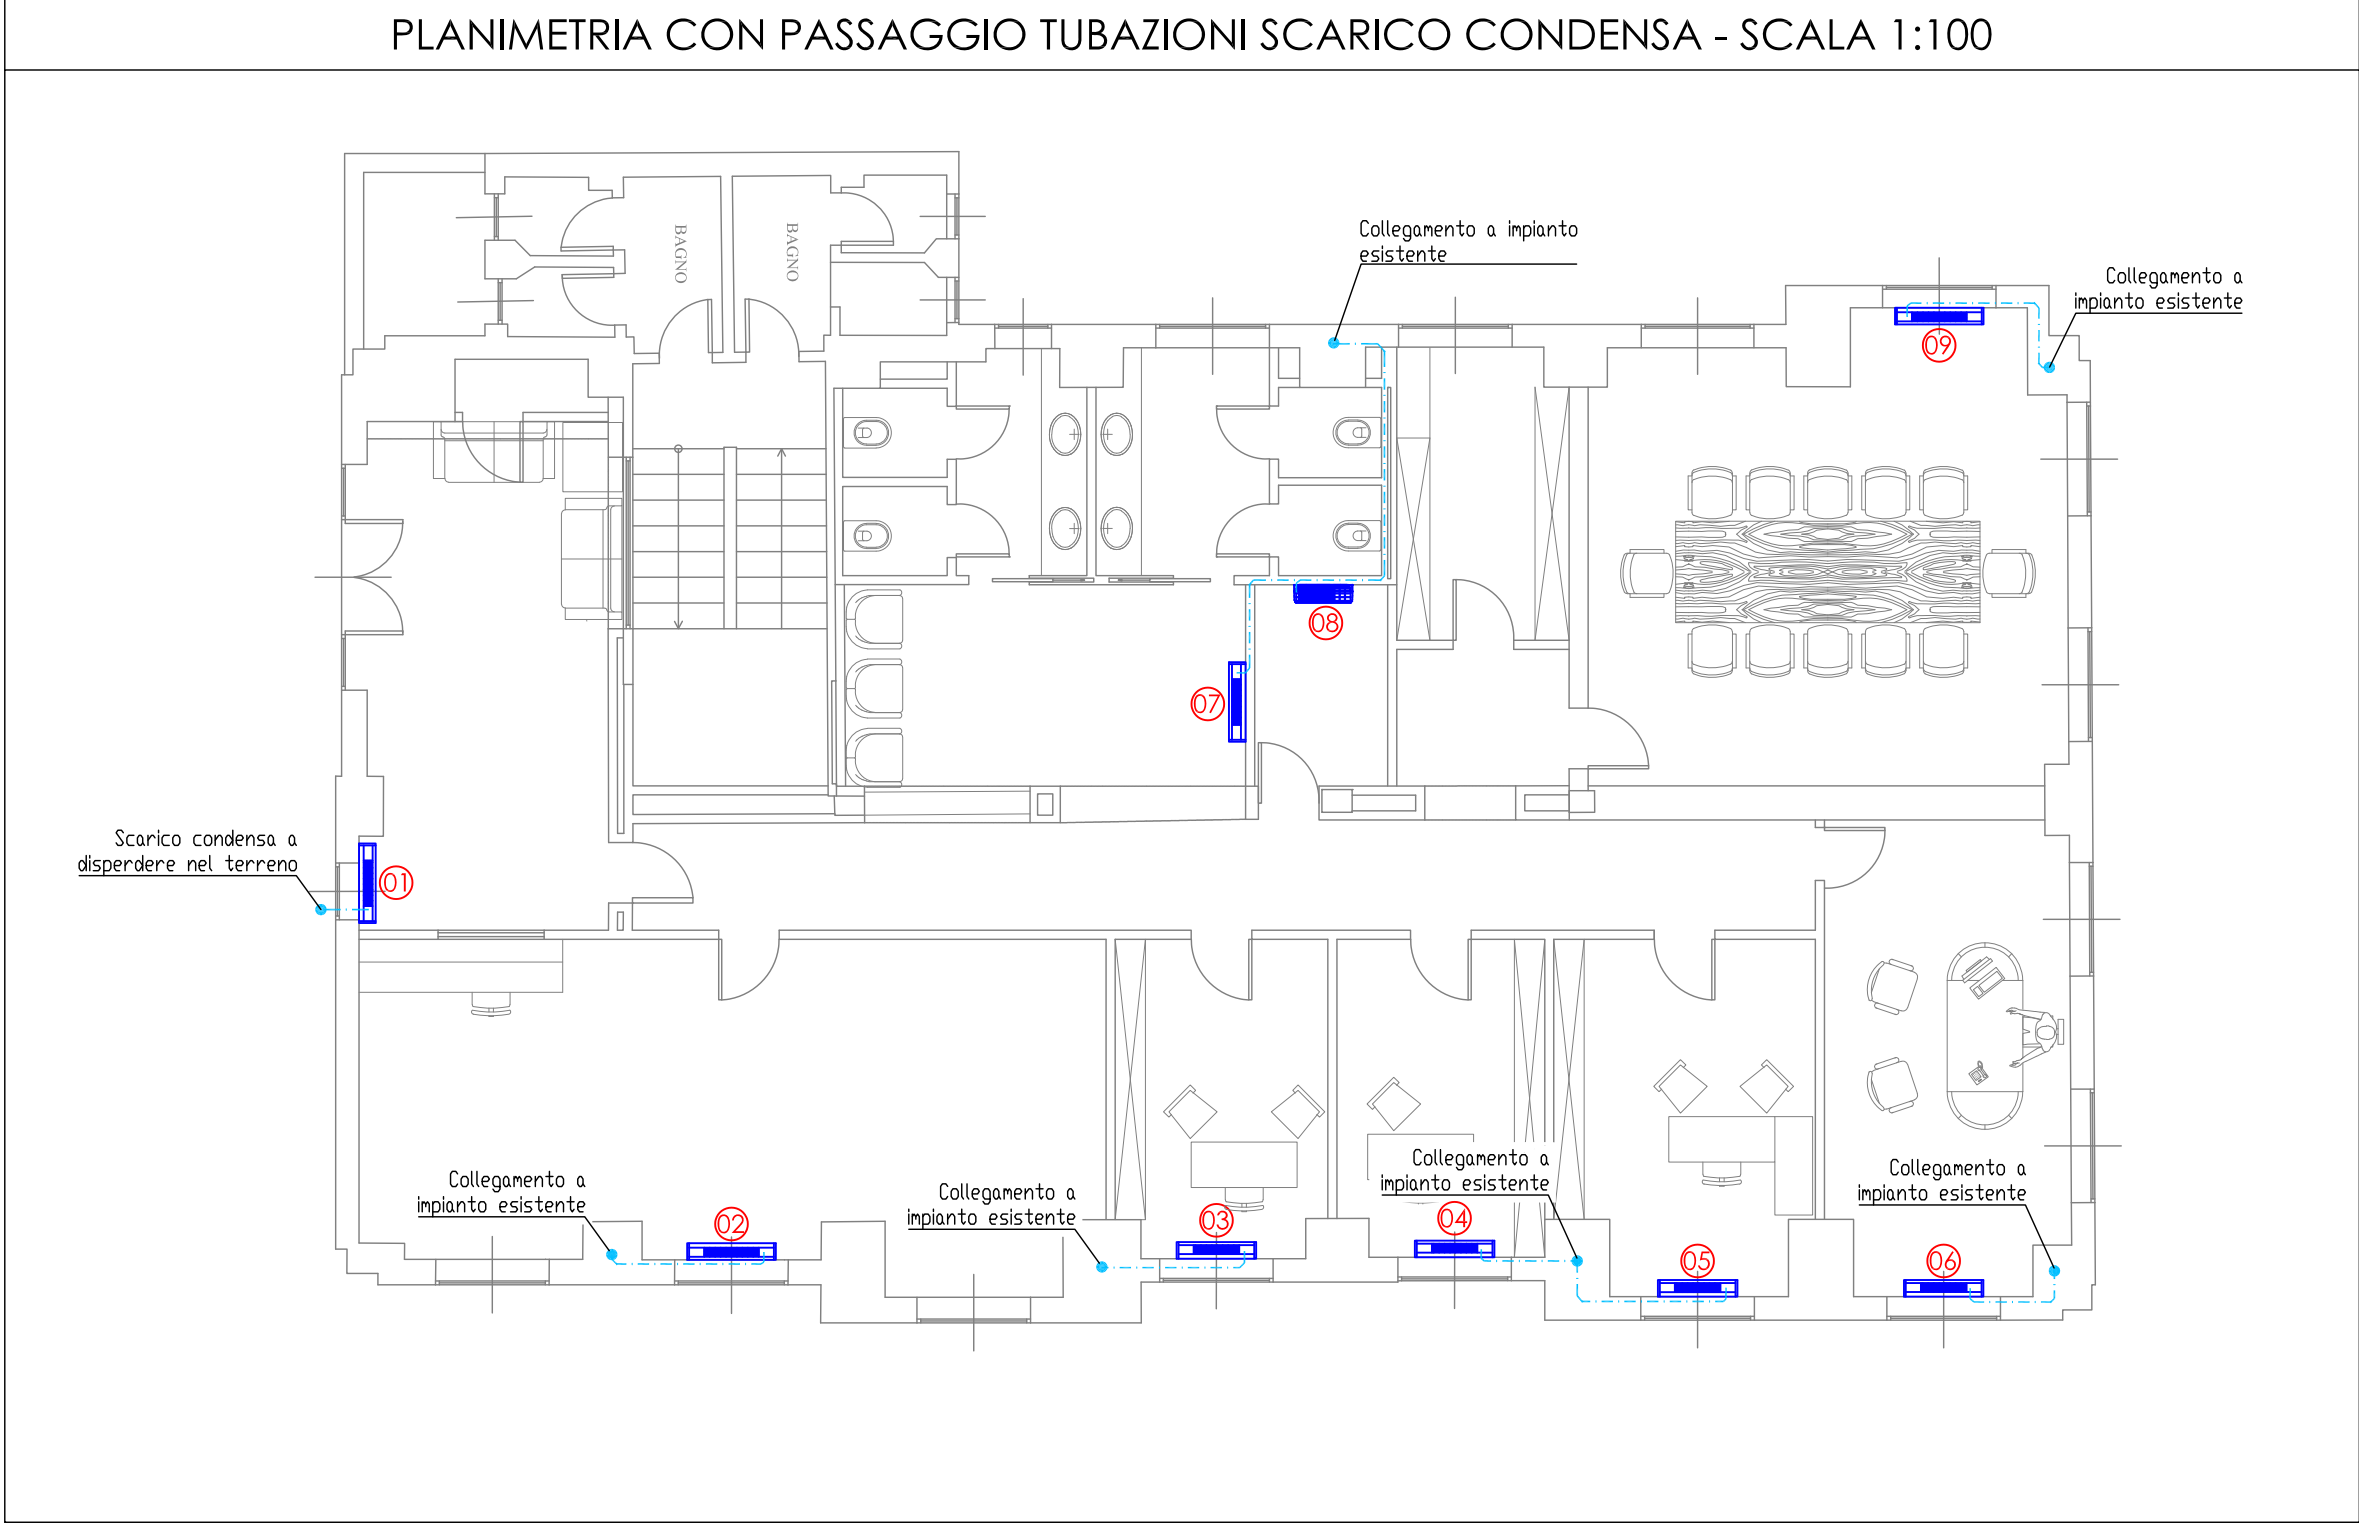


MARCA: MITSUBISHI
MODELLO: PUMY-P200YKM3

LEGENDA COMPONENTI	
	SCARICO CONDENSA A PARETE Ø32
	TUBAZIONE GAS/LIQUIDO CON PERCORSO A CONTROSOFFITO
	TUBAZIONE GAS/LIQUIDO CON PERCORSO A PARETE
	TERMOSTATO

NOTE:
- PREVEDERE TUBAZIONE DI CONNESSIONE TRA MACCHINA INTERNA E TERMOSTATO

PLANIMETRIA DISTRIBUZIONE IMPIANTO CONDIZIONAMENTO - SCALA 1:50

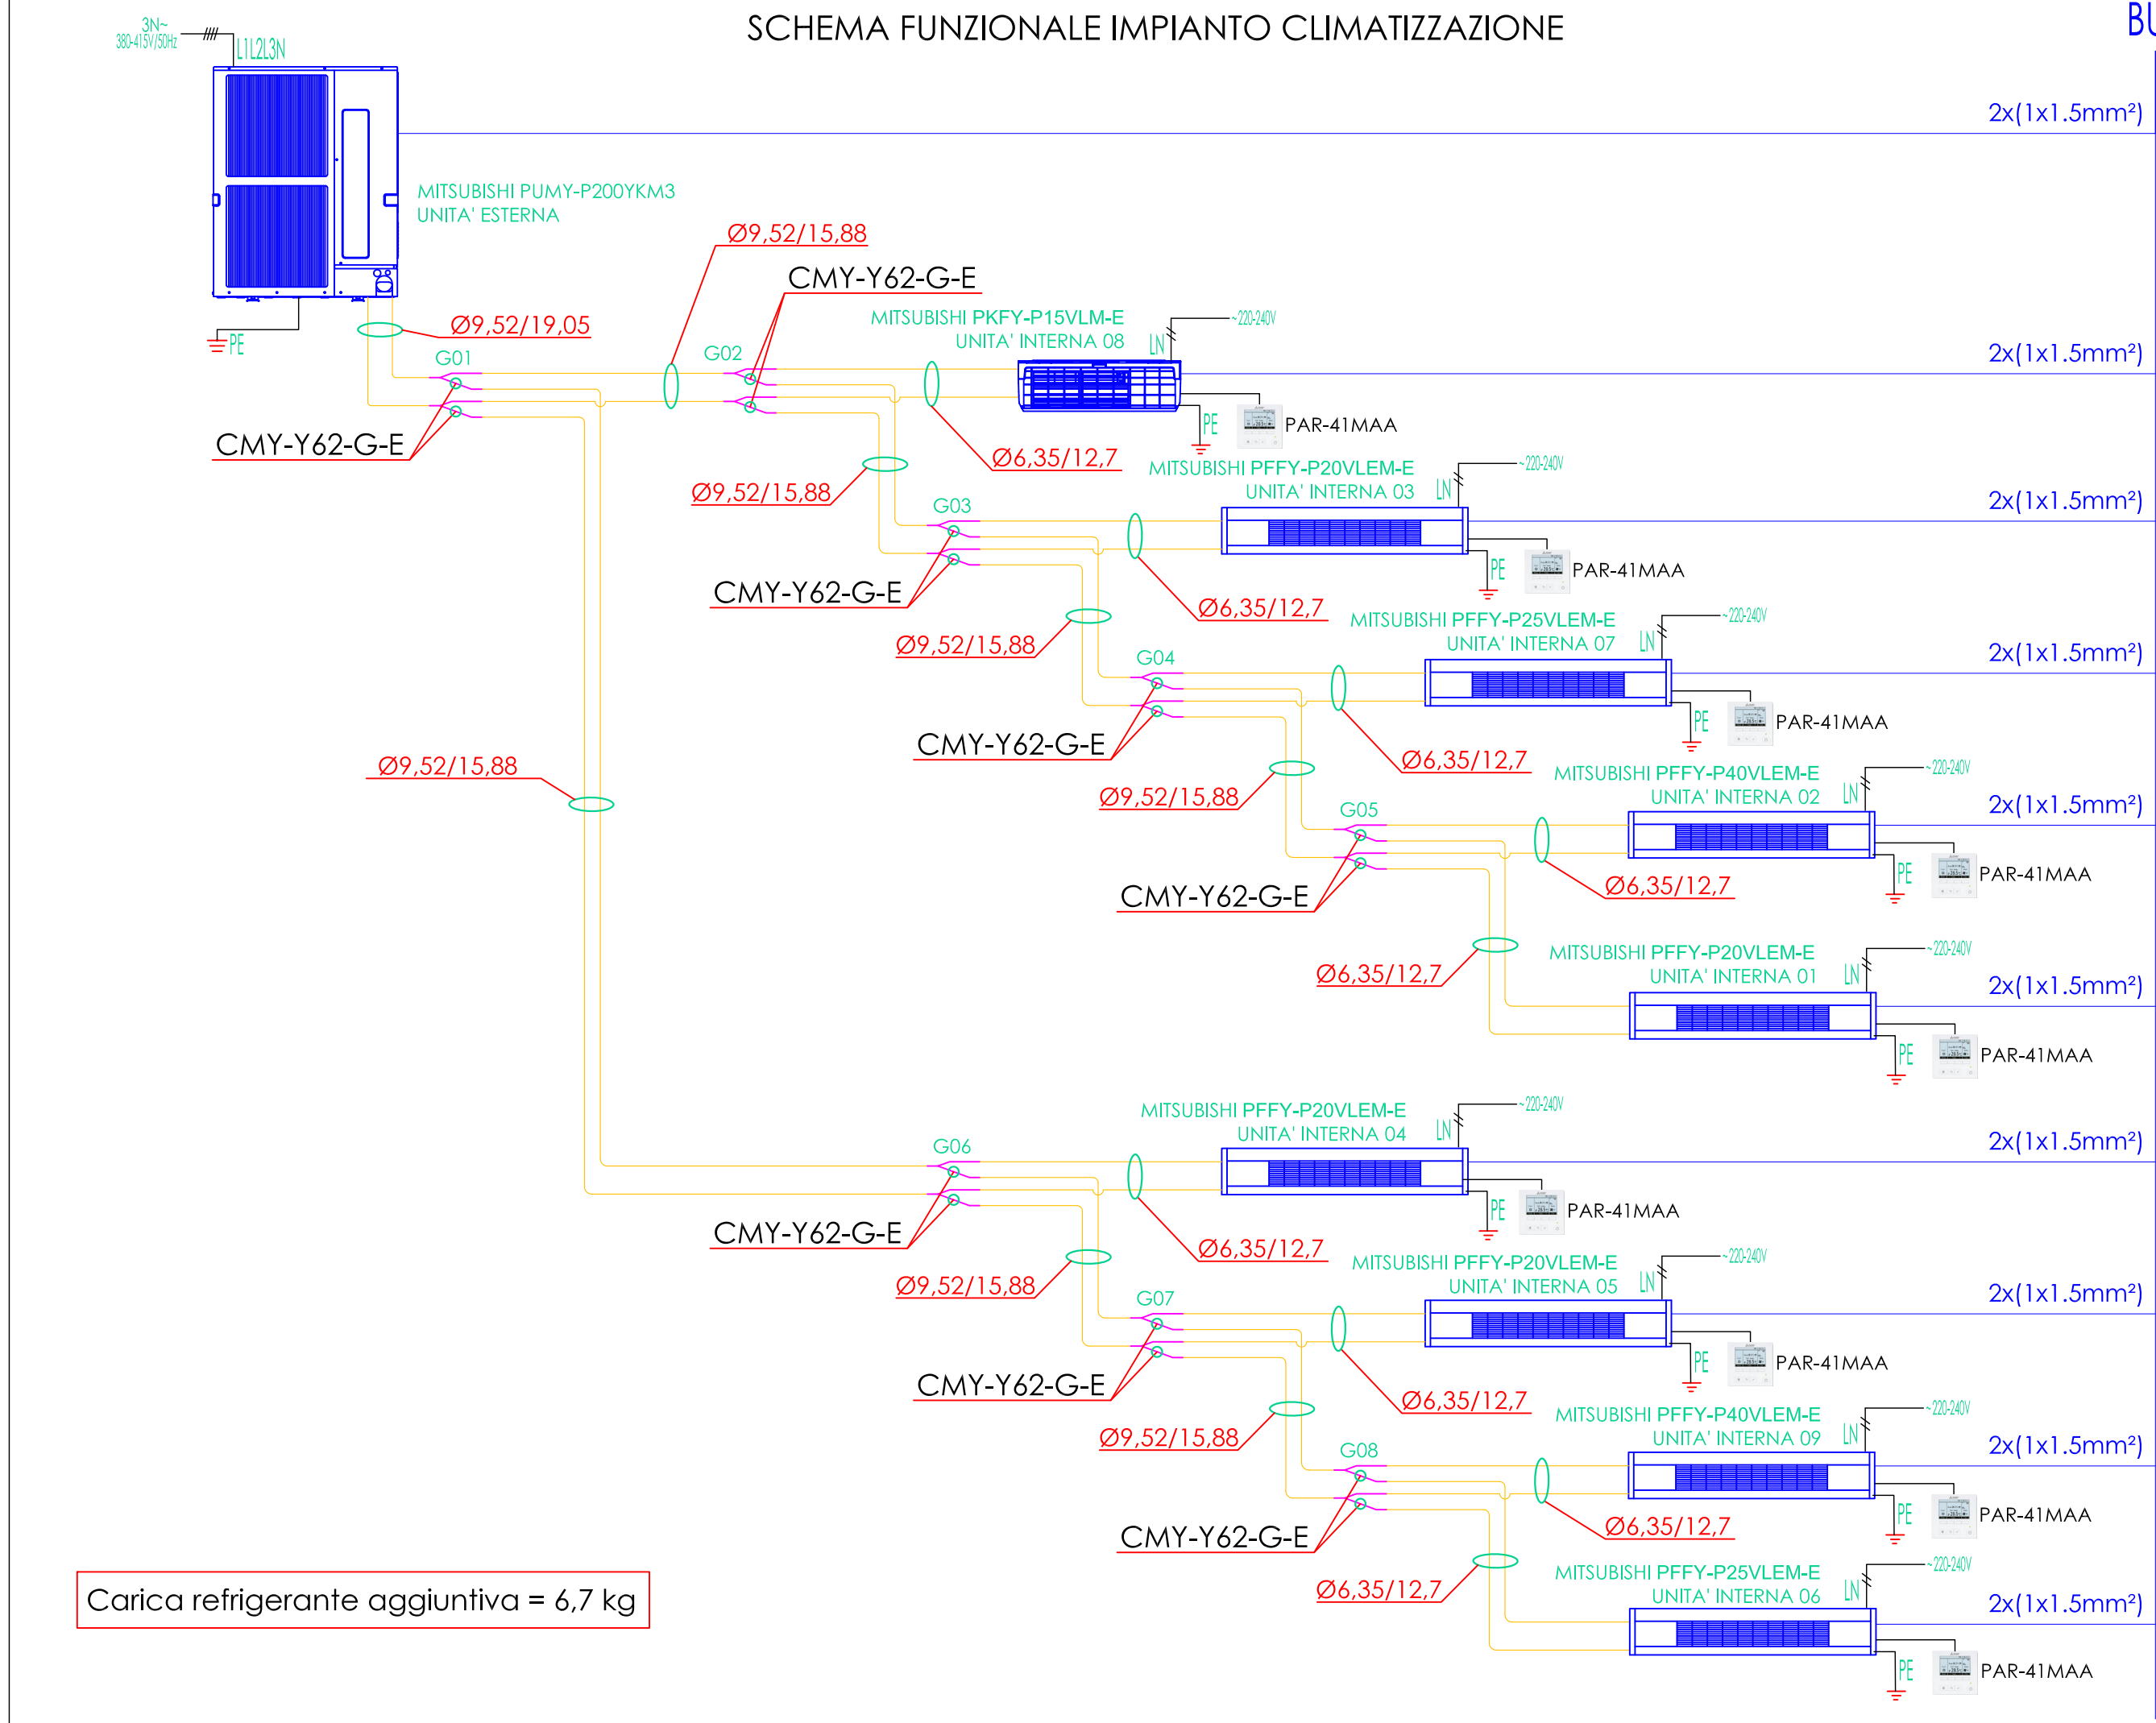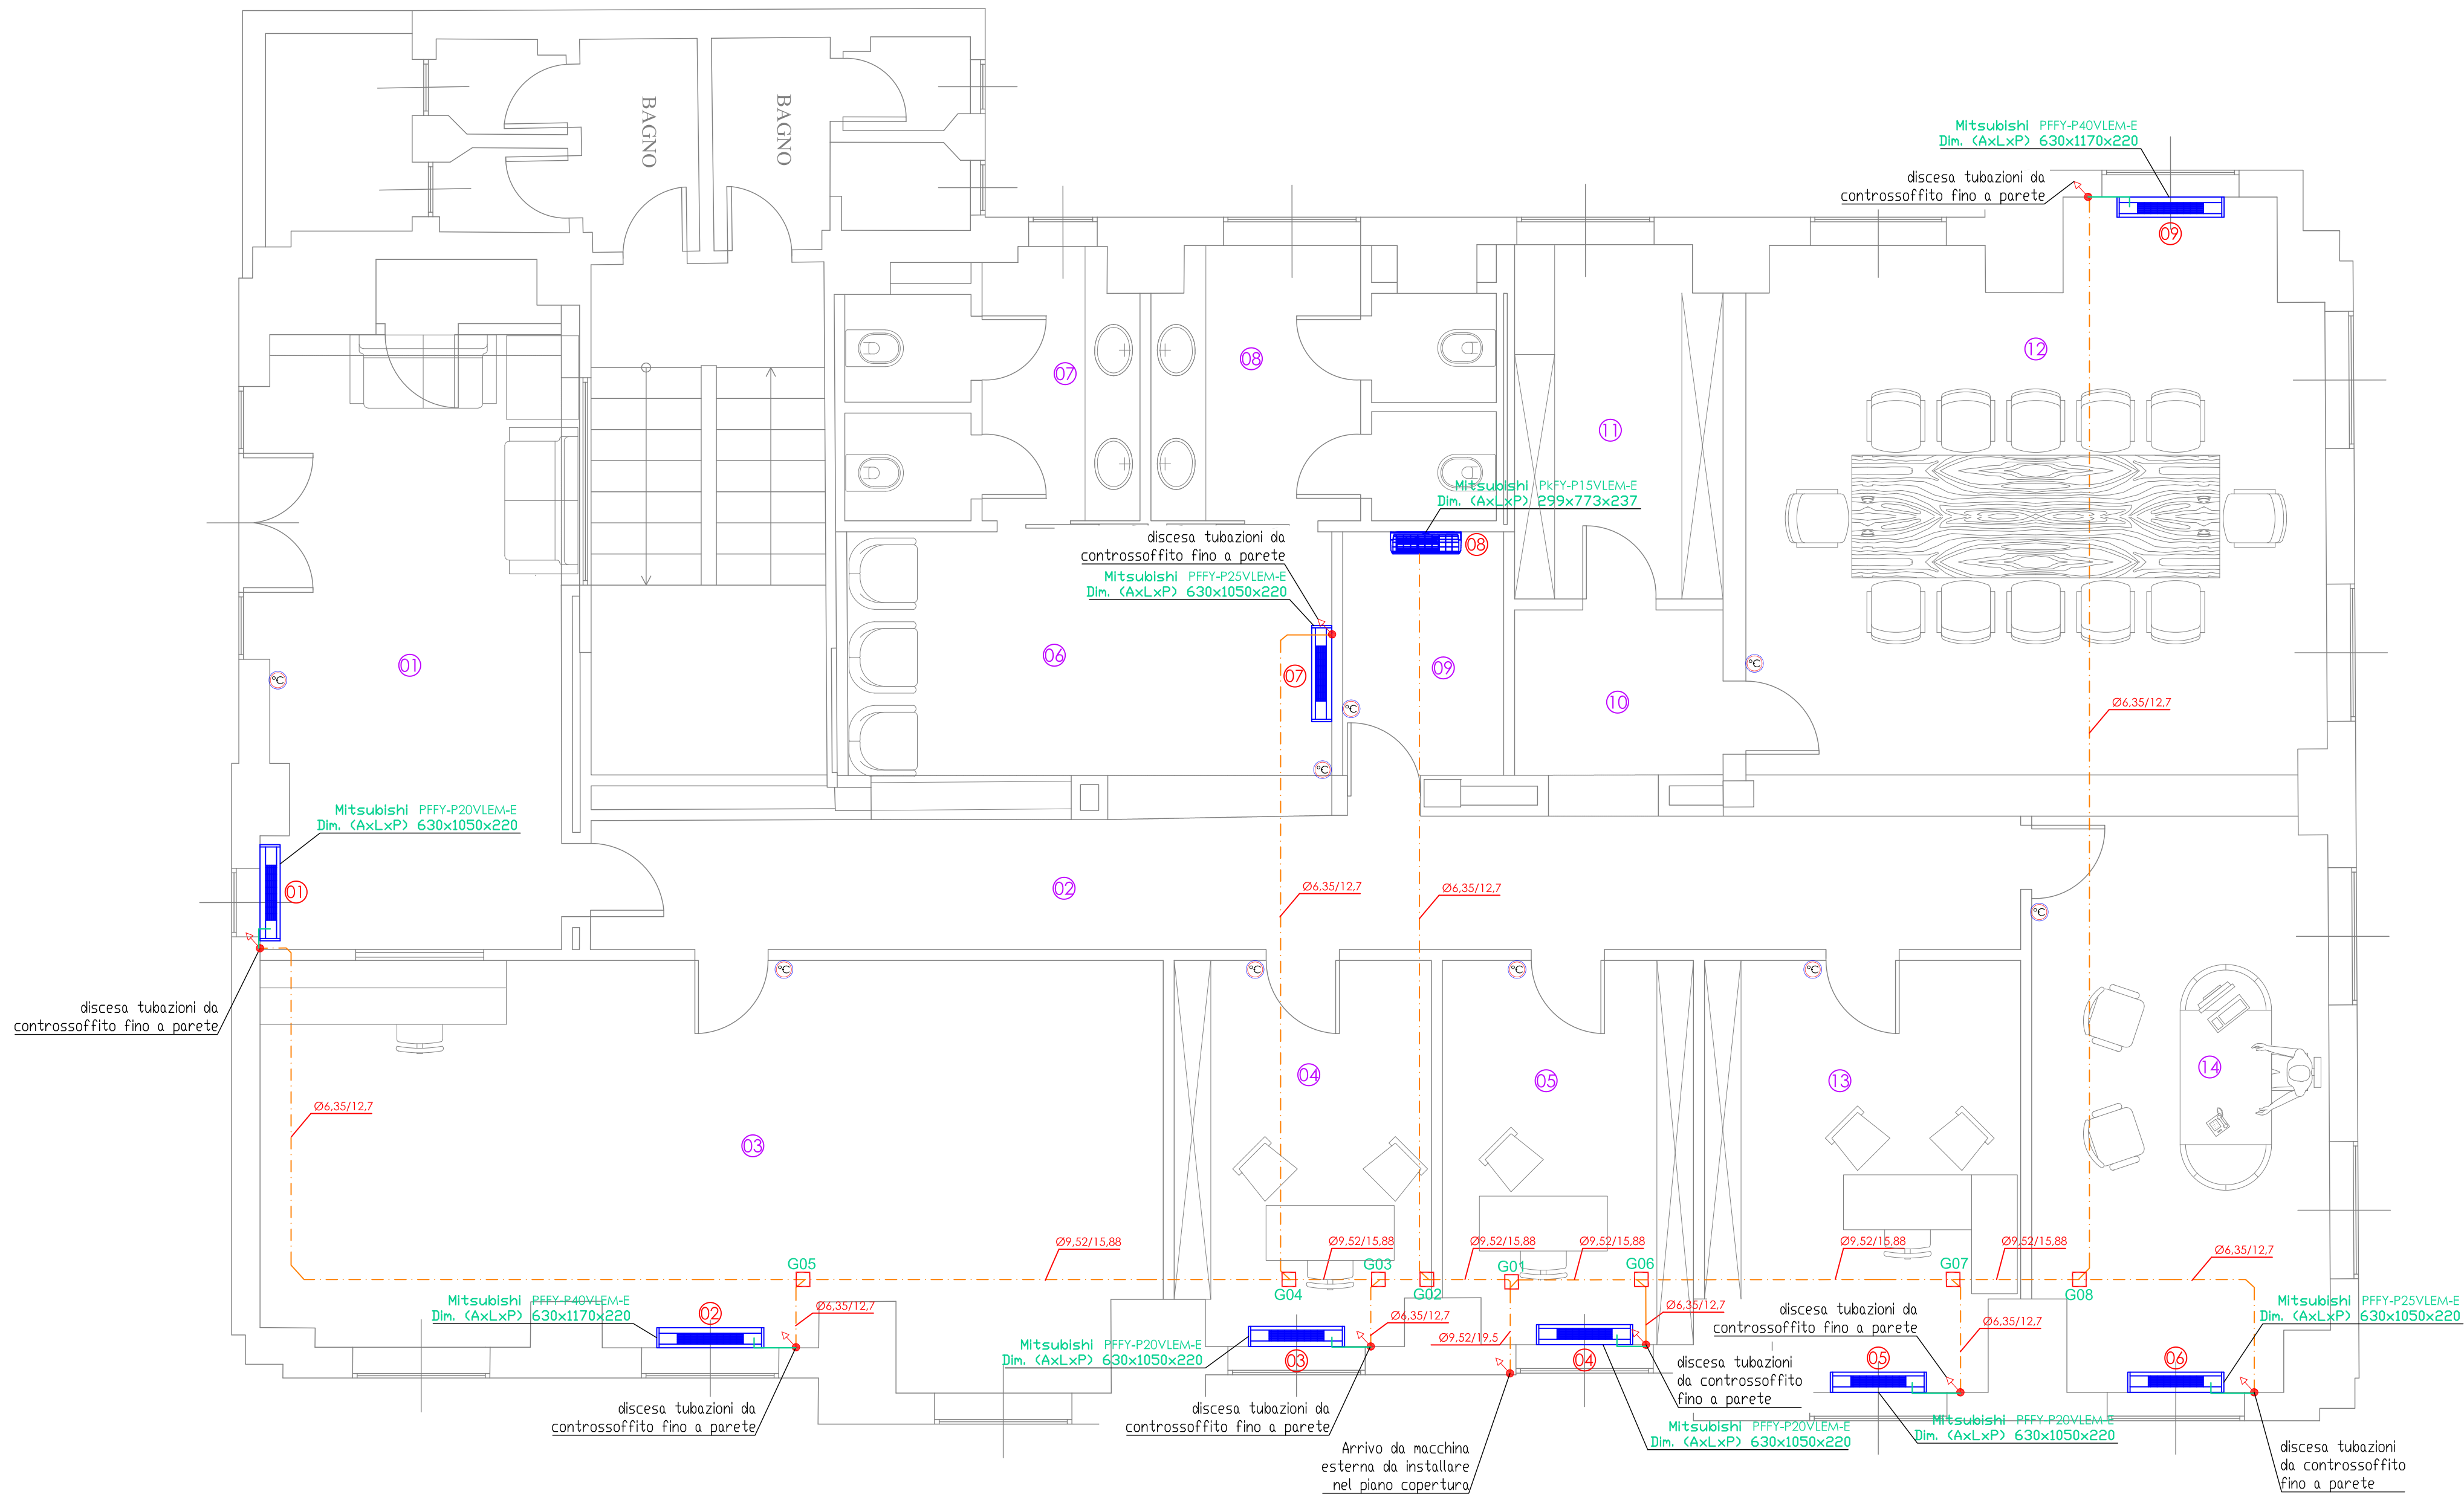

MARCA: MITSUBISHI
MODELLO: PFFY-P15VLM-E



MARCA: MITSUBISHI
MODELLO: PFFY-P-VLM-E

LEGENDA LOCALI	
01	INGRESSO
02	CORRIDOIO
03	SALA OPERATIVA
04	UFFICIO 1
05	UFFICIO 2
06	AREA RELAX
07	BAGNI UOMINI
08	BAGNI DONNE
09	C.E.D.
10	DISIMPEGNO
11	ARCHIVIO
12	SALA RIUNIONI
13	UFFICO 3
14	UFFICIO 4

ELENCO UNITA' INTERNE VRF		
ID UI	CODICE UNITA' INTERNA	AMBIENTE DI INSTALLAZIONE
01	PFFY-P20VLEM-E	INGRESSO
02	PFFY-P40VLEM-E	SALA OPERATIVA
03	PFFY-P20VLEM-E	UFFICIO 1
04	PFFY-P20VLEM-E	UFFICIO 2
05	PFFY-P20VLEM-E	UFFICIO 3
06	PFFY-P25VLEM-E	UFFICIO 4
07	PFFY-P25VLEM-E	AREA RELAX
08	PKFY-P15VLM-E	C.E.D.
09	PFFY-P40VLEM-E	SALA RIUNIONI



VIA DE FILIPPI N.46
07026 OLBIA (OT) - TEL. 0789200074
INFO@DECAPROGETTI.IT - WWW.DECAPROGETTI.IT

COMUNE DI ARZACHENA

Provincia di SASSARI

IMPIANTI TECNOLOGICI A SERVIZIO DI UN LOCALE
DA ADIBIRE A UFFICI VIGILANZA SITO IN LOCALITÀ
PORTO CERVO NEL COMUNE DI ARZACHENA

TAVOLA N°		IMPIANTO CONDIZIONAMENTO			
M.01					
Rif. Prog.					
SCALA	VARIE	DATA	20/02/2024	REV. N.	01
		PROGETTO TIPO			
		PREL. DEF. ECV. A.B.			
CONTENUTI		I TECNICI			
- DISPOSIZIONE MACCHINA ESTERNA E INTERNE		DECA PROGETTI STP SRL			
- DISTRIBUZIONE TUBAZIONI GAS/LIQUIDO					
- PARTICOLARI E LEGENDA		DECA PROGETTI STP S.r.l. via delle Terme Vicolo A n. 1 07026 - Olbia (SS) P.IVA 02859910909 Iscrizione Albo STP Speciale Ordine Per. ind. Sassari - N. 2/5 DECAPROGETTISTPRL@PEC.IT			
COMMITTENTE : Sardegna Resorts Srl		IL PRESENTE DOCUMENTO È TUTELATO DALLA LEGGE SUI DIRITTI D'AUTORE 22-4-42 N.432 E DAL D.L. 16-4-42 N. 137, E' PROIBITA OGNI RIPRODUZIONE TOTALE O PARZIALE SENZA L'AUTORIZZAZIONE SCRITTA DEL TECNICO			