


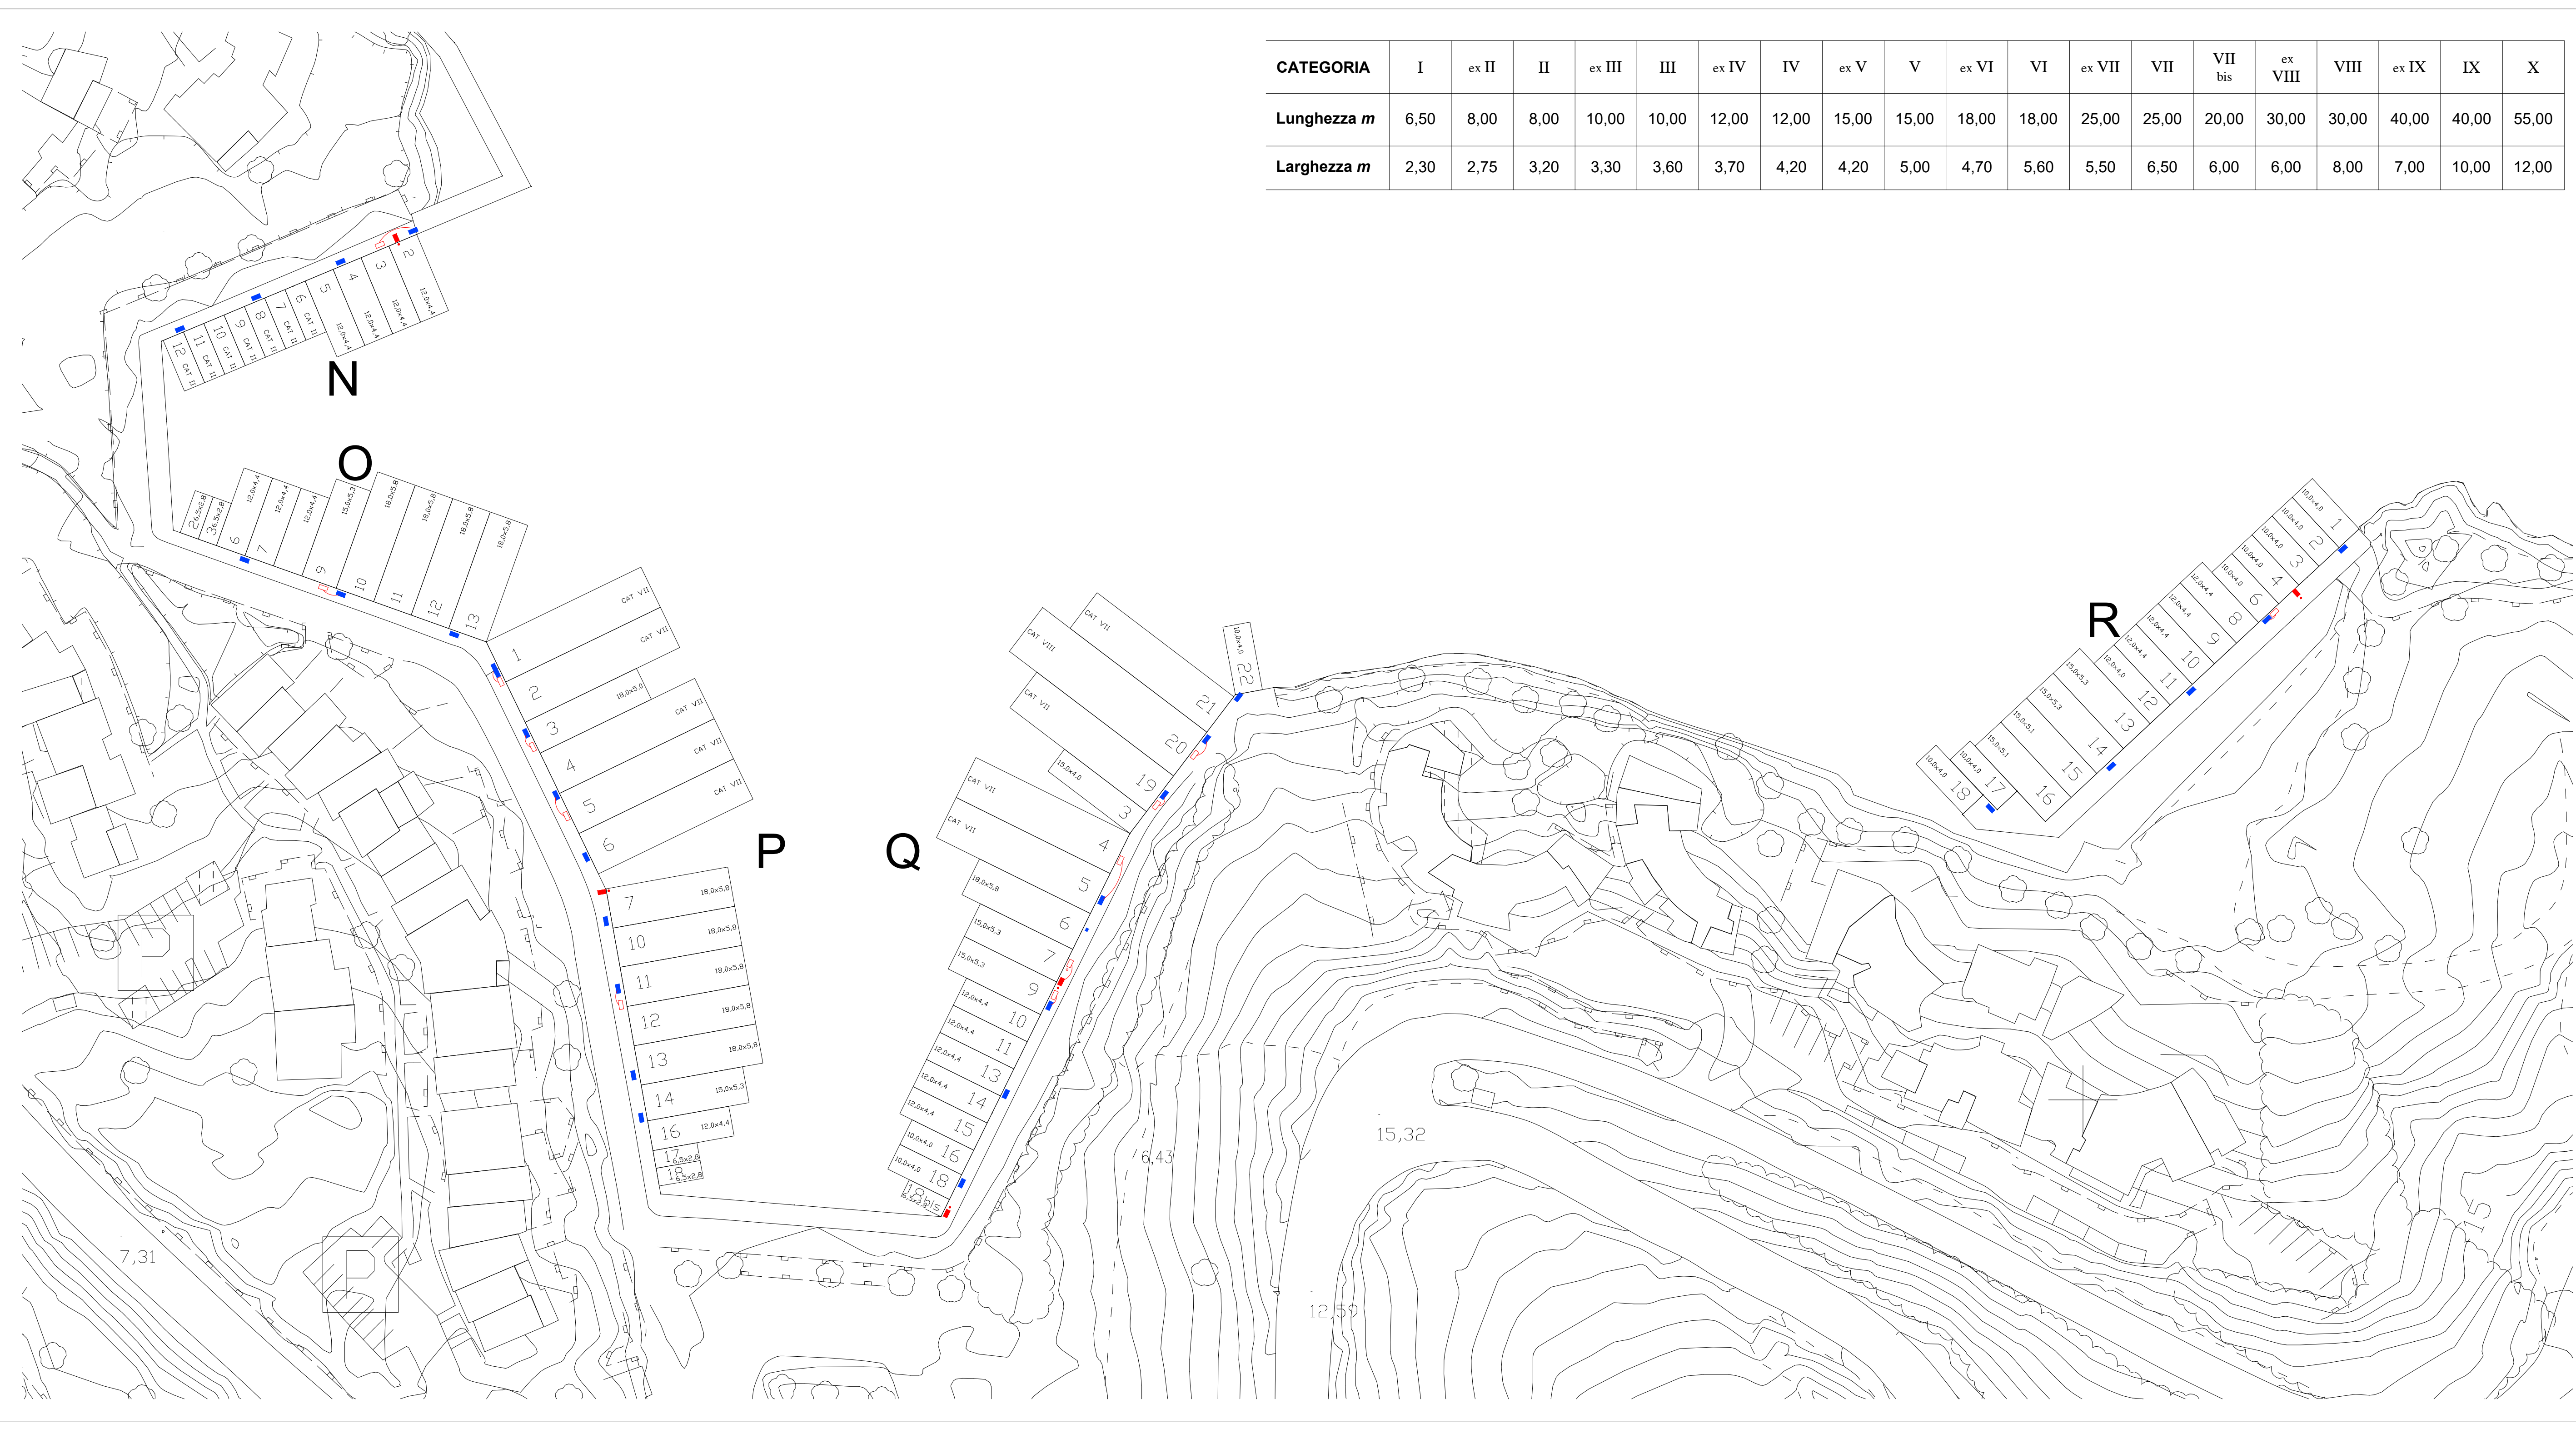

CATEGORIA	I	ex II	II	ex III	III	ex IV	IV	ex V	V	ex VI	VI	ex VII	VII	VII bis	ex VIII	VIII	ex IX	IX	X
Lunghezza <i>m</i>	6,50	8,00	8,00	10,00	10,00	12,00	12,00	15,00	15,00	18,00	18,00	25,00	25,00	20,00	30,00	30,00	40,00	40,00	55,00
Larghezza <i>m</i>	2,30	2,75	3,20	3,30	3,60	3,70	4,20	4,20	5,00	4,70	5,60	5,50	6,50	6,00	6,00	8,00	7,00	10,00	12,00

LEGENDA

COLONNINE EROGATRICI (LUCE E ACQUA)

IDRANTI ANTINCENDIO SOPRASSUOLO

SPOSTAMENTO COLONNINE EROGATRICI (LUCE E ACQUA)

SPOSTAMENTO IDRANTI ANTINCENDIO SOPRASSUOLO

COMUNE DI ARZACHENA

Provincia di Sassari

REALIZZAZIONE DEL NUOVO PIANO DEGLI ORMEGGI DEL PORTO CERVO MARINA

TAVOLA N°	ELABORATO: PLANIMETRIA DEGLI ORMEGGI ADEGUAMENTO COLONNINE - MOLI N, O, P, Q, e R		
SCALA 1:50	DATA FEBBRAIO 2025	REV. N° 01	

AGGIORNAMENTI

IL TECNICO INCARICATO
DOTT. ING. GUIDO MURRIGHILE

IL COMMITTENTE
PORTO CERVO MARINA

ORDINE INGEGNERI

PROVINCE DI SASSARI
E OLBIA TEMPIO

N° 1162 Dott. Ing. Guido Murrighile

Ingegnere Civile Ambientale Industriale e
dell'informazione Sezione A- Settore a,b,c