




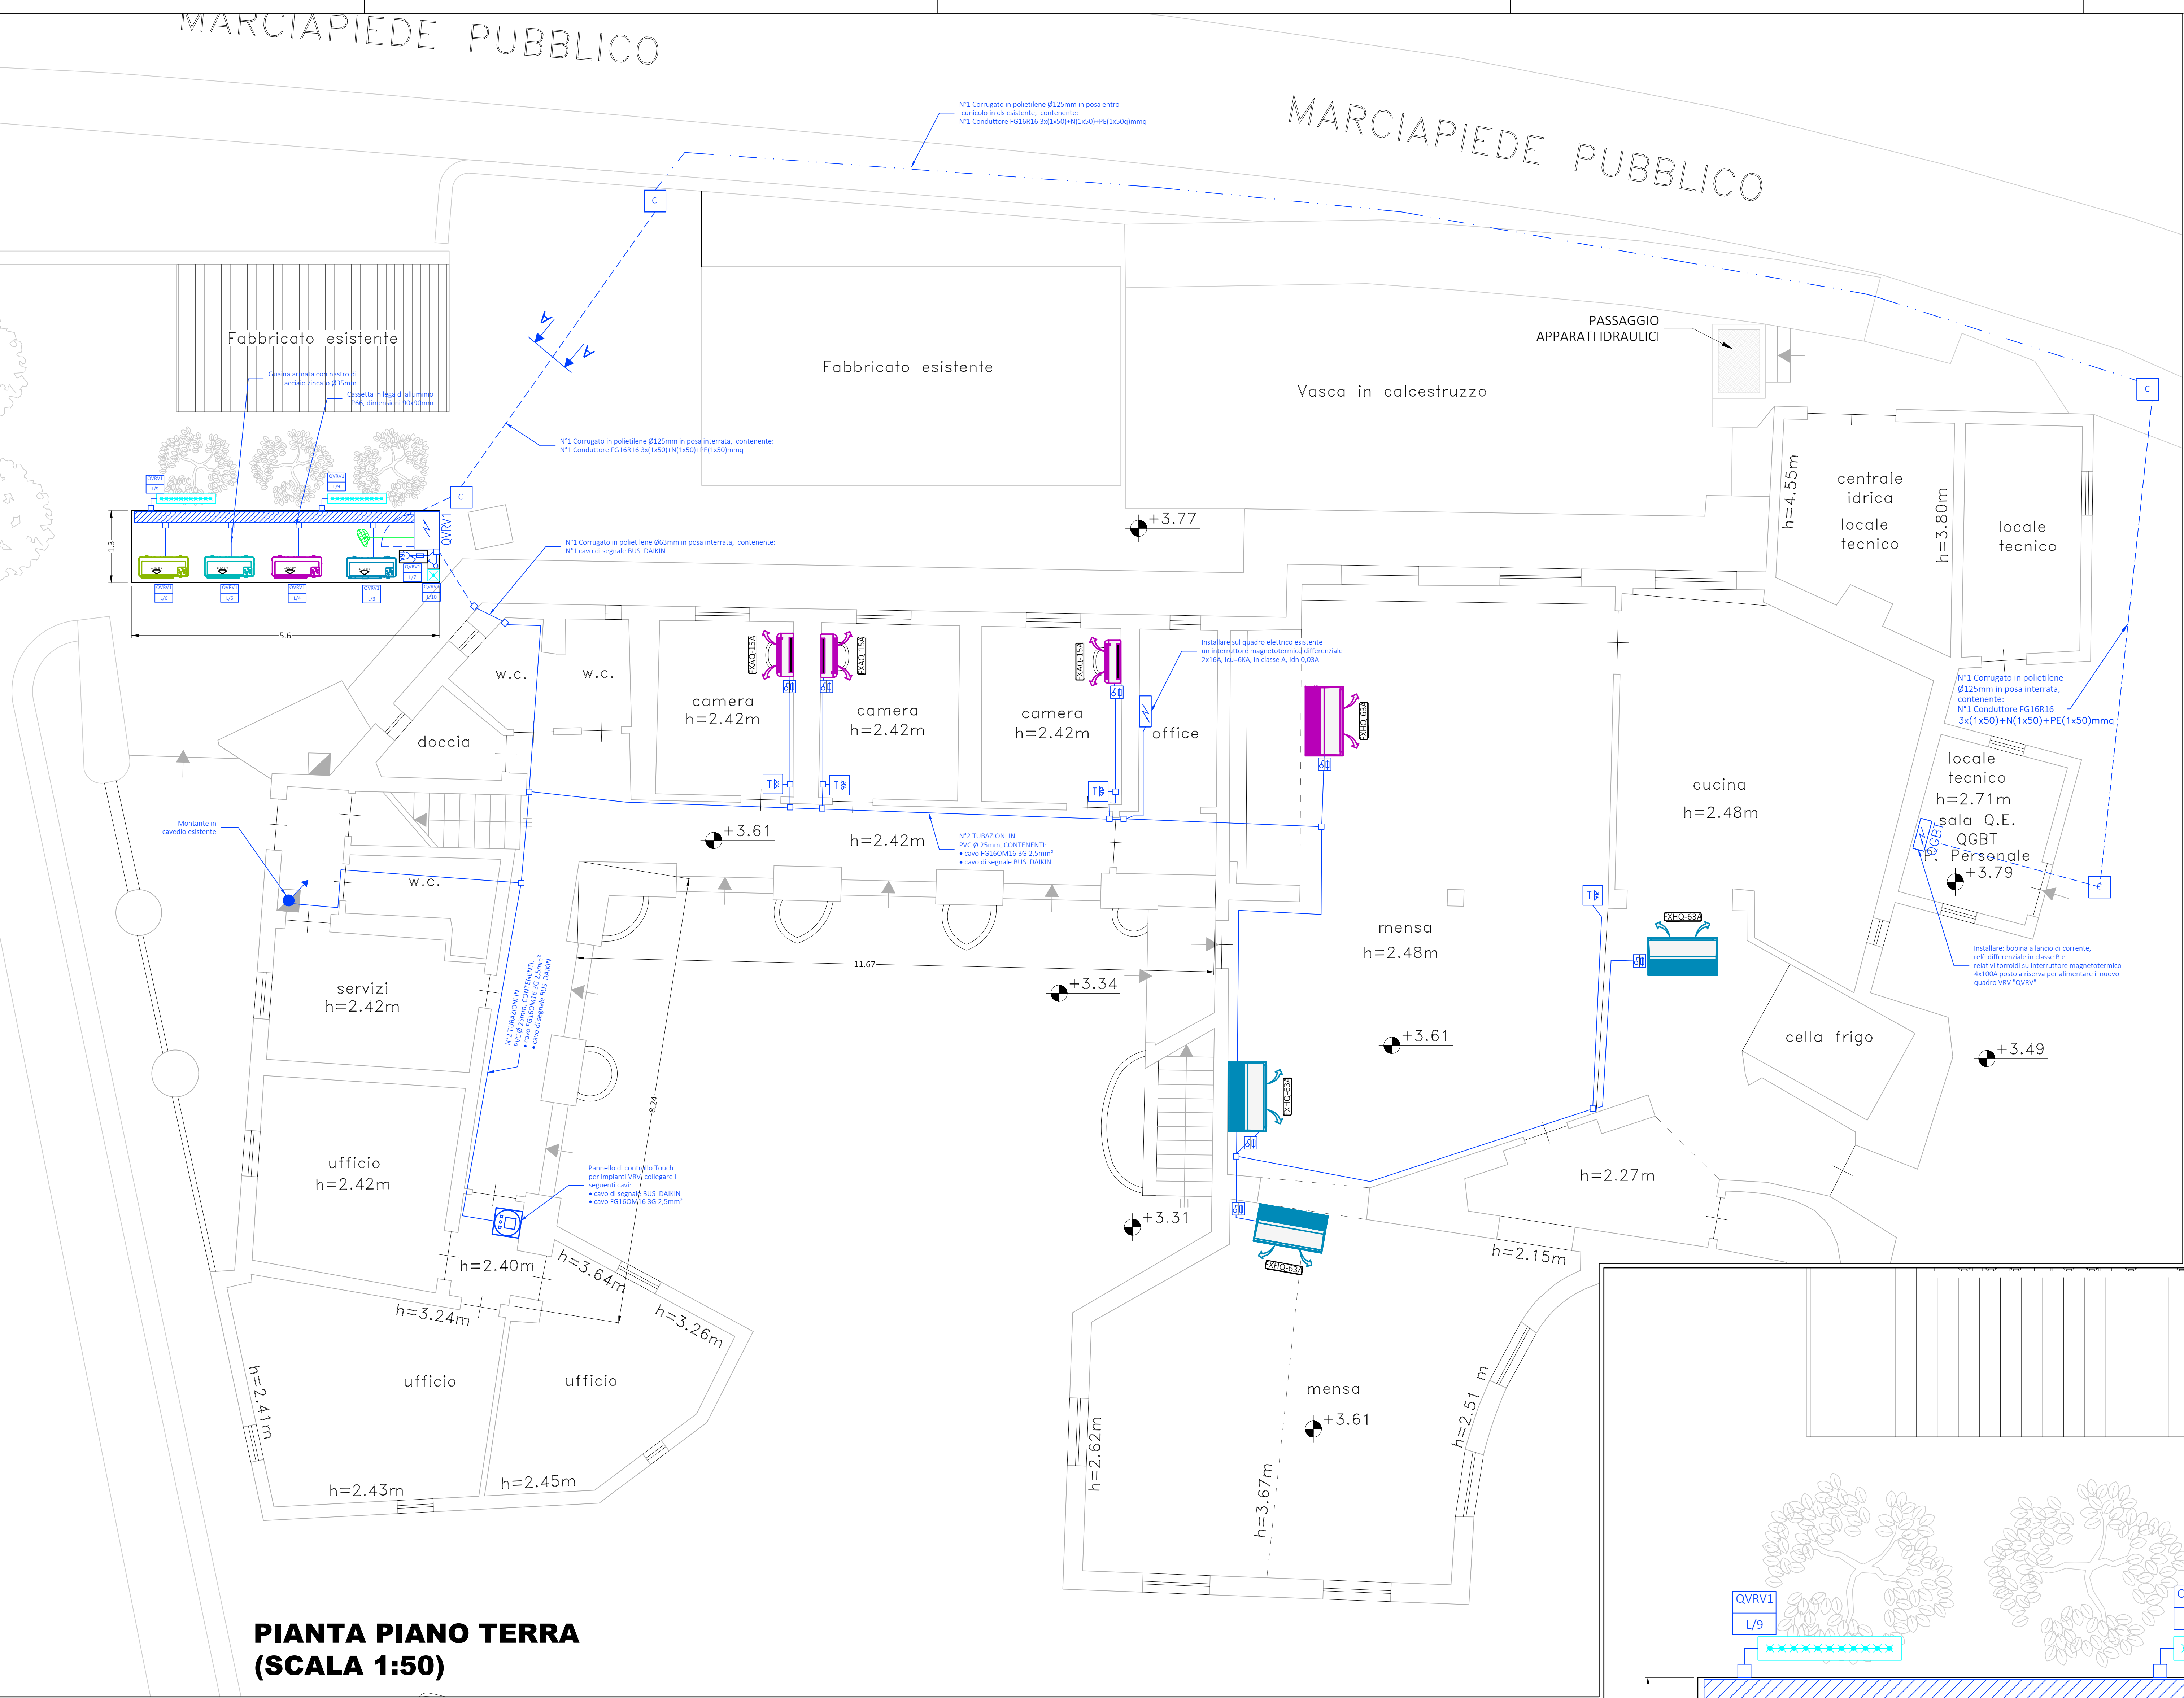

PIANTA PIANO TERRA
(SCALA 1:50)

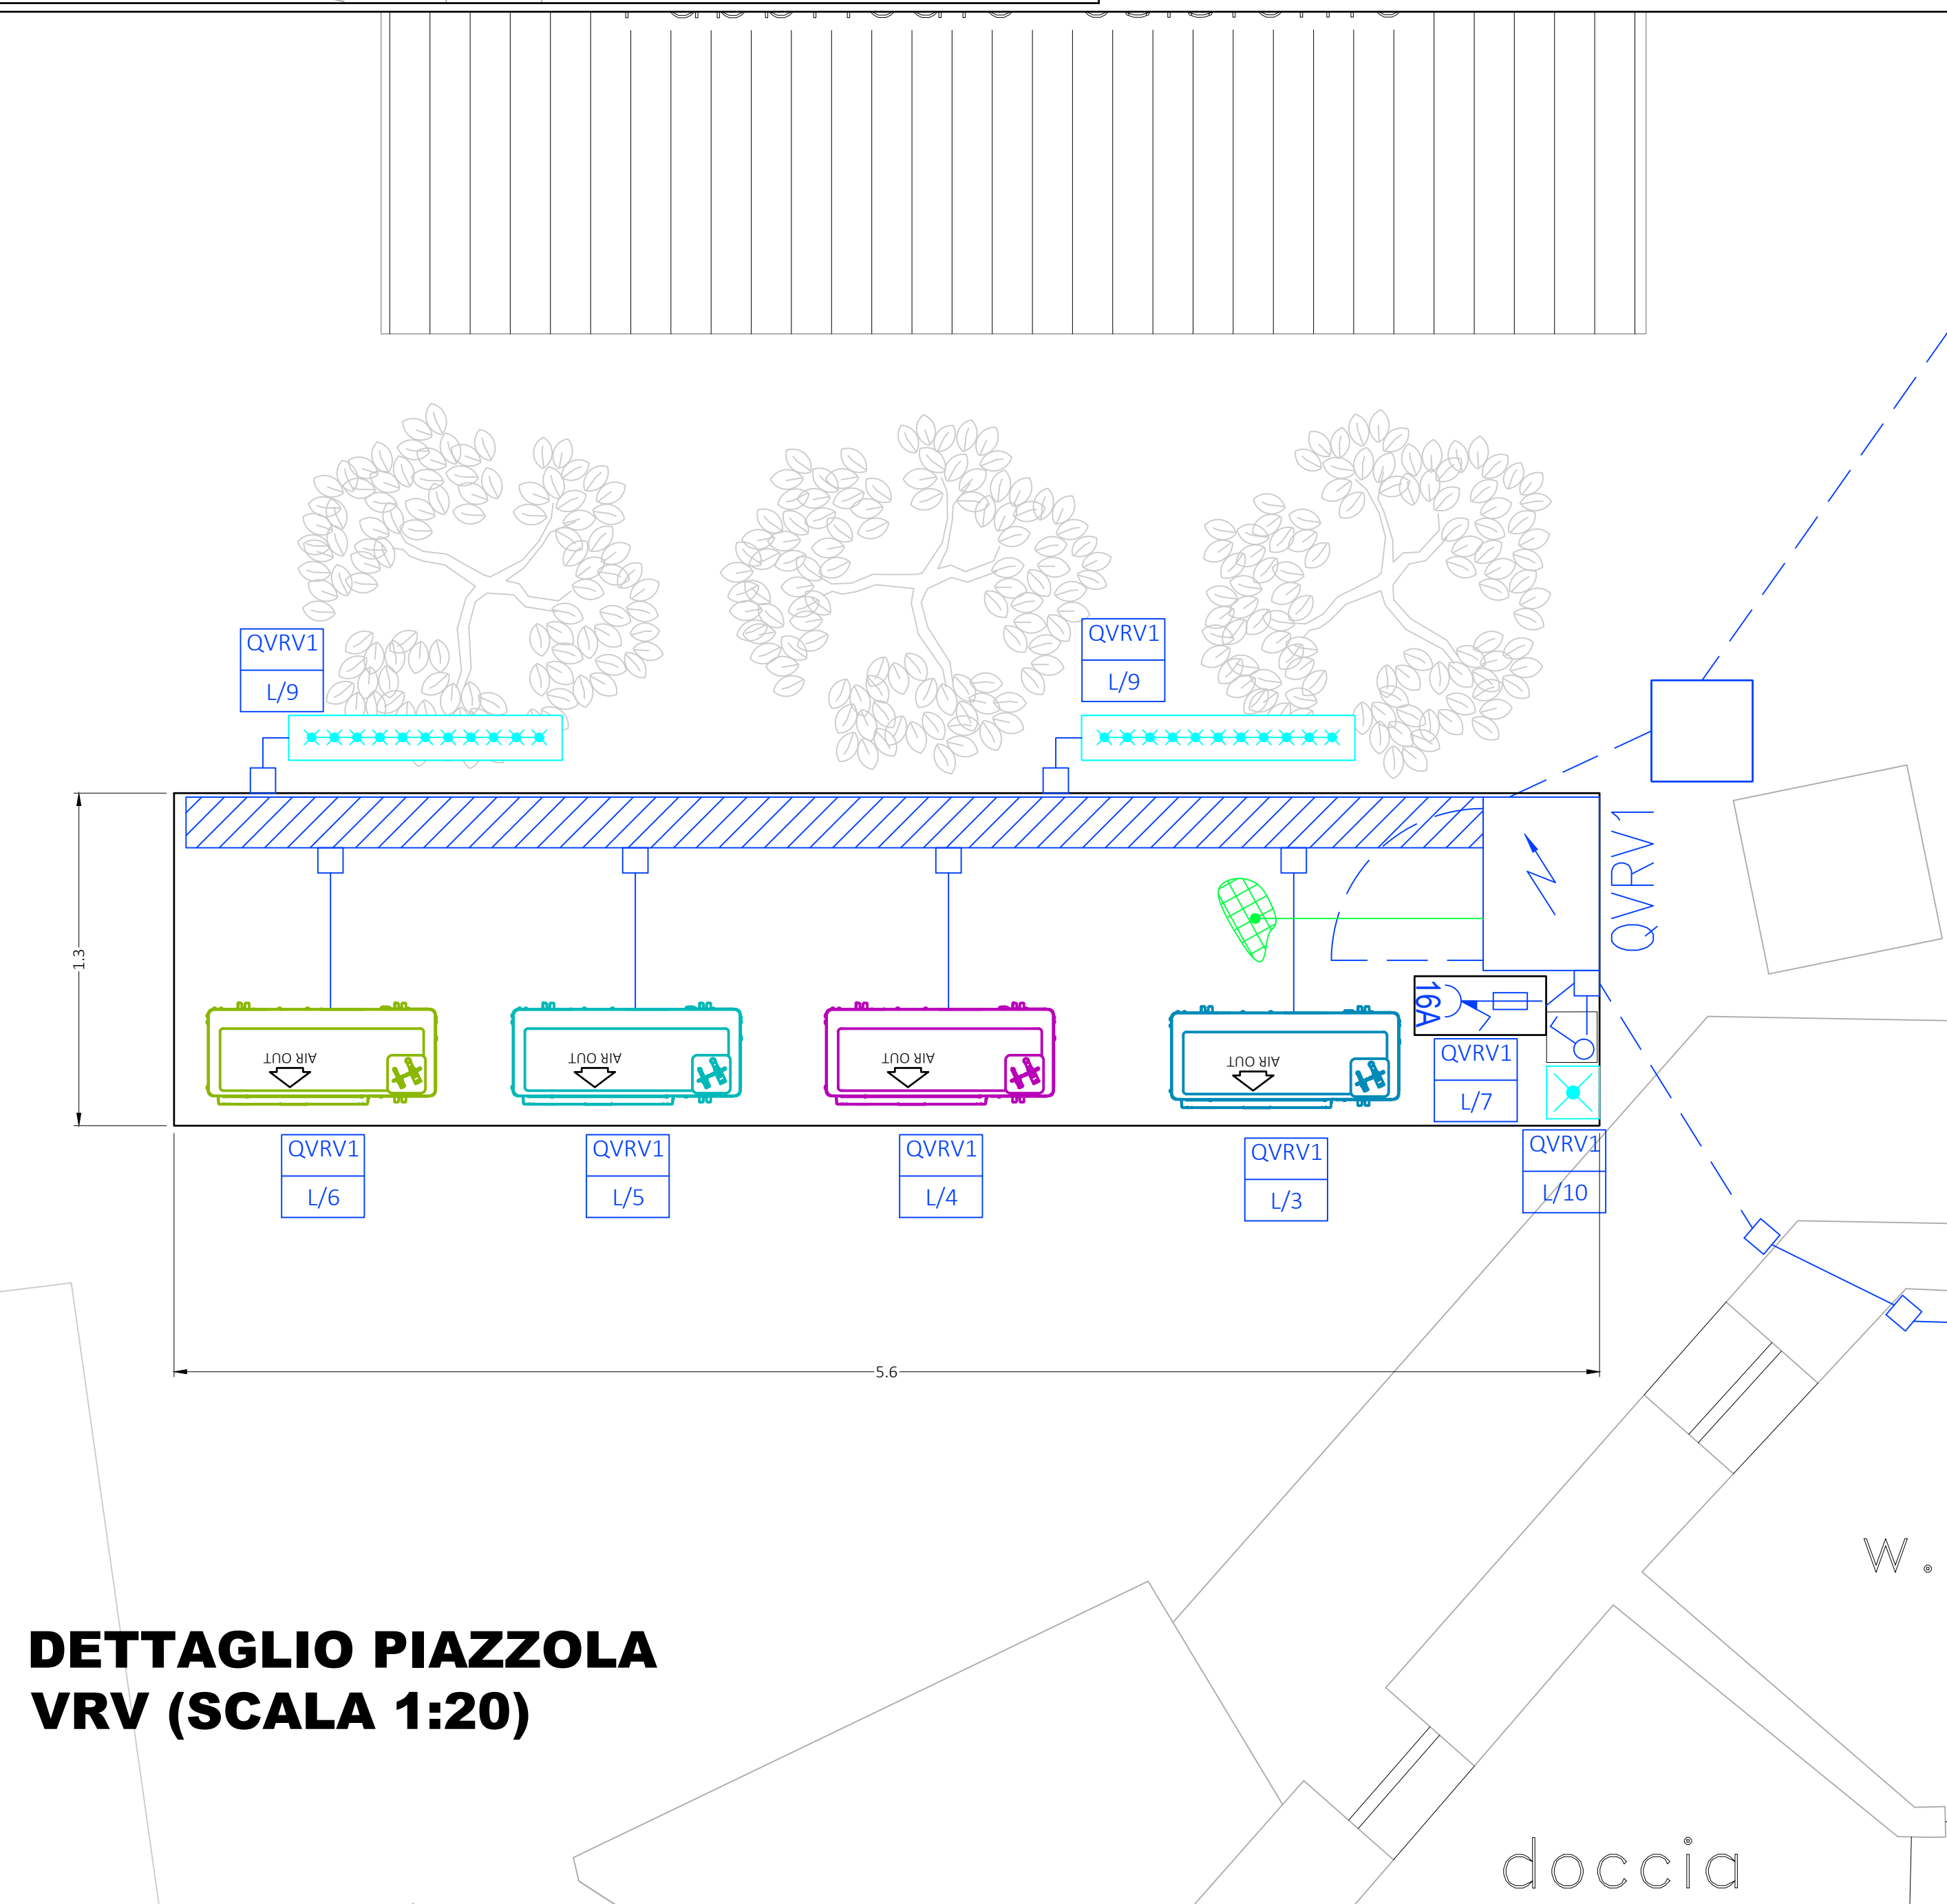

DETTAGLIO PIAZZOLA
VRV (SCALA 1:20)

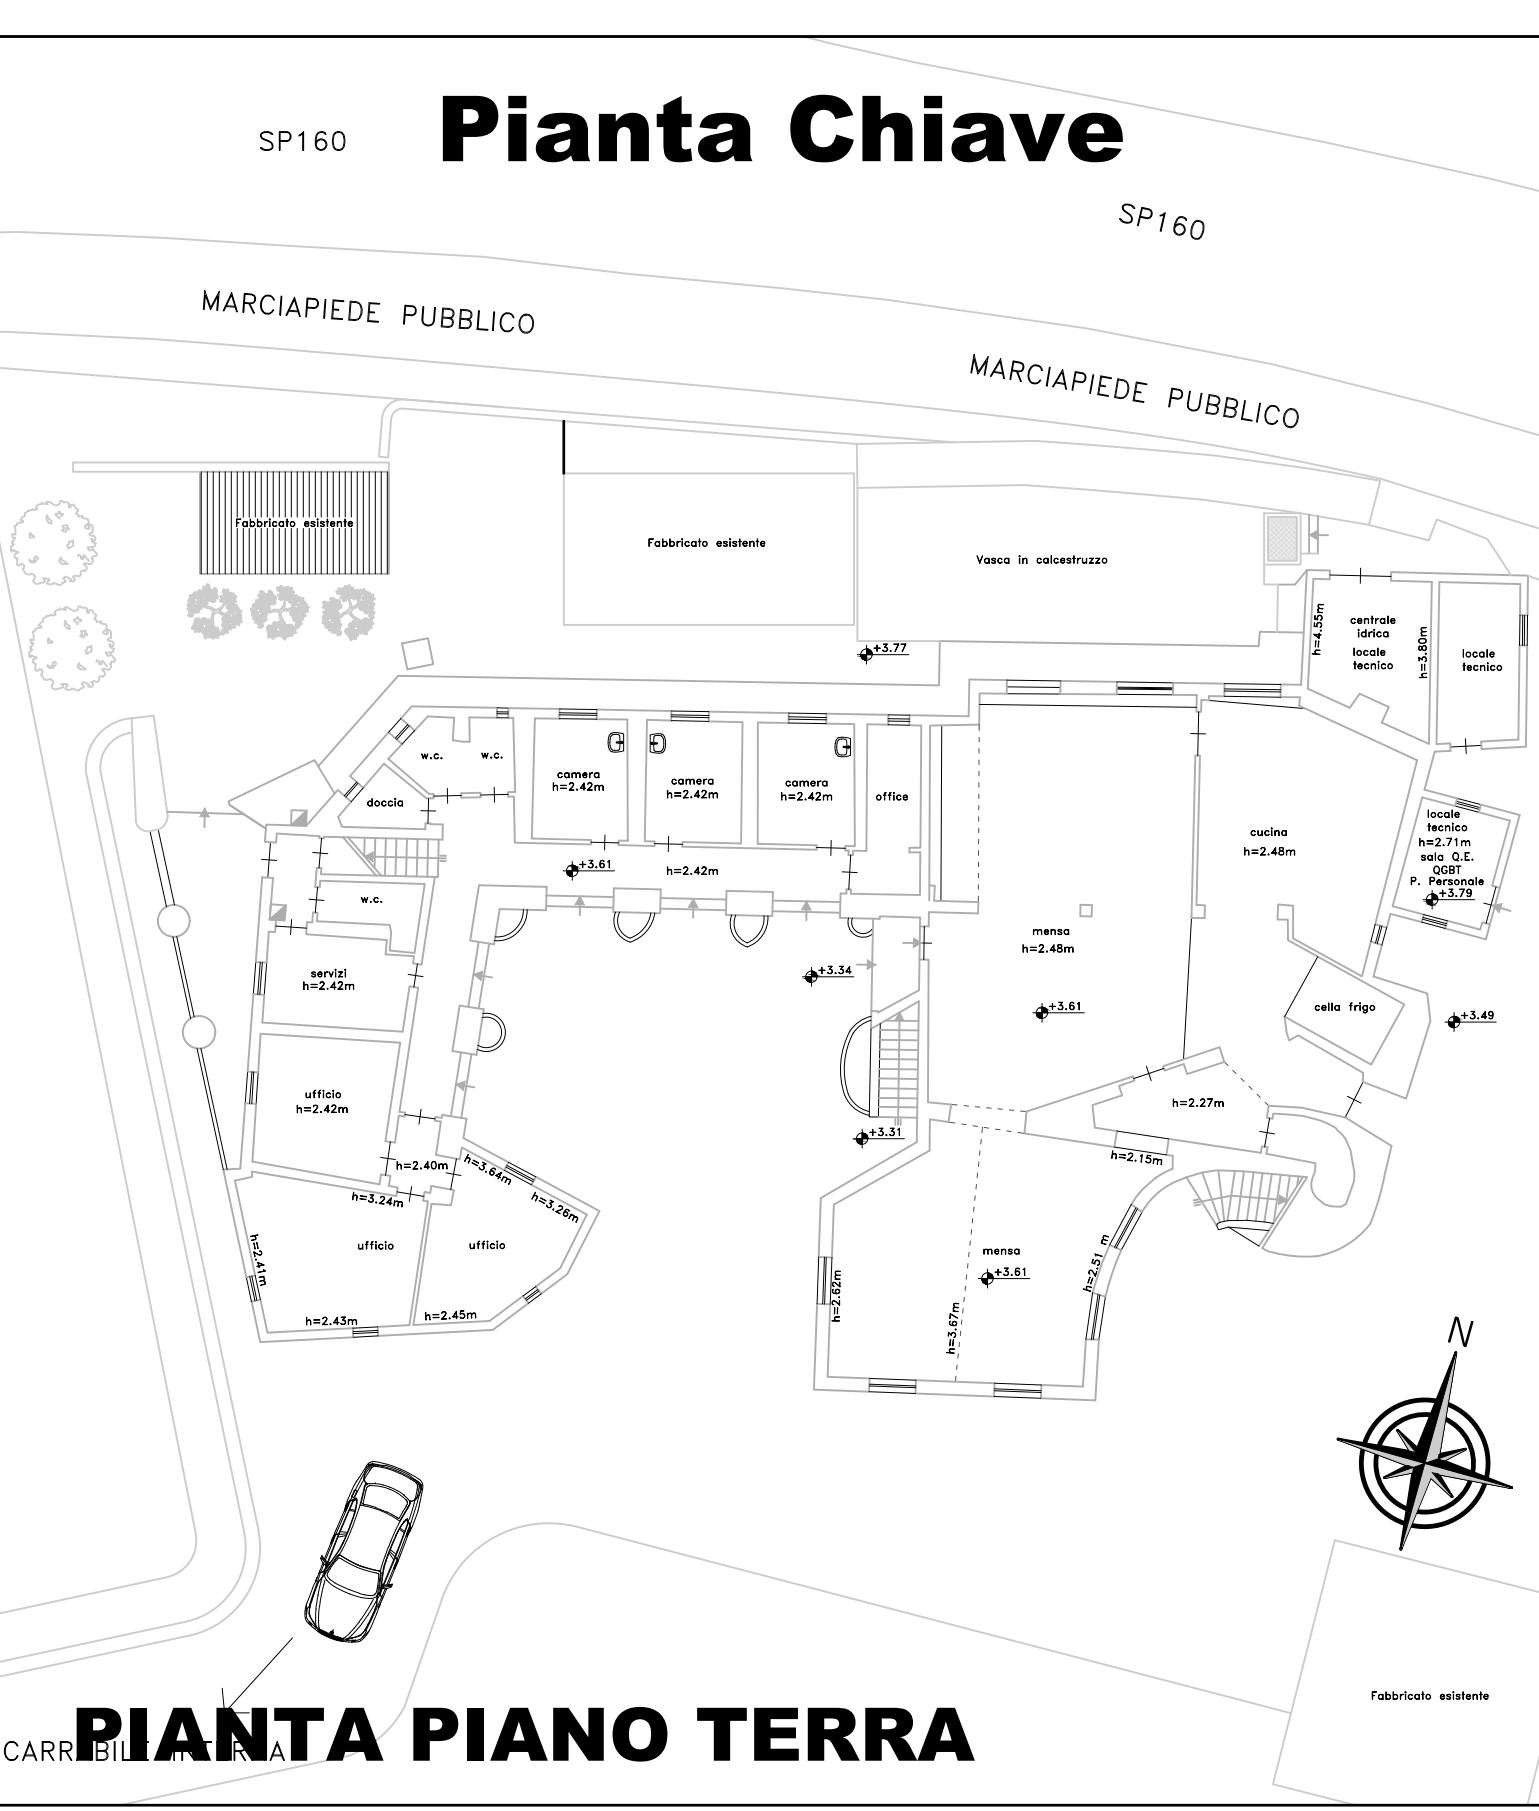

PIANTA PIANO TERRA

LEGENDA	
	Preso interbloccato n°1 presa 2P+T, con fusibili di protezione, grado di protezione IP55 in custodia di lega di alluminio
	Interruttore unipolare 10A in scatola portafrutti in resina, grado di protezione IP55
	Plafoniera di tipo autoalimentato, autonomia minima 2h, lampada LED - tipo SE o SA grado di protezione minimo IP55 - installabile su superficie infiammabile
	Armatura stagna, corpo in acciaio zincato e diffusi in vetro, a LED, con reattore elettronico IP66 Led 32W
	Pozzetto in c.a. corribile con chiusura in ghisa sferoidale classe D400 40x40cm
	Canale metallico 200x75 mm perforato per distribuzione impianti forza motrice con coperchio e setto separatore, verniciato a polveri termoplastiche
	Salita/discesa tubazione per passaggio cavi
	Comando Termostatico Di Stanza A Parete
	Quadro elettrico esistente
	Quadro elettrico VRV in armadio in vetroresina
	Contatore di scambio energia elettrica
	Punto di sezionamento composto da scatola portafrutti in resina per posa a parete, completo di supporto e piaacca, contenente: interruttore bipolare serie civile 16A portafusibili per serie civile
	Morsetto di collegamento del conduttore di terra ai ferri d'armatura del basamento delle VRV
	Pannello di controllo Touch VRV
	Unità esterna VRV (colore per circuito)
	Unità interne VRV (colore per circuito)
	SEZIONE A-A Cavidotto in polietilene a doppia parete in posa interrata Ø125mm, contenente: - N°1 conduttore FG16R16 3x(1x50)+N(1x50)+PE(1x50)mmq alimentazione quadro VRV1

Completato		Note:				
Sardagna Resorts S.r.l Casa il Ginepro, 1/A 07021 Porto Cervo - (SS) Italia		Il presente disegno, valido solo per impianti, è da leggere assieme a tutti i disegni elettrici, meccanici, idraulici, e agli altri disegni architettonici e strutturali. Le tabelle dei tecnici sono parte integrante degli elaborati grafici: fare riferimento alle specifiche tecniche per consultare le caratteristiche delle varie apparecchiature. Proprietà intellettuale di Deerns Italia S.p.A.				
Architettura		A	29/03/2024			
		Emissione	Data			
Progettista		Emissione Progetto Esecutivo				
		Descrizione				
Progetto		DEERNS ITALIA S.p.A. Via Guglielmo Silva 36 20149 Milano T: +39 02 36167 888 F: +39 02 36167 861 info@deerns.it www.deerns.it				
Progetto		Hotel Cala di Volpe – Staff House Ed. A - Loc. Capriccioli Impianti Elettrici Progetto Esecutivo				
Tito		Impianto elettrico a servizio dell'impianto di condizionamento Piano Terra				
DBO		DI	DI	29/03/24	A	A0
Disegnato		Convalidato		Approvato	Data	Emissione
240207		240207		EEP102		1:50
Contenuto		Nome file		Scala		Numero elaborato