



PIANTA PIANO PRIMO (SCALA 1:50)

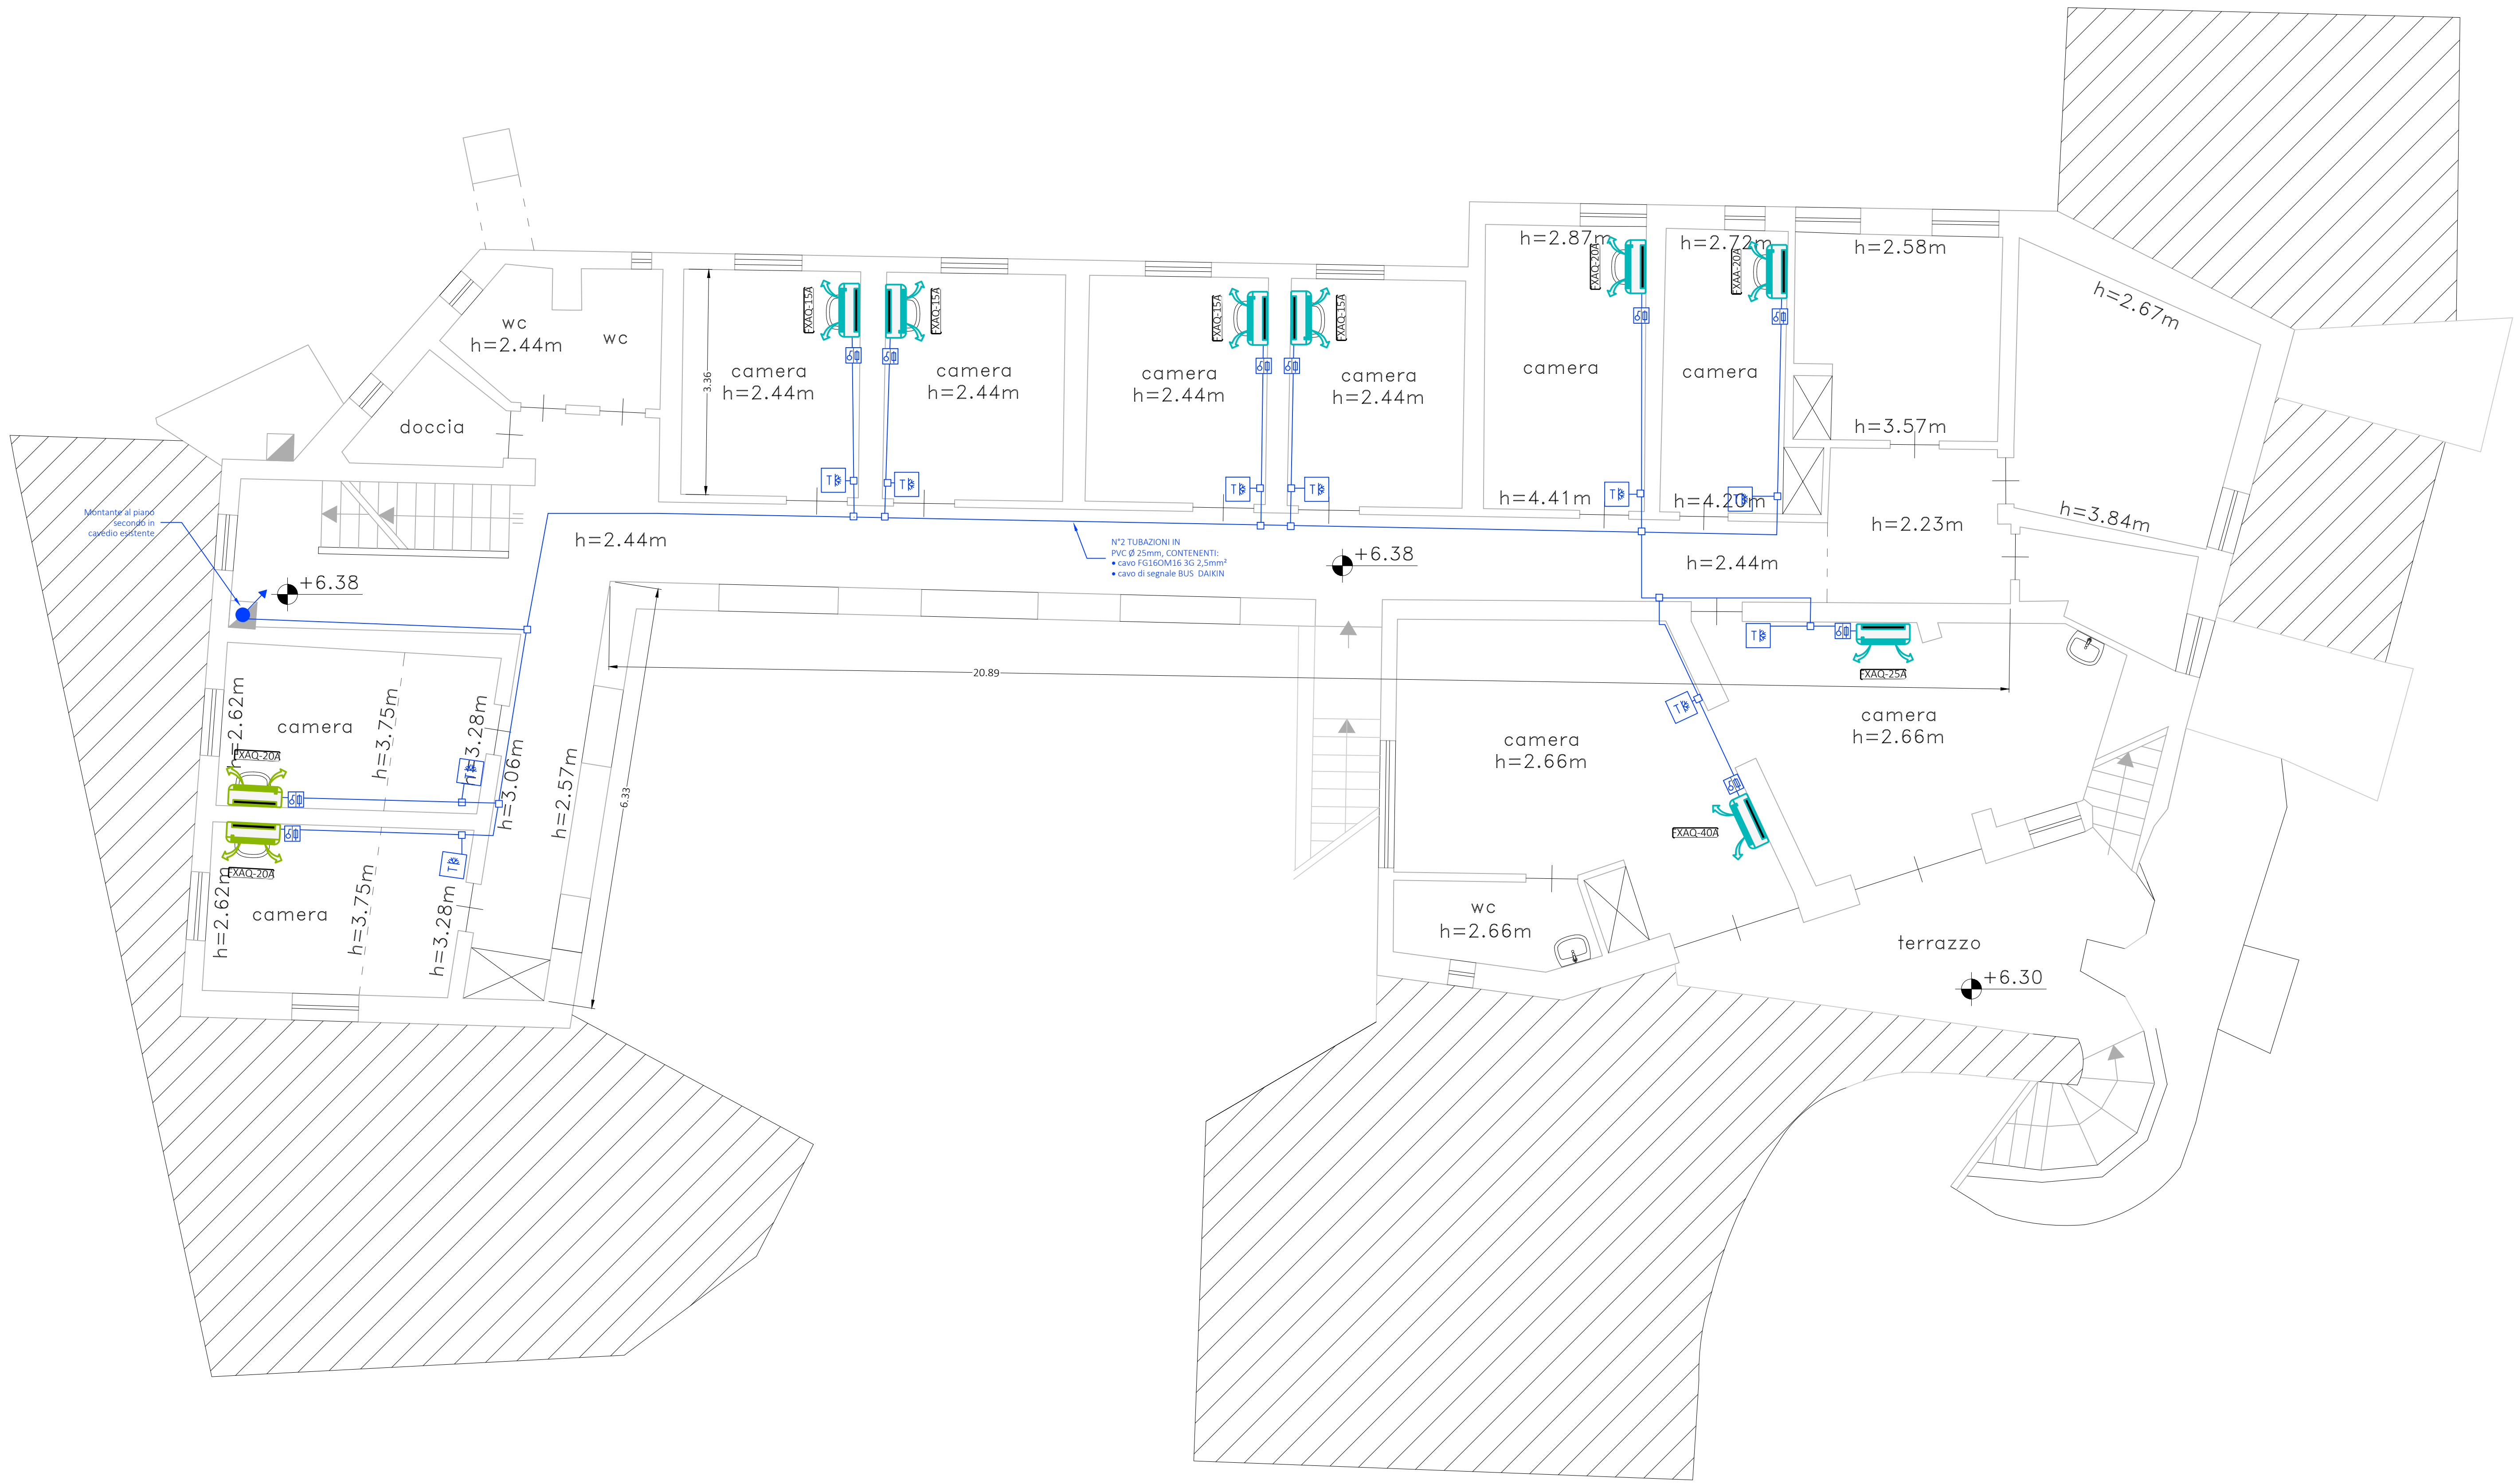

Pianta Chiave

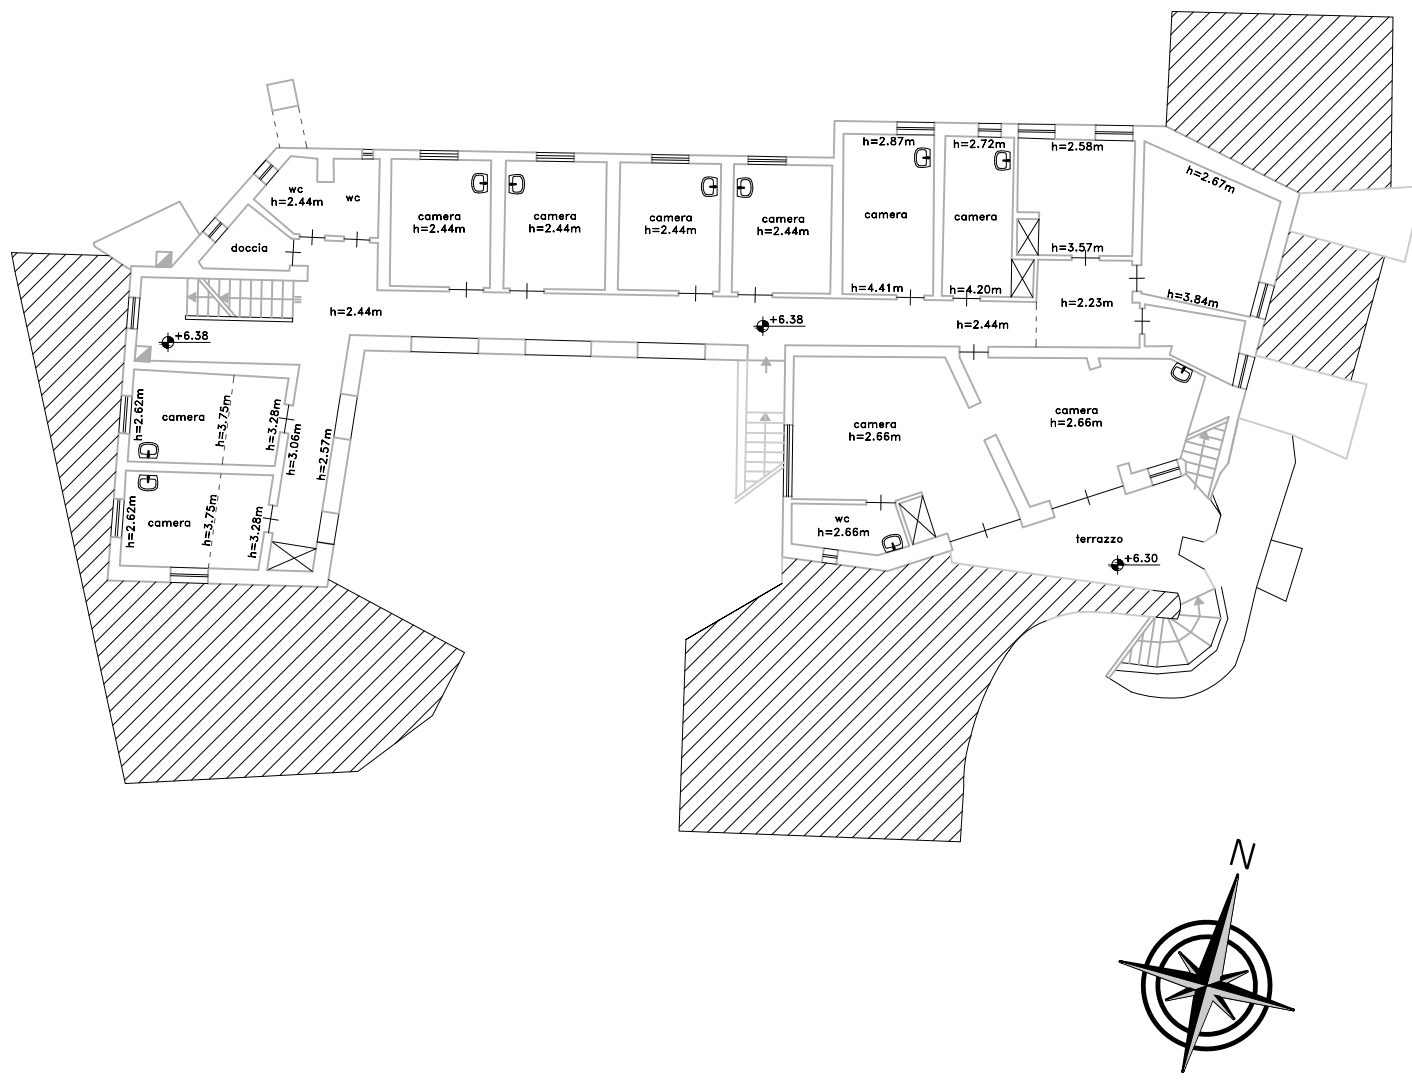

PIANTA PIANO PRIMO

LEGENDA	
	Presso interbloccata n°1 presa 2P+T, con fusibili di protezione, grado di protezione IP55 in custodia di lega di alluminio
	Interruttore unipolare 10A in scatola portafrutti in resina, grado di protezione IP55
	Plafoniera di tipo autoalimentato, autonomia minima 2h, lampada LED - tipo SE o SA grado di protezione minimo IP55- installabile su superficie infiammabile
	Armatura stagna, corpo in acciaio zincato e diffusi in vetro, a LED, con reattore elettronico IP66 Led 32W
	Pozzetto in c.a. scorribile con chiusura in ghisa sferoidale classe D400 40x40cm
	Canale metallico 200x75 mm perforato per distribuzione impianti forza motrice con coperchio e setto separatore, verniciato a polveri termoplastiche
	Salita/discesa tubazione per passaggio cavi
	Comando Termostatico Di Stanza A Parete
	Quadro elettrico esistente
	Quadro elettrico VRV in armadio in vetroresina
	Contatore di scambio energia elettrica
	Punto di sezionamento composto da scatola portafrutti in resina per posa a parete, completa di supporto e piastra, contenente: interruttore bipolare serie civile 16A portafusibili per serie civile
	Morsetto di collegamento del conduttore di terra ai ferri d'armatura del basamento delle VRV
	Pannello di controllo Touch VRV
	Unità esterna VRV (colore per circuito)
	Unità interne VRV (colore per circuito)

Commenti		
	Sardagna Resorts S.r.l. Casa il Ginepro, 11A 07021 Porto Cervo - (SS) Italia	Note: Il presente disegno, valido solo per impianti, è da leggere assieme a tutti i disegni elettrici, meccanici, idraulici, e agli altri disegni architettonici e strutturali. Le tabelle dei tecnici sono parte integrante degli elaborati grafici: fare riferimento alle specifiche tecniche per consultare le caratteristiche delle varie apparecchiature. Proprietà intellettuale di Deerns Italia S.p.A.
Architetti		
	A Emissione	29/03/2024 Data
Progettista	Emissione Progetto Esecutivo Descrizione	



Deerns

DEERNS ITALIA S.p.A.
Via Guglielmo Silva 36
20149 Milano
T: +39 02 36167 888
F: +39 02 36167 861
info@deerns.it
www.deerns.it

Progetto: Hotel Cala di Volpe – Staff House Ed. A - Loc. Capriccioli
Impianti Elettrici
Progetto Esecutivo

Tecno: Impianto elettrico a servizio dell'impianto di condizionamento
Piano Primo

DBO Disegnato	DI Disegnato	DI Disegnato	29/03/24 Data	A Emissione	A0 Emissione
240207 Contenuto	240207 Nome file	EEP103 Nome file	1:50 Scala	EEP103 Numero elaborato	