



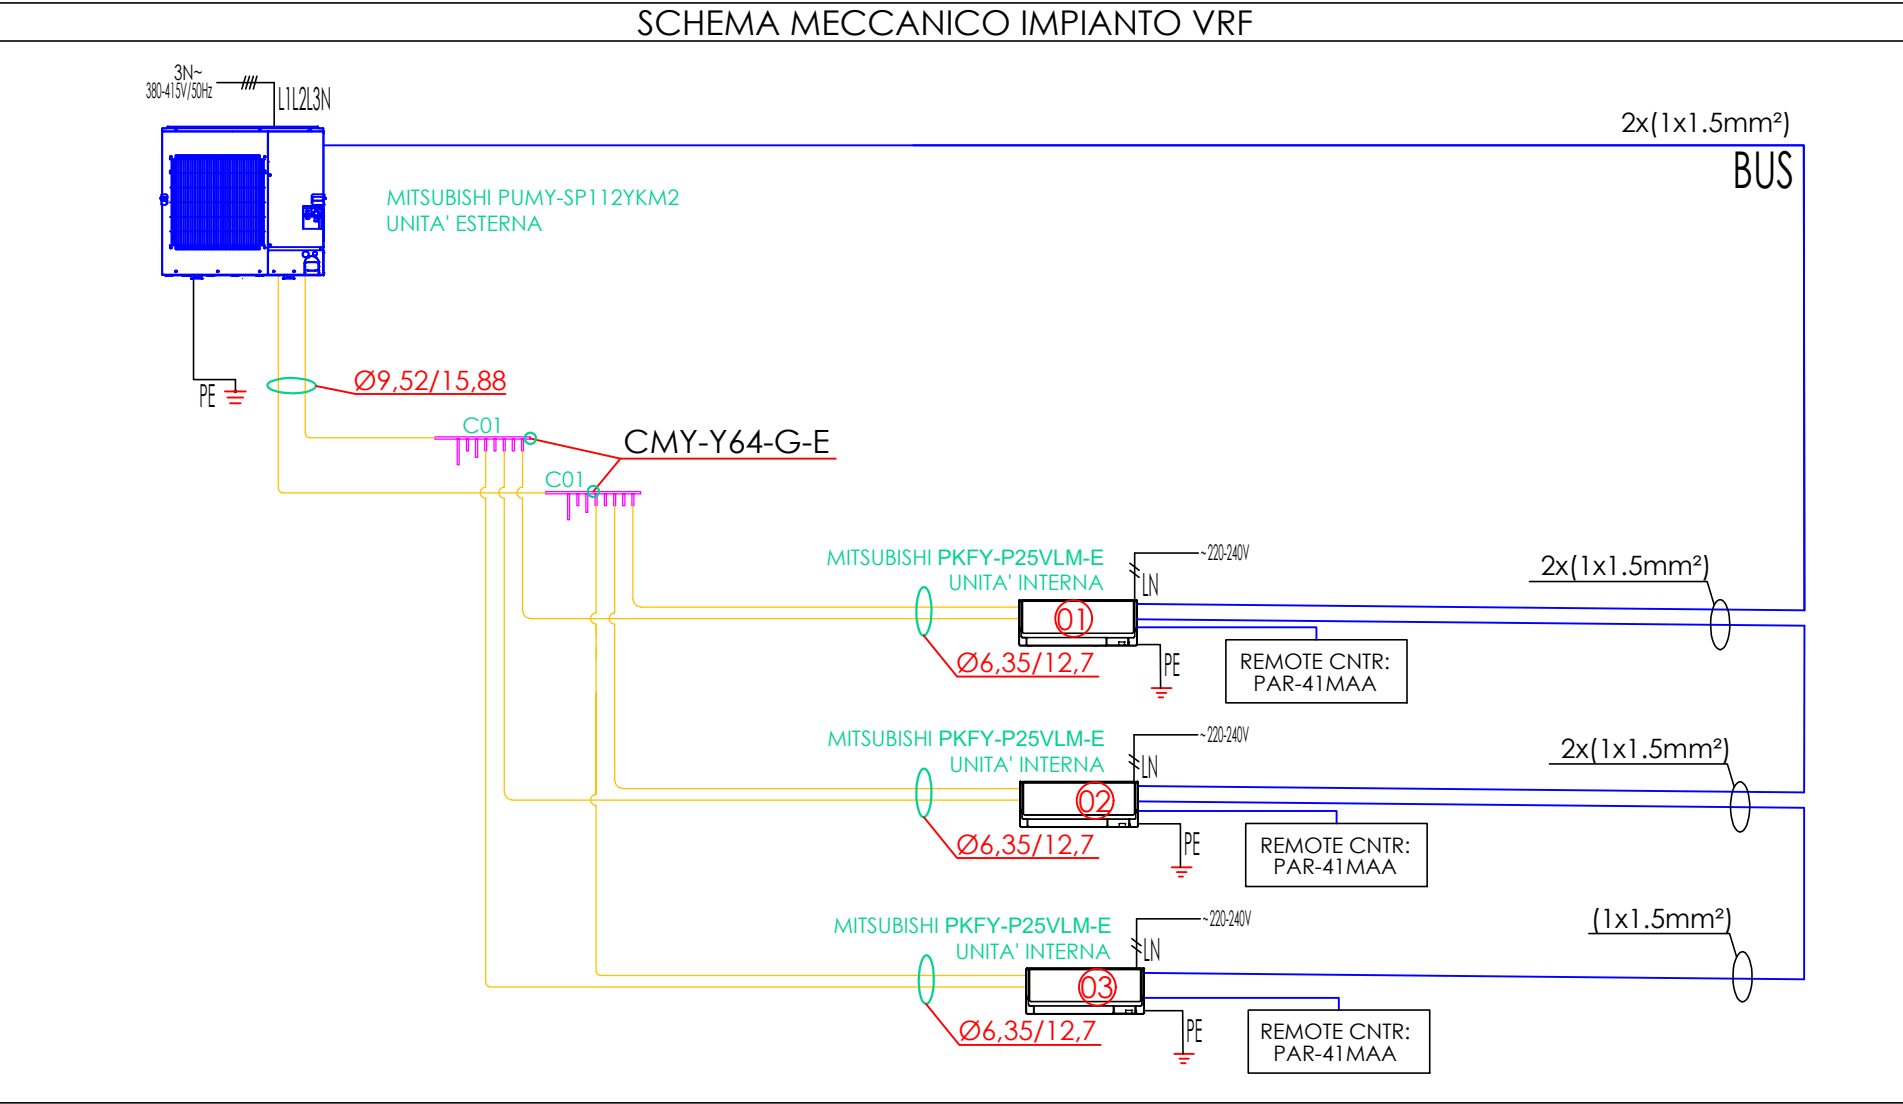

LEGENDA IMPIANTO CLIMA	
	TUBAZIONE SCARICO Ø EST 32
	TUBAZIONE FLUIDO REFRIGERANTE
	TERMOSTATO
	SALITA TUBAZIONI
	DISCESA TUBAZIONI

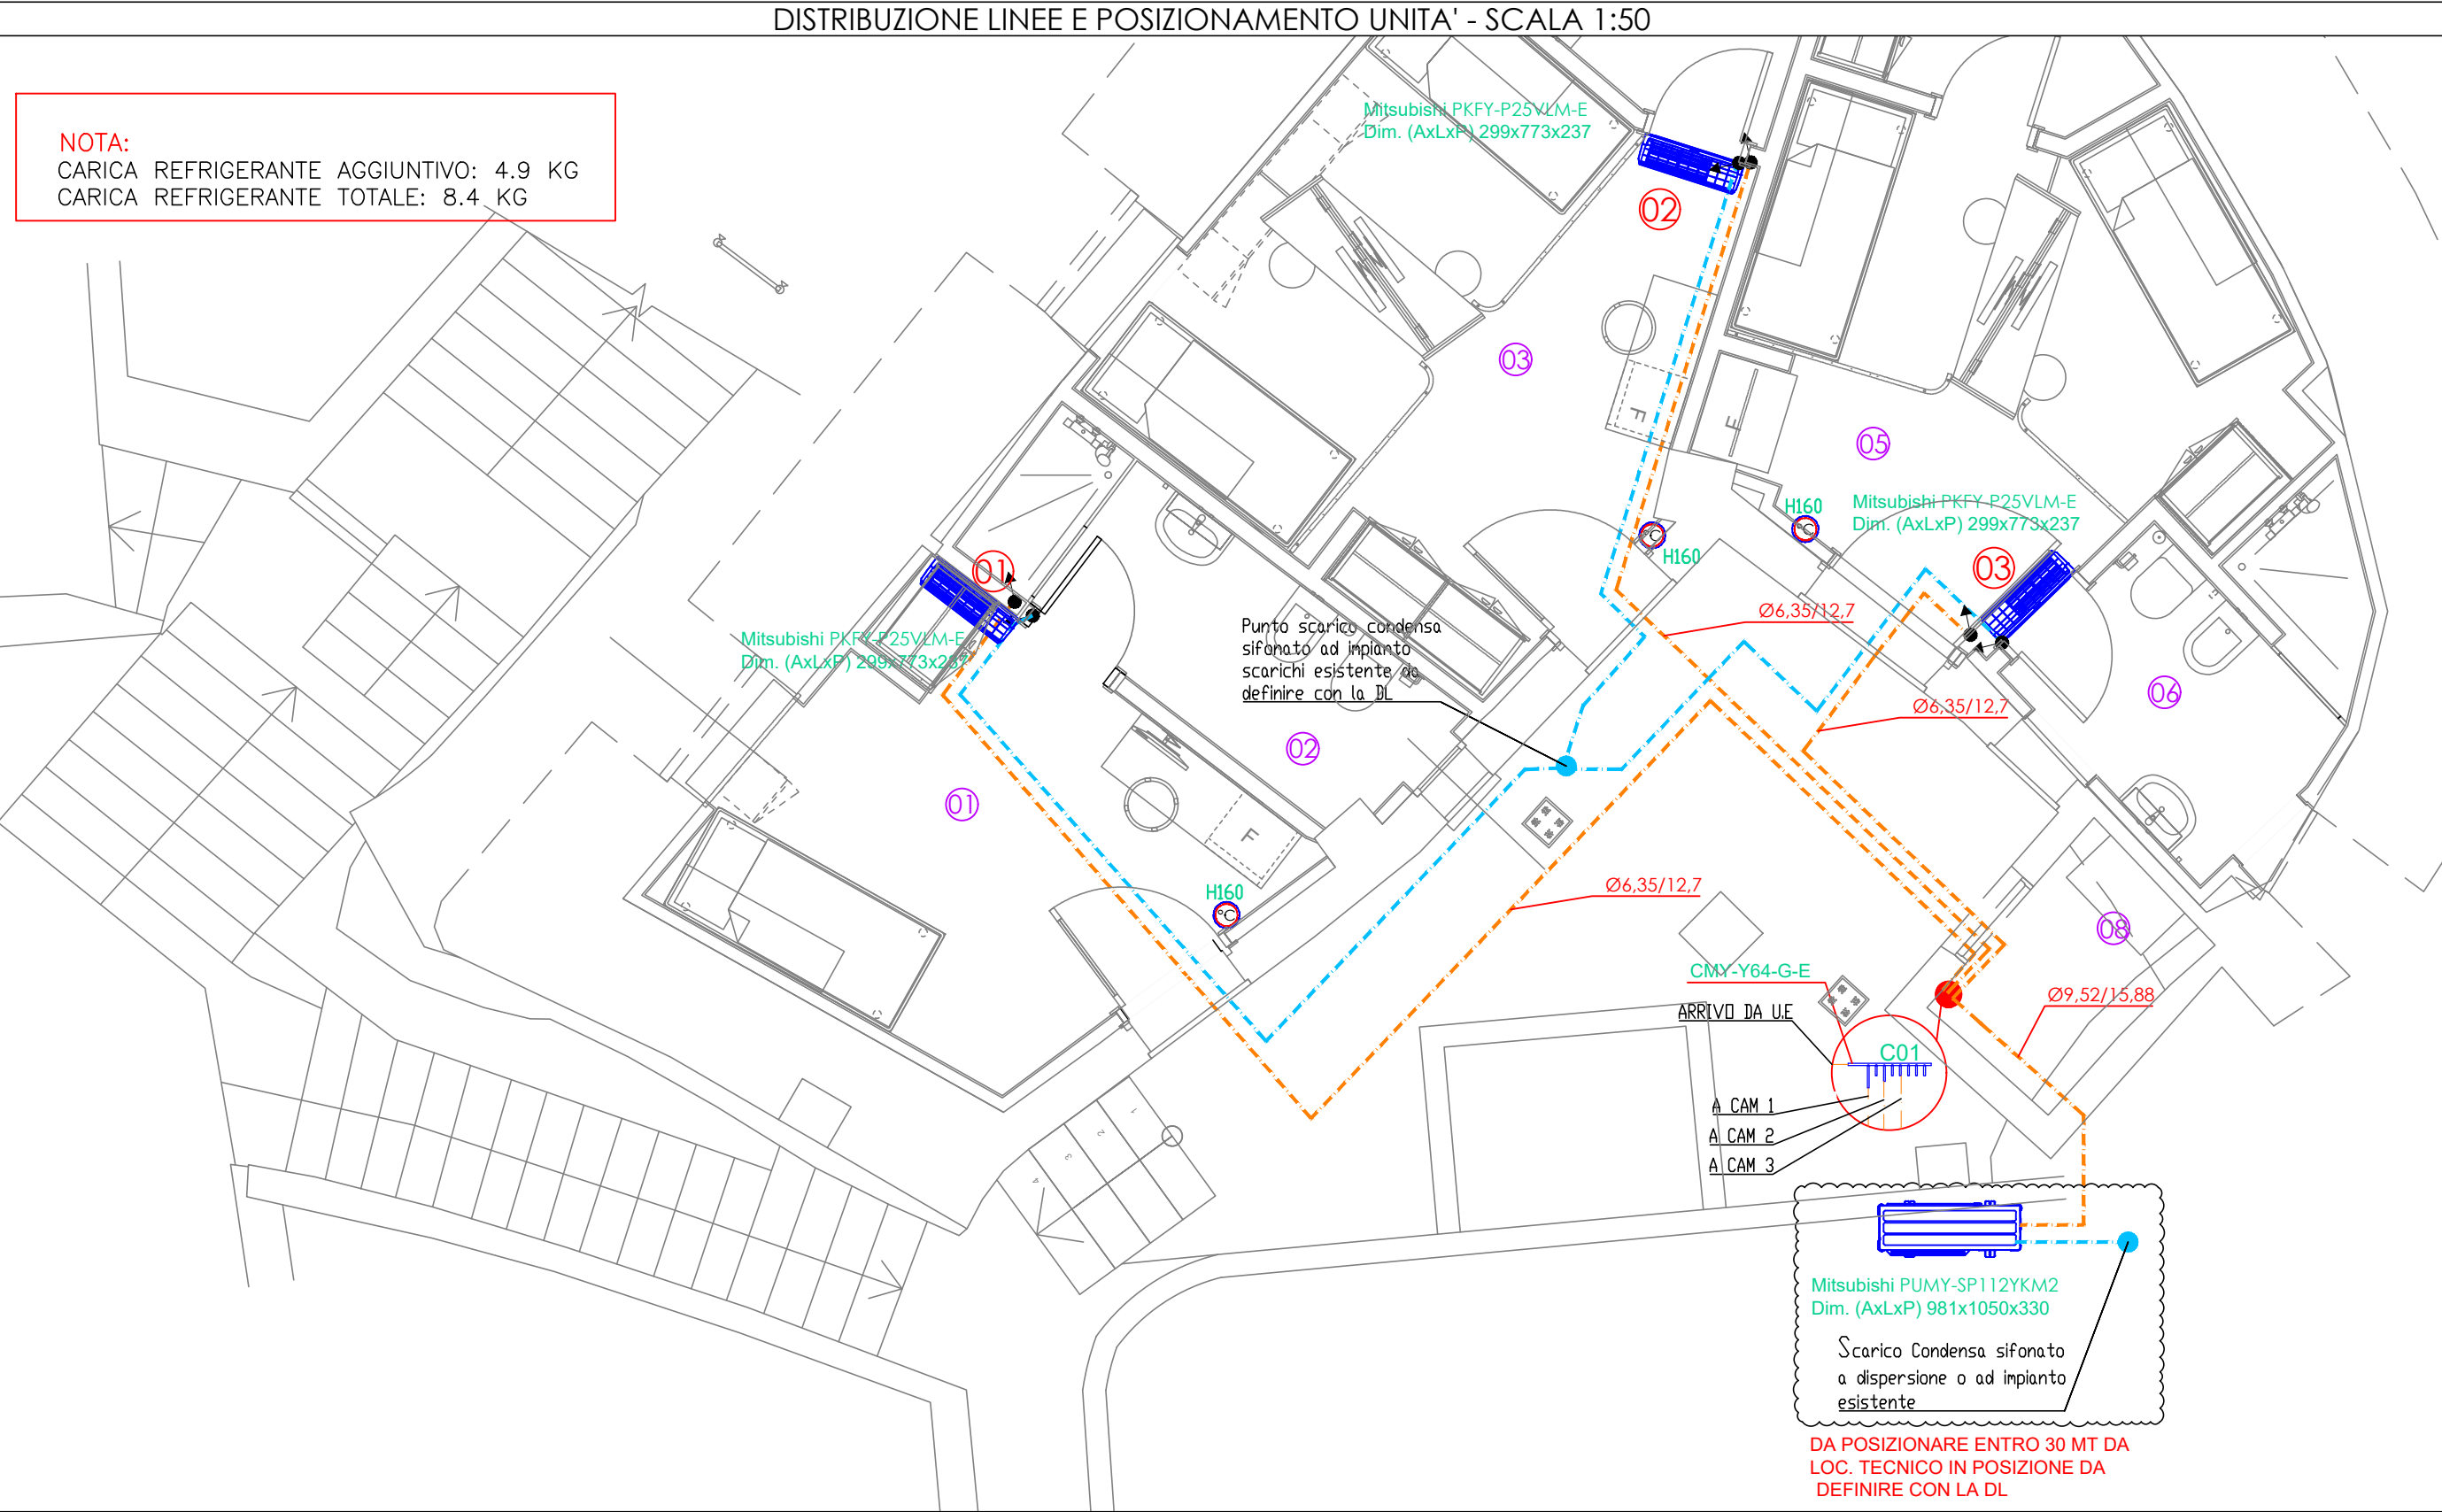

LEGENDA LOCALI	
01	CAMERA 1
02	BAGNO 1
03	CAMERA 2
04	BAGNO 2
05	CAMERA 3
06	BAGNO 3
07	RIPOSTIGLIO
08	LOCALE TECNICO



COMUNE DI ARZACHENA

PROVINCIA DI SASSARI

Oggetto:
Interventi di manutenzione straordinaria
del fabbricato Casa del Personale

Proprietà:
Sardegna Resorts S.r.l.

Ubicazione:
Loc. Porto Cervo - Arzachena (SS)

Elaborato:
C.0.1

IMPIANTO DI CLIMATIZZAZIONE

Il tecnico:
Dott. Ing. Danilo Cannas

Data:
05/02/2026

Scala:
1:50