


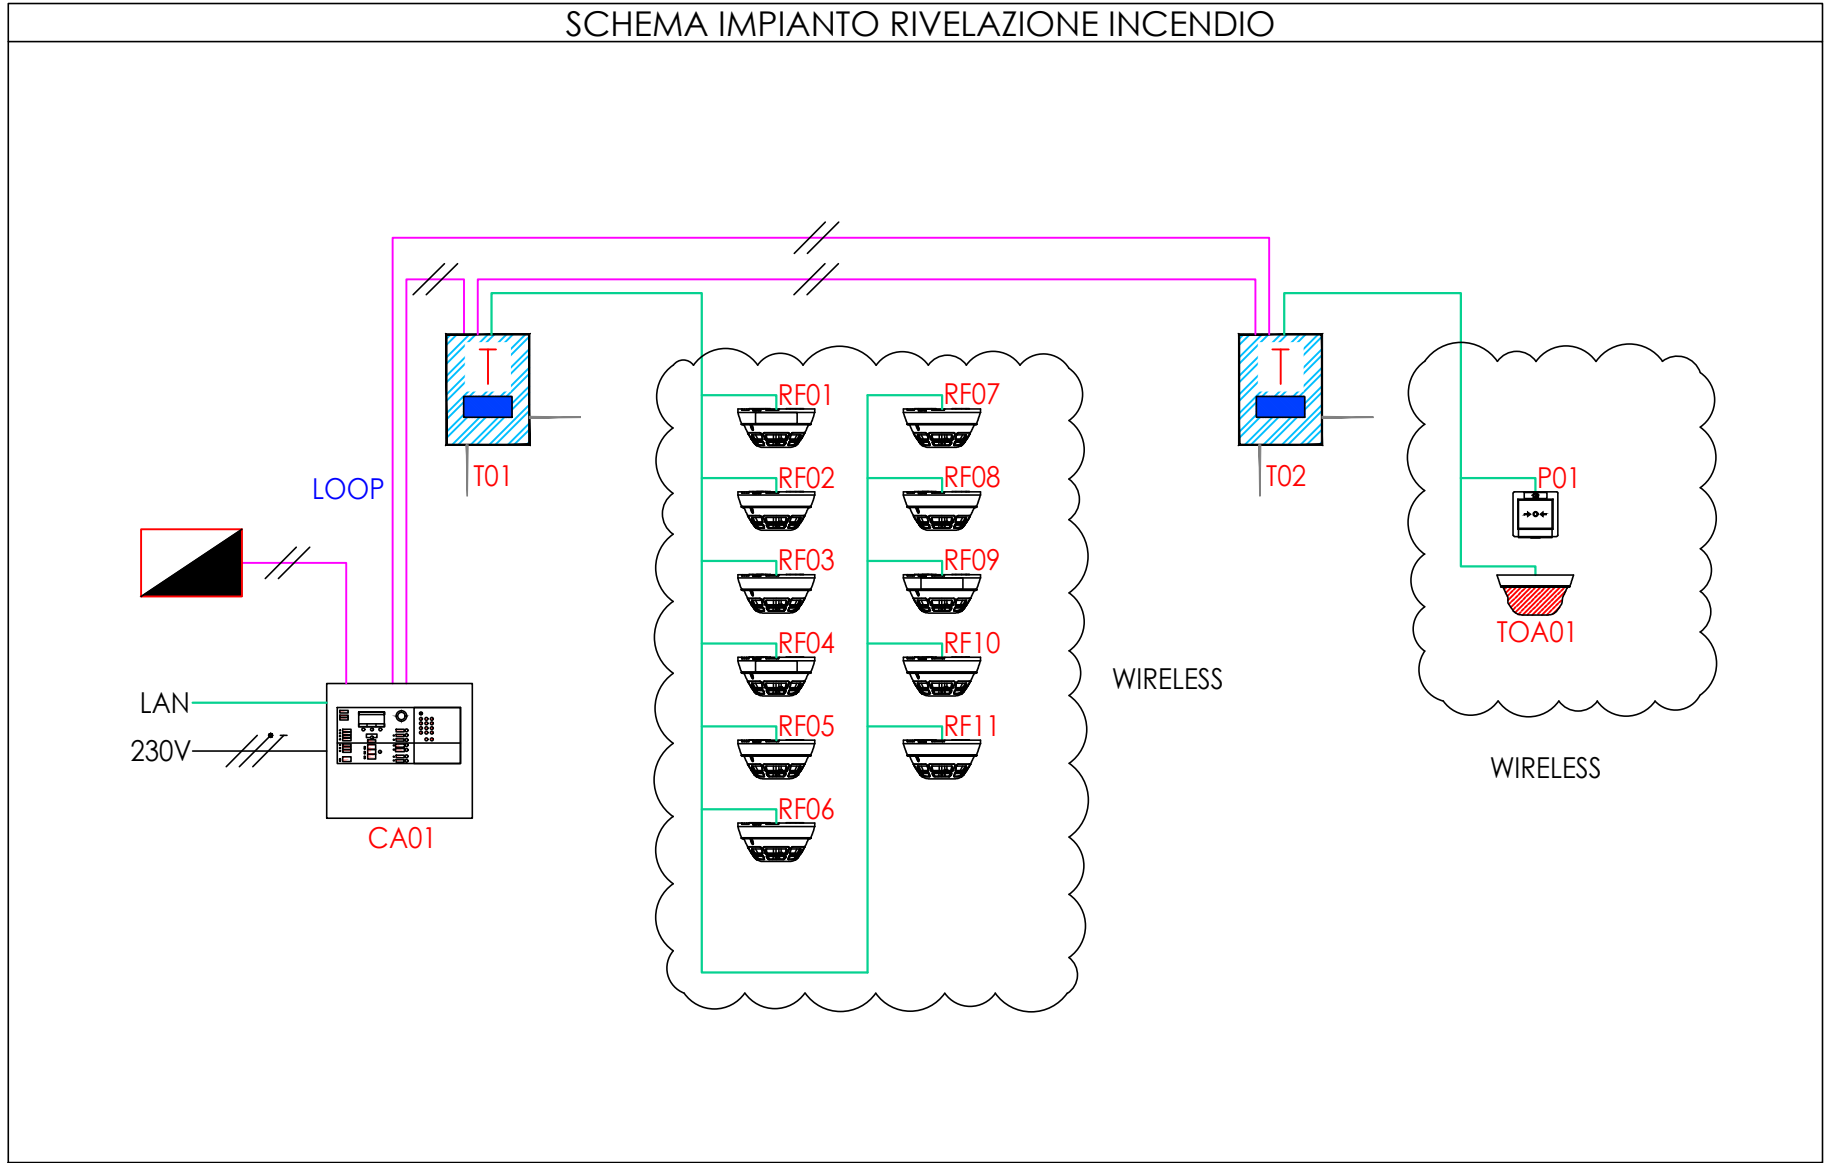

SCHEMA	PLANIMETRIA	LEGENDA RIVELAZIONE INCENDI
		RIVELATORE OTTICO DI FUMO WIRELESS
		RIVELATORE OTTICO DI FUMO IN CONTROSOFFITTO
		RIVELATORE OTTICO DI FUMO CON BASE SONORA
		PULSANTE MANUALE DI SEGNALAZIONE INCENDIO WIRELESS
		APP. AUDIO VISIVO DI SEGN. INCENDIO WIRELESS
		TRASLATORE DI SEGNALE FILARE
		EXPANDER - RIPETITORE DI SEGNALE WIRELESS CON ALIMENTAZIONE ESTERNA SUPPLEMENTARE
		ALIMENTATORE PER RIPETITORE
		SIRENA RILEVAZIONE INCENDI
		INDICATORE REMOTO DA CONTROSOFFITTO
		SCATOLA DERIVAZIONE RILEVAZIONE INCENDI
		C.A. CENTRALE D'ALLARME ANTINCENDIO
		SENSORE ANTIALLAGAMENTO
		CAVO RESISTENTE AL FUOCO DEL TIPO LSZH (FG290HM16)
		ALIMENTAZIONE CORRENTE ALTERNATA 230Vac
		ALIMENTAZIONE CORRENTE CONTINUA 27Vdc
		ASSOCIAZIONE WIRELESS COMPONENTI
		PANNELLO DI SEGNALAZIONE REMOTO

LEGENDA LOCALI	
01	CAMERA 1
02	BAGNO 1
03	CAMERA 2
04	BAGNO 2
05	CAMERA 3
06	BAGNO 3
07	RIPOSTIGLIO
08	LOCALE TECNICO

COMUNE DI ARZACHENA

PROVINCIA DI SASSARI

Oggetto:

Interventi di manutenzione straordinaria
del fabbricato Casa del Personale

Proprietà:

Sardegna Resorts S.r.l.

Ubicazione:

Loc. Porto Cervo - Arzachena (SS)

Elaborato:

E.0.2

IMPIANTO RIVELAZIONE INCENDI

Il tecnico:


Dott. Ing. Danilo Cannas

Data:

05/02/2026

Scala:

1:50

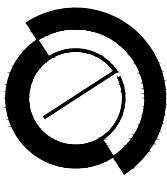

STUDIO INGEGNERIA CANNAS
PROGETTI A ZERO EMISSIONI

Via Georgia Geocity- Torre 3, 07026 - Olbia (SS)
nzebenengineering@gmail.com

