


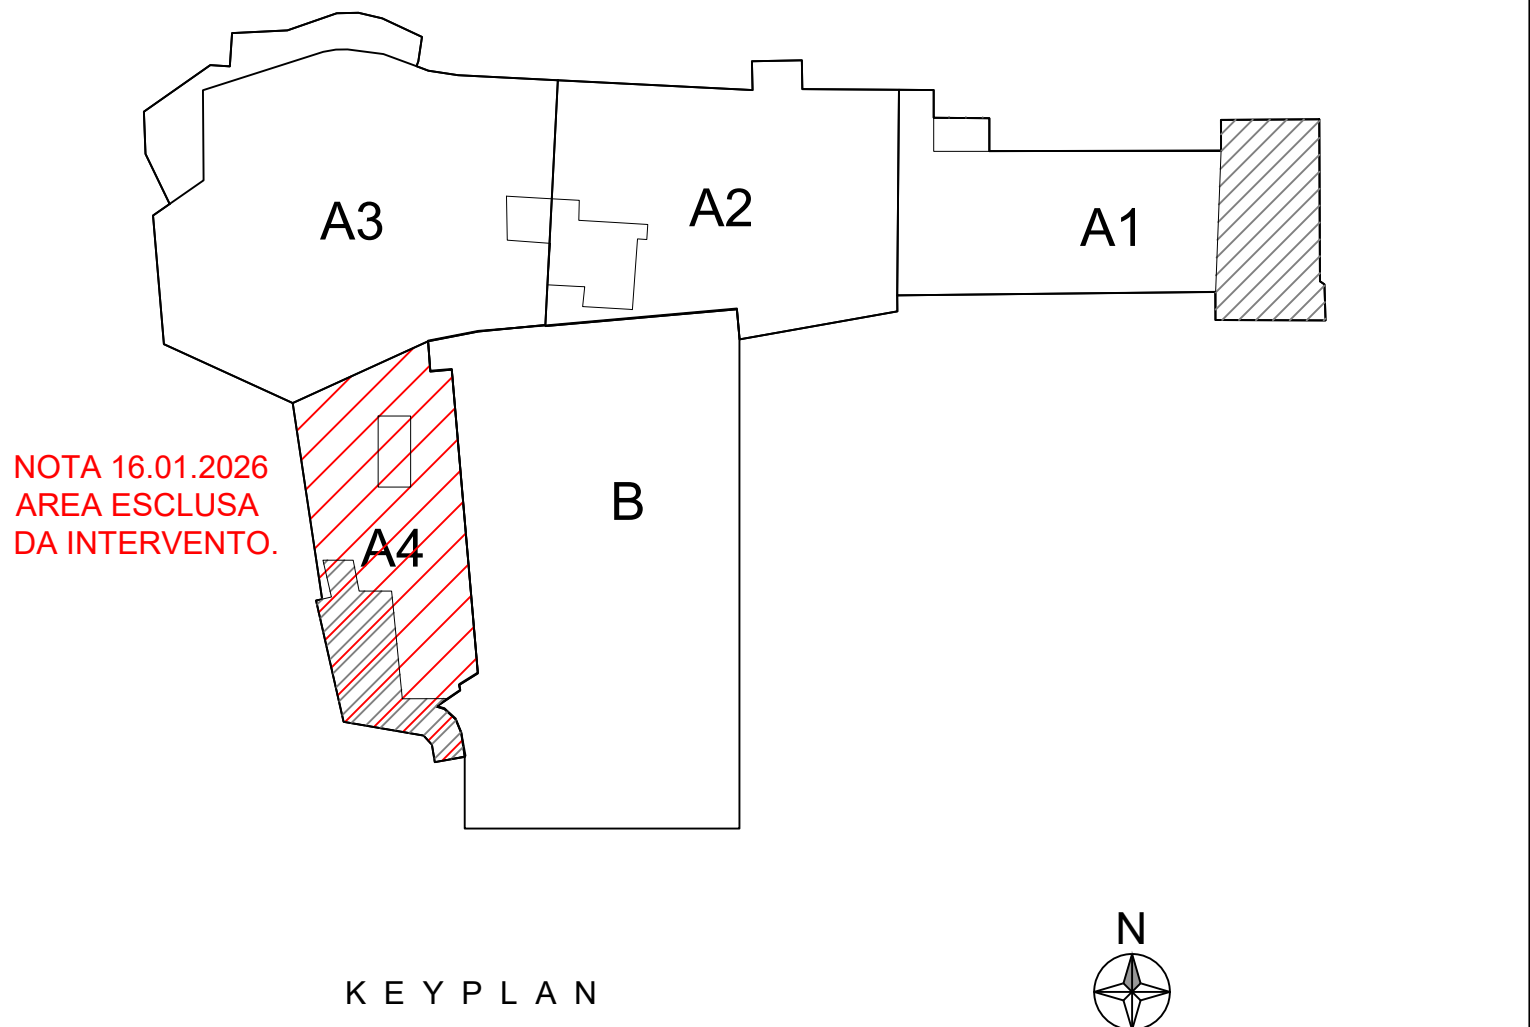

SIMBOLO	DESCRIZIONE
	FORMETRIA PASSANTE (ATTRAVERSAMENTO SIA DI SOLAIO A PAVIMENTO CHE DI SOLAIO A SOFFITTO)
	FORMETRIA DI ATTRAVERSAMENTO DEL SOLAIO A PAVIMENTO
	FORMETRIA DI ATTRAVERSAMENTO DEL SOLAIO A SOFFITTO

NOTE GENERALI:
- IL PRESENTE ELABORATO PRENDE IN CONSIDERAZIONE GLI ATTRAVERSAMENTI IMPIANTISTICI PRINCIPALI PREVISTI SULLA BASE DEI LAYOUT ATTUALMENTE DISPONIBILI.
- NON SONO STATE INDICATE LE FORMETRIE DI PICCOLI E DIMENSIONI PER IL PASSAGGIO DI TUBAZIONI O CORRUGATI IN QUANTO RAGIONEVOLMENTE REALIZZABILI MEDIANTE PICCOLI CAROTAGGI.
- L'ESATTA QUOTA DEI PASSAGGI INTERNI E L'ESATTA POSIZIONE DEGLI ALIACCI E DEI POZZETTI DOVRÀ ESSERE VERIFICATA IN FASE DI ESECUZIONE IN FUNZIONE DEI VINCOLI STRUTTURALI CHE POTREBBERO EMERGERE IN CORSO D'OPERA.
- LA BASE ARCHITETTONICA DEGLI INTERNI UTILIZZATA È STATA RICEVUTA IN DATA 20.06.2025.
- LA BASE ARCHITETTONICA DEGLI ESTERNI UTILIZZATA È STATA RICEVUTA IN DATA 24.06.2025.

SIMBOLO	DESCRIZIONE	SIMBOLO	DESCRIZIONE
	UNITÀ ESTERNA IMPIANTO CDZ TIPO: DAIKIN REYQ10U - REYQ12U		SELETTORE DI DISTRIBUZIONE TIPO: DAIKIN BS5Q14AV1B
	UNITÀ ESTERNA IMPIANTO CDZ TIPO: DAIKIN REYQ14U - REYQ16U - REYQ18U		SELETTORE DI DISTRIBUZIONE TIPO: DAIKIN BS12Q14AV1B
	UNITÀ INTERNA CANALIZZABILE A BASSA PREVALENZA TIPO: DAIKIN FXDQ30A3 - FXDQ32A3 - FXDQ33A3		SELETTORE DI DISTRIBUZIONE TIPO: DAIKIN BS12Q14AV1B
	UNITÀ INTERNA CANALIZZABILE A BASSA PREVALENZA TIPO: DAIKIN FXDQ30A3 - FXDQ32A3		TUBAZIONI IN RAME COIBENTATE PER PASSAGGIO FLUIDI TERMOVETTORI IMPIANTO VRV
	UNITÀ INTERNA CANALIZZABILE A MEDIA PREVALENZA TIPO: DAIKIN FXSQ32A - FXSQ35A - FXSQ36A		PANNELLO CENTRALIZZATO IMPIANTO CLIMATIZZAZIONE
	UNITÀ INTERNA CANALIZZABILE A MEDIA PREVALENZA TIPO: DAIKIN FXSQ32A - FXSQ35A - FXSQ36A		TERMOSTATO AMBIENTE IMPIANTO CLIMATIZZAZIONE
	UNITÀ INTERNA CANALIZZABILE A MEDIA PREVALENZA TIPO: DAIKIN FXSQ32A - FXSQ35A - FXSQ36A		BOTOLE DI ISPEZIONE
	UNITÀ INTERNA CANALIZZABILE A MEDIA PREVALENZA TIPO: DAIKIN FXSQ32A - FXSQ35A - FXSQ36A		UNITÀ ESTERNA MINI VRV PER CAMERE PERSONALE (STRALCIO 2025-2026) TIPO: DAIKIN RXYSC08T11
	RECUPERO DI CALORE TIPO: DAIKIN VM100GBM	NOTE: - IL PRESENTE ELABORATO È VALIDO SOLO AI FINI IMPIANTISTICI. - SI RIMANDA AL PROGETTO DI PREVENZIONE INCENDI PER LE PROTEZIONI DEGLI ATTRAVERSAMENTI DI STRUTTURE RESISTENTI AL FUOCO. - NELLE LOCALITÀ DI INSTALLAZIONE DELLE APPARECCHIATURE E DEL MATERIALE SI DOVRANNO TENERE IN CONSIDERAZIONE ANCHE LE CARATTERISTICHE SISMICHE DELLA LOCALITÀ IN CUI SI TROVA L'EDIFICIO. - L'ESATTA POSIZIONE DI TUTTE LE APPARECCHIATURE DOVRÀ ESSERE CONCORDATA CON L'INTERIOR DESIGNER. - L'ESATTA POSIZIONE DELLE BOTOLE DI ISPEZIONE SARÀ DEFINITA IN CORSO D'OPERA. - GLI SPESSORI DELLE COIBENTAZIONI DI TUBAZIONI E CANALIZZAZIONI DI ACQUA DEVONO ESSERE CONFORMI ALLE SPECIFICHE LEED.	
	RECUPERO DI CALORE TIPO: DAIKIN VM100GBM		
	UNITÀ INTERNA SPLIT A PARETE TIPO: DAIKIN FXAQ25A - FXAQ25A - FXAQ32A		
	UNITÀ INTERNA MOBILETTO A PAVIMENTO TIPO: DAIKIN FXAQ25A - FANQ25A - FANQ32A		
	UNITÀ INTERNA MOBILETTO A PAVIMENTO TIPO: DAIKIN FXAQ25A - FANQ25A - FANQ32A		
	UNITÀ ESTERNA MINI VRV PER IMPIANTO DI SICUREZZA IN LOCALI TECNICI TIPO: DAIKIN RXYSC08T11		
	UNITÀ INTERNA A PARETE TIPO: DAIKIN FXAQ35A		

Progetto
Cervo Tennis Club

Comune
Porto Cervo

Via Porto Vecchio, 4 Porto Cervo 07021

Oggetto
Pianta Piano Terra_Impianto CDZ

N° disegno
CTC_COS_IM_PJ_201A_

Data
16/01/2026

Scala
1:100

digital file index
CTC_COS_IM_PJ_201A_.pdf

Formato
A0

NOTA 16.01.2026 AREA
ESCLUSA DA INTERVENTO.
CONFRONTA VOCI IN ROSSO
SUI COMPUTI.

SIMBOLO	DESCRIZIONE
	LIMITE DI INTERVENTO
	AREE NON OGGETTO DI INTERVENTO
	AREE DI INGOMBRO IMPIANTI INTERRATI
	CUNICOLO DA MANTENERE APERTO PER FUTURO ALLOGGIAMENTO DI IMPIANTI

NOTE:
- ALL'INTERNO DEI LOCALI TECNICI IN CENTRALE LATO DESTRO SONO STATE CONSIDERATE LE SEGUENTI QUOTE PER GLI ATTRAVERSAMENTI IMPIANTISTICI:
- 11-40 cm DI PROFONDITÀ RISPETTO AL PAVIMENTO FINITO, PER TUBAZIONI DEGLI IMPIANTI MECCANICI (ACQUA TECNICA, TUBAZIONI IMPIANTO ANTINCENDIO, TUBAZIONI ACQUA CALDA SANITARIA)
- 21-130 cm DI PROFONDITÀ RISPETTO AL PAVIMENTO FINITO PER LE VIE CAVI INTERRATE.

Revisione	index	data	status	design	control	approvaz.
	00	16/04/2024	PRIMA EMISSIONE	FT	DS	
	01	07/07/2025	PROGETTO ESECUTIVO	FT	DS	
	02	28/07/2025	PROGETTO ESECUTIVO REV. 1	FT	DS	
	03	16/01/2026	STRALCIO PROGETTO 2025/2026 REV. 1	FT	DS	
PROPRIETÀ: SmeraldaHolding						
Smeralda Holding Srl Casa Il Ginepro 1/a, 10021, Porto Cervo (OT)						
Progettisti						
PROJECT MANAGEMENT CUSHMAN & WAKEFIELD			Cushman & Wakefield Via Filippo Turati, 16118 20121, Milano	Arch. Benedetta Abbottini Arch. Gerolamo Di Cristoforo		
ARCHITECT LEV Arch s.r.l.			LEV Arch s.r.l. Via Boicardo 29 20123 Milano	Arch. Luca Colombo		
SYSTEM ENGINEER BRE engineering s.r.l.			BRE engineering s.r.l. Via Barozzi, 6 20122, Milano	Ing. Antonio Adriano Basso Riem Corso Ingegneri di Milano n. 24843		
FIREFIGHTING CONSULTANT Italanente s.r.l.			Italanente s.r.l. Corso Cavotti, 1077a 10149, Torino	Arch. Emanuele Pignatelli Corso Cavotti, 1077a n. 100483801207		
LOCAL ARCHITECT STRUCTURAL ENGINEER			Studio Ingegneria Canas Via Gerga, Gascity lane 3 07026, Olbia (SS)	Ing. Danilo Canas		
INTERIOR DESIGNER Atelier POD			Atelier POD 113 - Rue de Remis, 75013 Paris, France	Arch. Laurine Hugel Arch. Jean Luc Seber		

IMPRESA		
---------	--	--

Terms and conditions: The signature of every drawing stands for the full acceptance of the included data. In case the client does not sign the drawings by the date required by our studio every data included will be considered accurate. All data graphics and descriptive are referring exclusively to the authentic part of the project and never to executive part. The measures, the executive project, the technical realization and engineering of project achieved by third parties have to be presented to our studio for approval. Otherwise our studio will bear no responsibility for the modifications achieved during the execution and the variations in relation to the original project.

LEV | Arch s.r.l.

Via G. Boicardo, 29 - 20123 Milano - tel. +39 02 6255246 - info@lev-arch.it - www.lev-arch.it