


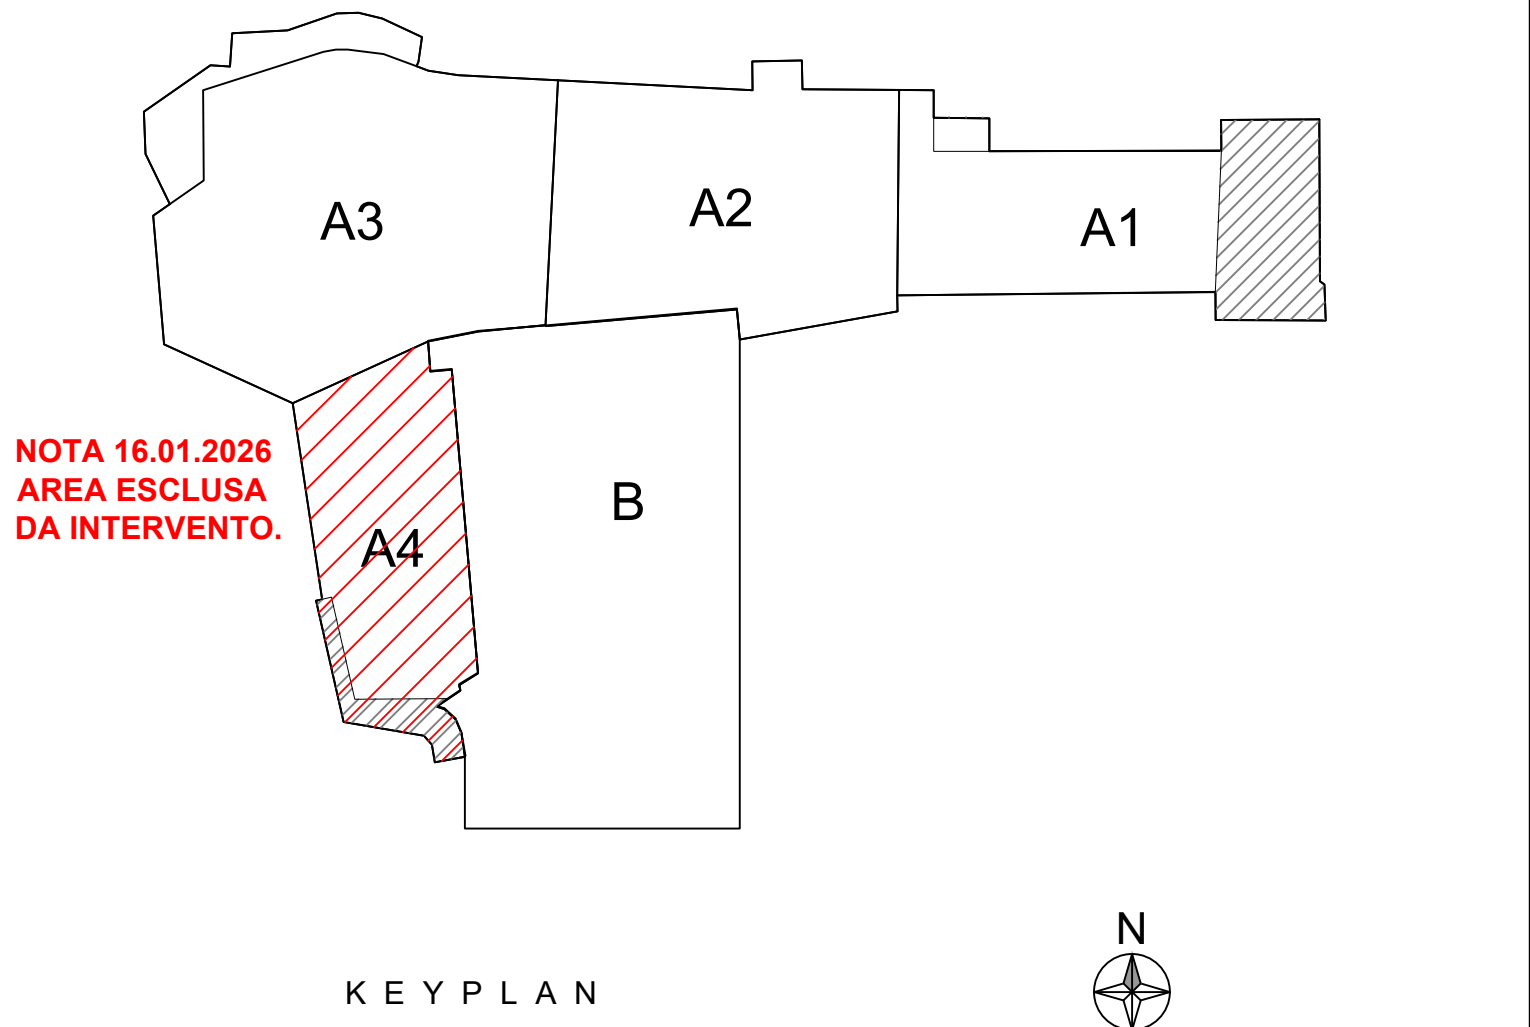


SIMBOLO	DESCRIZIONE
	FOROMETRIA PASSANTE (ATTRAVERSAMENTO SIA DI SOLAIO A PAVIMENTO CHE DI SOLAIO A SOFFITTO)
	FOROMETRIA DI ATTRAVERSAMENTO DEL SOLAIO A PAVIMENTO
	FOROMETRIA DI ATTRAVERSAMENTO DEL SOLAIO A SOFFITTO

NOTE GENERALI:
IL PRESENTE ELABORATO PRENDE IN CONSIDERAZIONE GLI ATTRAVERSAMENTI IMPIANTISTICI PRINCIPALI PREVISTI SULLA BASE DEI LAYOUT ATTUALMENTE DISPONIBILI.
NON SONO STATE INDICATE LE FORMETRIE DI PICCOLE DIMENSIONI PER IL PASSAGGIO DI TUBAZIONI O CORRUGATI IN QUANTO RAGIONEVOLMENTE REALIZZABILI MEDIANTE PICCOLI CAROTAGGI.
LA BASE ARCHITETTONICA UTILIZZATA È STATA RICEVUTA IN DATA 29.06.2025.

SIMBOLO	DESCRIZIONE
	CANALE DI MANDATA IN LAMIERA ZINCATÀ (MISURE INTERNE mm)
	CANALE DI RIRRESA IN LAMIERA ZINCATÀ (MISURE INTERNE mm)
	CANALE DI PRESA DELL'ARIA ESTERNA IN LAMIERA ZINCATÀ (MISURE INTERNE mm)
	CANALE DI ESTRAZIONE DELL'ARIA ESAUSTA IN LAMIERA ZINCATÀ (MISURE INTERNE mm)
	CANALE DI ESTRAZIONE CUCINE AIS304 (MISURE INTERNE mm)
	CONDOTTO FLESSIBILE CON CLASSE II DI REAZIONE AL FUOCO TIPO: LINDAB TOTTO DIMENSIONE Ø 125 mm SALVO QUE ESPRESSAMENTE SPECIFICATO
	DIFFUSORE LINEARE A SCOMPARSA TIPO: Europar FLH 30, COMPRESO PLENUM IN LAMIERA ZINCATÀ (in mandata)
	VALVOLE DI ASPIRAZIONE TIPO: Systemair BALANCE-E DIMENSIONE: Ø 125 mm
	VALVOLE DI TARATURA
	SERRANDE DI TARATURA MANUALI AD ALETTE MULTIPLE CONTRAPPOSTE
	SERRANDA TAGLIA FUOCO
	UNITÀ INTERNA CANALIZZABILE A BASSA PREVALENZA TIPO: DAIKIN FXDQ2A3 - FXDQ2A3 - FXDQ32A3
	UNITÀ INTERNA CANALIZZABILE A BASSA PREVALENZA TIPO: DAIKIN FXDQ4A3 - FXDQ5A3
	UNITÀ INTERNA CANALIZZABILE A MEDIA PREVALENZA TIPO: DAIKIN FXS20A - FXS20A - FXS20A
	UNITÀ INTERNA CANALIZZABILE A MEDIA PREVALENZA TIPO: DAIKIN FXS20A - FXS20A - FXS20A
	ESTRATTORE IN LINEA TIPO TECNOVENTIL CK EXT 01: CX 200A EXT 03: CX 315B
	GIUNTI ANTIVIBRANTI
	DIFFUSORE LINEARE A SCOMPARSA TIPO: Europar FLH 30, (in ripresa)
	PLENUM DI RIRRESA IN CONTROSOFFITTO (AREA DA RENDERE PERFETTAMENTE PULITA, A PROVA DI POLVERI E SIMILARI)
	ASOLA DI RIRRESA IN PLENUM COSTITUITO DA CONTROSOFFITTO (AREA DA RENDERE PERFETTAMENTE PULITA, A PROVA DI POLVERI E SIMILARI)
	BOTOLE DI ISPEZIONE
	GRIGLIE DI TRANSITO A FONOICHE TIPO: EUROPAIR OF 14 (300x300mm) ACCOPPIATE CON GRIGLIE A MAGLIA QUADRA TIPO: Tecnoventil (BM2A 300x300mm)

NOTE:
- IL PRESENTE ELABORATO È VALIDO SOLO AI FINI IMPIANTISTICI;
- SI RIMANDA AL PROGETTO DI PREVENZIONE INCENDI PER LE PROTEZIONI DEGLI ATTRAVERSAMENTI DI STRUTTURE RESISTENTI AL FUOCO;
- NELLE MODALITÀ DI INSTALLAZIONE DELLE APPARECCHIATURE E DEL MATERIALE SI DOVRANNO TENERE IN CONSIDERAZIONE ANCHE LE CARATTERISTICHE SISMICHE DELLA LOCALITÀ IN CUI SI TROVA L'EDIFICIO;
- L'ESATTA POSIZIONE DI TUTTE LE APPARECCHIATURE DOVRÀ ESSERE CONCORDATA CON L'INTERIOR DESIGNER;
- LE PORTE DEI W.C. DOVRANNO ESSERE MONTATE AD ALMENO 2 cm DAL PAVIMENTO PER PERMETTERE IL TRANSITO DELL'ARIA SALVO OVE PREVISTO SPECIFICO SISTEMA DI TRANSITO;
- L'ESATTA POSIZIONE DELLE BOTOLE DI ISPEZIONE SARÀ DEFINITA IN CORSO D'OPERA;
- GLI SPessori DELLE COIBENTAZIONI DI TUBAZIONI E CANALIZZAZIONI DI ARIA DEVONO ESSERE CONFORMI ALLE SPECIFICHE LEED.

NOTA 16.01.2026 AREA ESCLUSA DA INTERVENTO. CONFRONTA VOCI IN ROSSO SUI COMPUTI.

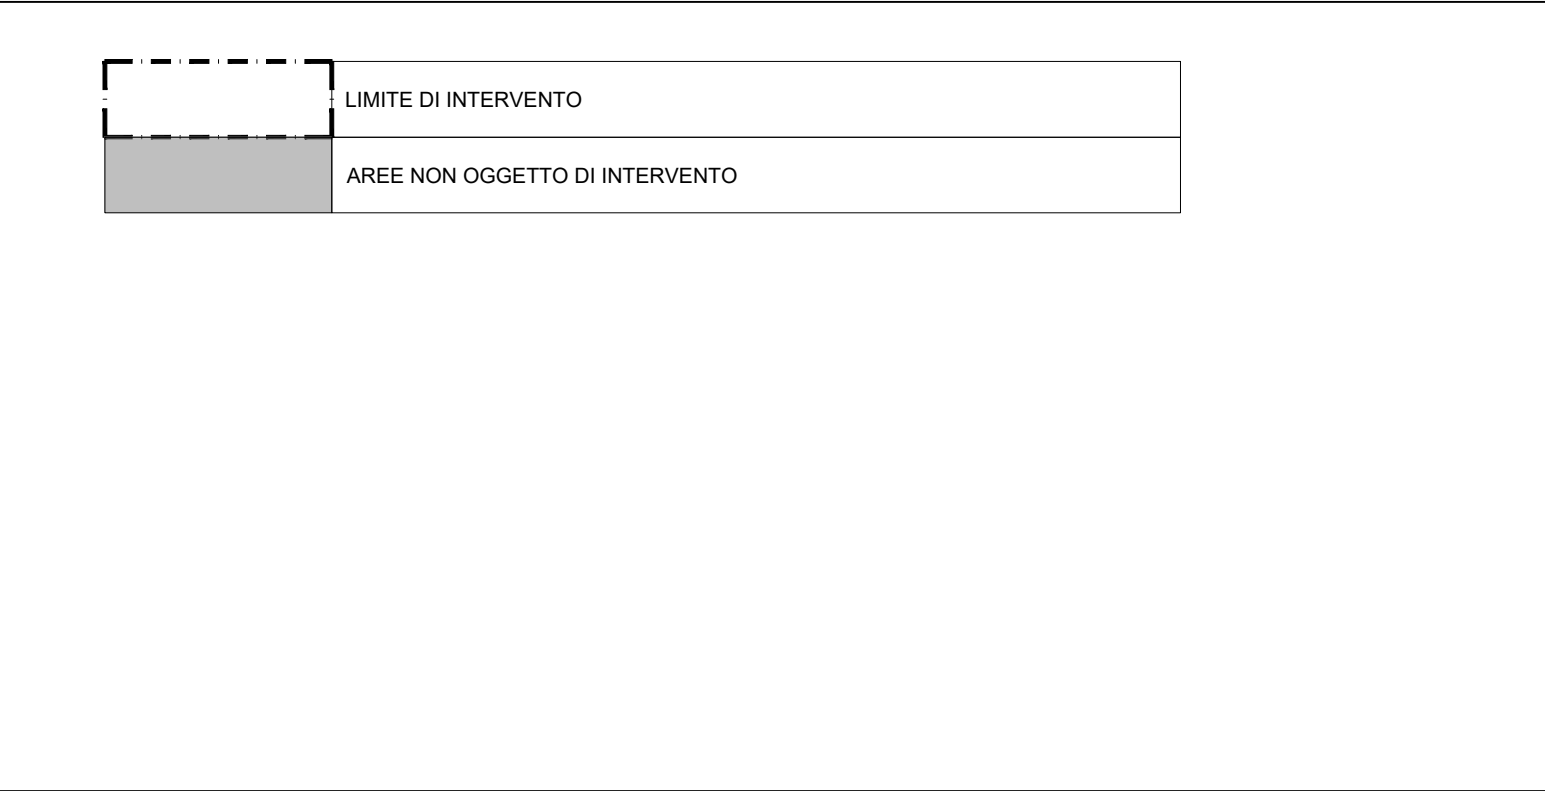

Progetto
Cervo Tennis Club

Comune
Porto Cervo
Sito
Via Porto Vecchio, 4 Porto Cervo 07021

Oggetto:
Pianta Piano Primo_Distribuzione Canali

N° disegno
CTC_COS_IM_PJ_300A_

Data
16/01/2026

Scala
1:100

digital file index
CTC_COS_IM_PJ_300A_.pdf

Formato
A0

Revisione	index	data	status	design	control.	approvaz.
00	16/04/2024	PRIMA EMISSIONE	FT	DS		
01	07/07/2025	PROGETTO ESECUTIVO	FT	DS		
02	28/07/2025	PROGETTO ESECUTIVO REV.1	FT	DS		
03	16/01/2026	STRALCIO PROGETTO 2025/2026 REV.1	FT	DS		

PROPRIETÀ:	Smeralda Holding Srl Casa Il Maregno 1/a, 10021, Porto Cervo (OT)
------------	---

PROGETTISTI		
PROJECT MANAGEMENT CUSHMAN & WATKINS	Cushman & Watkins Via Filippo Turati, 16118 20121, Milano	Arch. Benedetta Abbottini Arch. Gentile De Cristoforo
ARCHITECT LEV Arch s.r.l.	LEV Arch s.r.l. Via Bozaccio 29 20123 Milano	Arch. Luca Colombo
SYSTEM ENGINEER BRE engineering s.r.l.	BRE engineering s.r.l. Via Biancamano, 1077a 20122, Milano	Ing. Antonio Adriano Basso Riemer Corso Ingegneri di Milano n. 24843
FIREFIGHTING CONSULTANT Italanterre s.r.l.	Italanterre s.r.l. Corso Genova, 1077a 10149, Torino	Arch. Emanuele Pignato Oggetti Architettonici, Torino n. 100458901207
LOCAL ARCHITECT STRUCTURAL ENGINEER Studio Ingegneria Cannas	Studio Ingegneria Cannas Via Giorgio, Gascity lane 3 07026, Olbia (SS)	Ing. Danilo Cannas
INTERIOR DESIGNER Atelier POD	Atelier POD 113 - Rue de Remis, 75013 Paris, France	Arch. Laurine Hugel Arch. Jean Luc Seber

IMPRESA		
---------	--	--

Terms and conditions: The signature of every drawing stands for the full acceptance of the included data. In case the client does not sign the drawings by the date requested by the studio every data included will be considered accurate. All data graphics and descriptive are referring exclusively to this specific part of the project and never to executive part. The measures, the executive project, the technical installation and engineering of project achieved by third parties have to be presented to our studio for approval. Otherwise our studio will bear no responsibility for the modifications achieved during the execution and the variations in relation to the original project.