


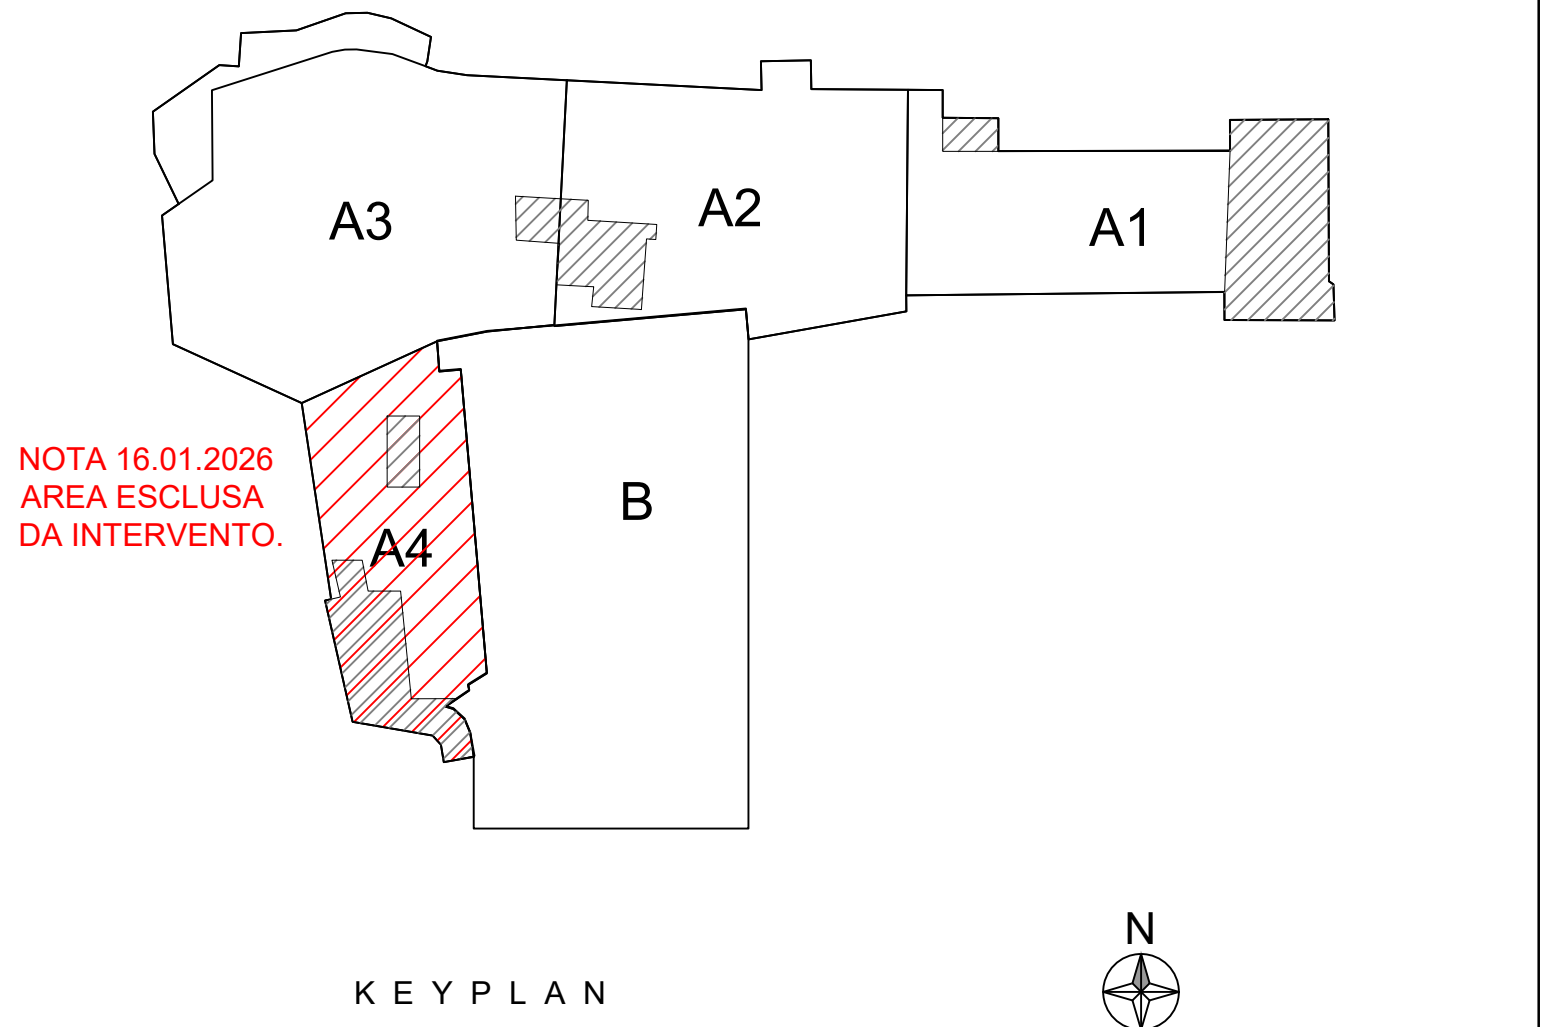

NOTA 16.01.2026
AREA ESCLUSA
DA INTERVENTO.


SIMBOLO	DESCRIZIONE
	FORMETRIA PASSANTE (ATTRAVERSAMENTO SIA DI SOLAIO A PAVIMENTO CHE DI SOLAIO A SOFFITTO)
	FORMETRIA DI ATTRAVERSAMENTO DEL SOLAIO A PAVIMENTO
	FORMETRIA DI ATTRAVERSAMENTO DEL SOLAIO A SOFFITTO
	SAGOMA MIRRA NECESSARIA AL TRANSITO DI IMPIANTI AL DI SOTTO AL PAVIMENTO. NECESSARIA PROTEZIONE DELLE TUBAZIONI MEDIANTE IDONEO MASSETTO. PROFONDITÀ DI SCAVO VARIABILE.

NOTE GENERALI:
- IL PRESENTE ELABORATO PRENDE IN CONSIDERAZIONE GLI ATTRAVERSAMENTI IMPIANTISTICI PRINCIPALI PREVISTI SULLA BASE DEI LAYOUT ATTUALMENTE DISPONIBILI.
- NON SONO STATE INDICATE LE FORMETRIE DI PICCOLE DIMENSIONI PER IL PASSAGGIO DI TUBAZIONI O CORRUGATI IN QUANTO RAGIONEVOLMENTE REALIZZABILI MEDIANTE PICCOLI CARICATAGGI.
- L'ESATTA QUOTA DEI PASSAGGI INTERATTI E L'ESATTA POSIZIONE DEGLI ALLACCI E DEI POZZETTI DOVRÀ ESSERE VERIFICATA IN FASE DI ESECUZIONE IN FUNZIONE DEI VINCOLI STRUTTURALI CHE POTREBBERO EMERGERE IN CORSO D'OPERA.
- LA BASE ARCHITETTONICA DEGLI INTERNI UTILIZZATA È STATA RICEVUTA IN DATA 20.06.2025.
- LA BASE ARCHITETTONICA DEGLI ESTERNI UTILIZZATA È STATA RICEVUTA IN DATA 24.06.2025.

SIMBOLO	DESCRIZIONE	SIMBOLO	DESCRIZIONE
	TUBAZIONI DI DISTRIBUZIONE ACQUA FREDDA SANITARIA IN MULTISTRATO COIBENTATO (Dimensioni esterne X Spessore) (TRATTEGGIATA PASSAGGIO INTERRATO CON GUAINA PROTETTIVA)		SCAMBIATORE ACS TPO TERMOLEADER AVS-48 H
	TUBAZIONI DI DISTRIBUZIONE ACQUA CALDA SANITARIA IN MULTISTRATO COIBENTATO (Dimensioni esterne X Spessore) (TRATTEGGIATA PASSAGGIO INTERRATO CON GUAINA PROTETTIVA)		TUBAZIONI DI RETE ANTINCENDIO IN ACCIAIO SALVO INTERATTI IN POLETTILENE
	TUBAZIONI DI DISTRIBUZIONE ACQUA SANITARIA DI RICIRCOLO IN MULTISTRATO COIBENTATO (Dimensioni esterne X Spessore) (TRATTEGGIATA PASSAGGIO INTERRATO CON GUAINA PROTETTIVA)		IRRIGANTE UNI 45 COMPLETO DI CASSETTA MANICHETTA E LANCIA.
	TUBAZIONI DI DISTRIBUZIONE ACQUA TECNICA DI INTORNO IN TUBAZIONE COIBENTATA (Dimensioni esterne X) (TRATTEGGIATA PASSAGGIO INTERRATO CON GUAINA PROTETTIVA)		NASPO PRESISTENTE
	PERCORSO TUBAZIONI DI DISTRIBUZIONE ACQUA TECNICA DELLE PISCINE, IN TUBAZIONE COIBENTATA (Dimensioni esterne X) (TRATTEGGIATA PASSAGGIO INTERRATO CON GUAINA PROTETTIVA)		ATTACCO MOTOPOMPA VVF
	GRUPPO DI INTERCONNESSIONE/COLLETTORE ACQUA SANITARIA		IRRIGANTE UNI 70 SOTTOSUOLO COMPLETO DI CASSETTA CON ACCESSORI
	VALVOLA DI INTERCONNESSIONE		NODO DI CALCOLO RETE TUBAZIONI ANTINCENDIO
	ADDOLCITORE		POZZETTO RETE IRRIGANTI IN CALCESTRUZZO COMPLETO DI CHIUSINO Ø60x60cm
	SISTEMA ANTILEGIONELLA		RETE PRIMARIA DI IRRIGAZIONE IN POLETTILENE
	SERBATOIO DI ACCUMULO ACQUA CALDA SANITARIA TPO: DAWIN EKHWP80B CAPACITÀ 500 LITRI 1800X700X70mm		RUBINETTO DI CARICO CON PORTAGOMMA FILETATO
	POMPA DI RICIRCOLO		POZZETTO RETE IRRIGAZIONE IN CALCESTRUZZO COMPLETO DI CHIUSINO (DORSALE E QUADRANTE)
	VALVOLA MISCELATRICE MOTORIZZATA		POZZETTO RETE IDRICA IN CALCESTRUZZO COMPLETO DI CHIUSINOØ60x60cm
	VALVOLA DEVIATRICE MOTORIZZATA		SONDA ACQUA ELETTRONICA BSI DIM. 100x450x60x27mm
	SOTTOCONTATORE IDRICO A IMPULSI		TPO: Anston Vets Evo installazione orizzontale
	CONTATORE GENERALE FORNITURA ACQUA FREDDA SANITARIA		
	COLLETTORE DI MANDATA DORSALI ACQUA FREDDA SANITARIA DA CENTRALE ACS		
	COLLETTORE DI MANDATA DORSALI RETE DI RICIRCOLO DA CENTRALE ACS		

NOTE:
- IL PRESENTE ELABORATO È VALIDO SOLO AI FINI IMPIANTISTICI:
- SI RIMANDA AL PROGETTO DI PREVENZIONE INCENDI PER LE PROTEZIONI DEGLI ATTRAVERSAMENTI DI STRUTTURE RESISTENTI AL FUOCO;
- NELLE MODALITÀ DI INSTALLAZIONE DELLE APPARECCHIATURE E DEL MATERIALE SI DOVRANNO TENERE IN CONSIDERAZIONE ANCHE LE CARATTERISTICHE SISMICHE DELLA LOCALITÀ IN CUI SI TROVA L'EDIFICIO;
- TUTTI GLI STACCHI DAI COLLETTORI ALLE VALVOLE DI INTERCONNESSIONE DI CIASCUNO DEI SANITARI SARANNO IN TUBAZIONI MULTISTRATO CON DIMENSIONI 20x2 mm SALVO OVE DIVERSAMENTE INDICATO;
- L'ESATTA POSIZIONE DI TUTTE LE APPARECCHIATURE DOVRÀ ESSERE CONCORDATA CON L'INTERIOR DESIGNER;
- SI RIMANDA AGLI SCHEMI ALTIMETRICI PER ULTERIORI DETTAGLI SULLE RETI IMPIANTISTICHE;
- IN MERITO ALLA RETE DI IRRIGAZIONE LA RICHIESTA LEED DI INSERIMENTO DI UN SENSORE DI PUGIA COLLEGATO ALLA CENTRALE DI IRRIGAZIONE DOVRÀ ESSERE OTTEMPERATA DA CHI SVILUPPERÀ LA RETE DI IRRIGAZIONE A VALLE DELLA RETE PRIMARIA PREVISTA NEL PRESENTE PROGETTO;
- LE CASSETTE DI SCARICO DEI WC DOVRANNO ESSERE TARNATE A 3 LITRI;
- L'ESATTA POSIZIONE DELLE BOTOLE DI ISPEZIONE SARÀ DEFINITA IN CORSO D'OPERA;
- GLI SPESSORI DELLE COIBENTAZIONI DI TUBAZIONI E CANALIZZAZIONI DI RIVA DEVONO ESSERE CONFORMI ALLE SPECIFICHE LEED.

Progetto
Cervo Tennis Club

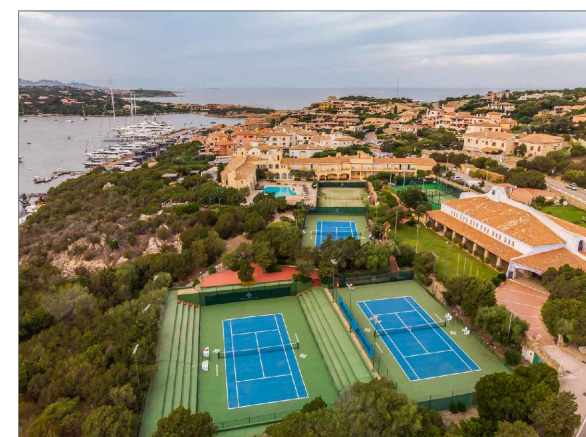

Comune
Porto Cervo
Via Porto Vecchio, 4 Porto Cervo 07021

Oggetto
Pianta Piano Terra_Distribuzione Tubazioni

N° disegno
CTC_COS_IS_PJ_200A_
Data
16/01/2026
Scala
1:100

Tender
Impianto Idrico-Sanitario /
Sanitary System

digital file index
CTC_COS_IS_PJ_200A_.pdf
Formato
A0

Revisione	index	data	status	design	control.	approvaz.
	00	16/04/2024	PRIMA EMISSIONE	FT	DS	
	01	07/07/2025	PROGETTO ESECUTIVO	FT	DS	
	02	28/07/2025	PROGETTO ESECUTIVO REV. 1	FT	DS	
	03	16/01/2026	STRALCIO PROGETTO 2026/2026 REV. 1	FT	DS	

PROPRIETÀ:
SmeraldaHolding
Smeralda Holding Srl
Casa di Smeralda 1/a,
10122, Porto Cervo (OT).

PROGETTISTI	PROGETTISTI	PROGETTISTI
PROJECT MANAGEMENT CUSHMAN & WAKEFIELD	Cushman & Wakefield Via Filippo Turati, 161/B 20121, Milano	Arch. Benedetta Abbottini Arch. Gianluca Di Cristoforo
ARCHITECT LEV Arch	LEV Arch s.r.l. Via Bozaccio 29 20123 Milano	Arch. Luca Colombo
SYSTEM ENGINEER BIRE engineering s.r.l.	BIRE engineering s.r.l. Via Barozzi, 6 20122, Milano	Ing. Antonio Adriano Basso Piemonte Corso Ingegneri di Milano n. 24843
FIREFIGHTING CONSULTANT Italanorient s.r.l.	Italanorient s.r.l. Corso Genova, 107/1a 10149, Torino	Arch. Emanuele Pignatelli Corso Accademia di Torino n. 1004838/1207
LOCAL ARCHITECT STRUCTURAL ENGINEER	Studio Ingegneria Cannas Via Oleggia, 5 07026, Olbia (SS)	Ing. Danilo Cannas
INTERIOR DESIGNER Atelier POD	Atelier POD 113 - Rue de Remis, 75013 Paris, France	Arch. Laurine Hugel Arch. Jean Luc Seber

IMPRESA

TERMS AND CONDITIONS: The signature of every drawing stands for the full acceptance of the included data. In case the client does not sign the drawings, the data requested by third parties have to be presented to our studio for approval. Otherwise our studio will bear no responsibility for the modifications achieved during the execution and the variations in relation to the original project.
LEV | Arch s.r.l.
Via S. Giovanni, 20 - 20122 Milano - tel. +39 02 6262246 - info@lev-arch.it - www.lev-arch.it

NOTA 16.01.2026 AREA
ESCLUSA DA INTERVENTO.
CONFRONTA VOCI IN ROSSO
SUI COMPUTI.